



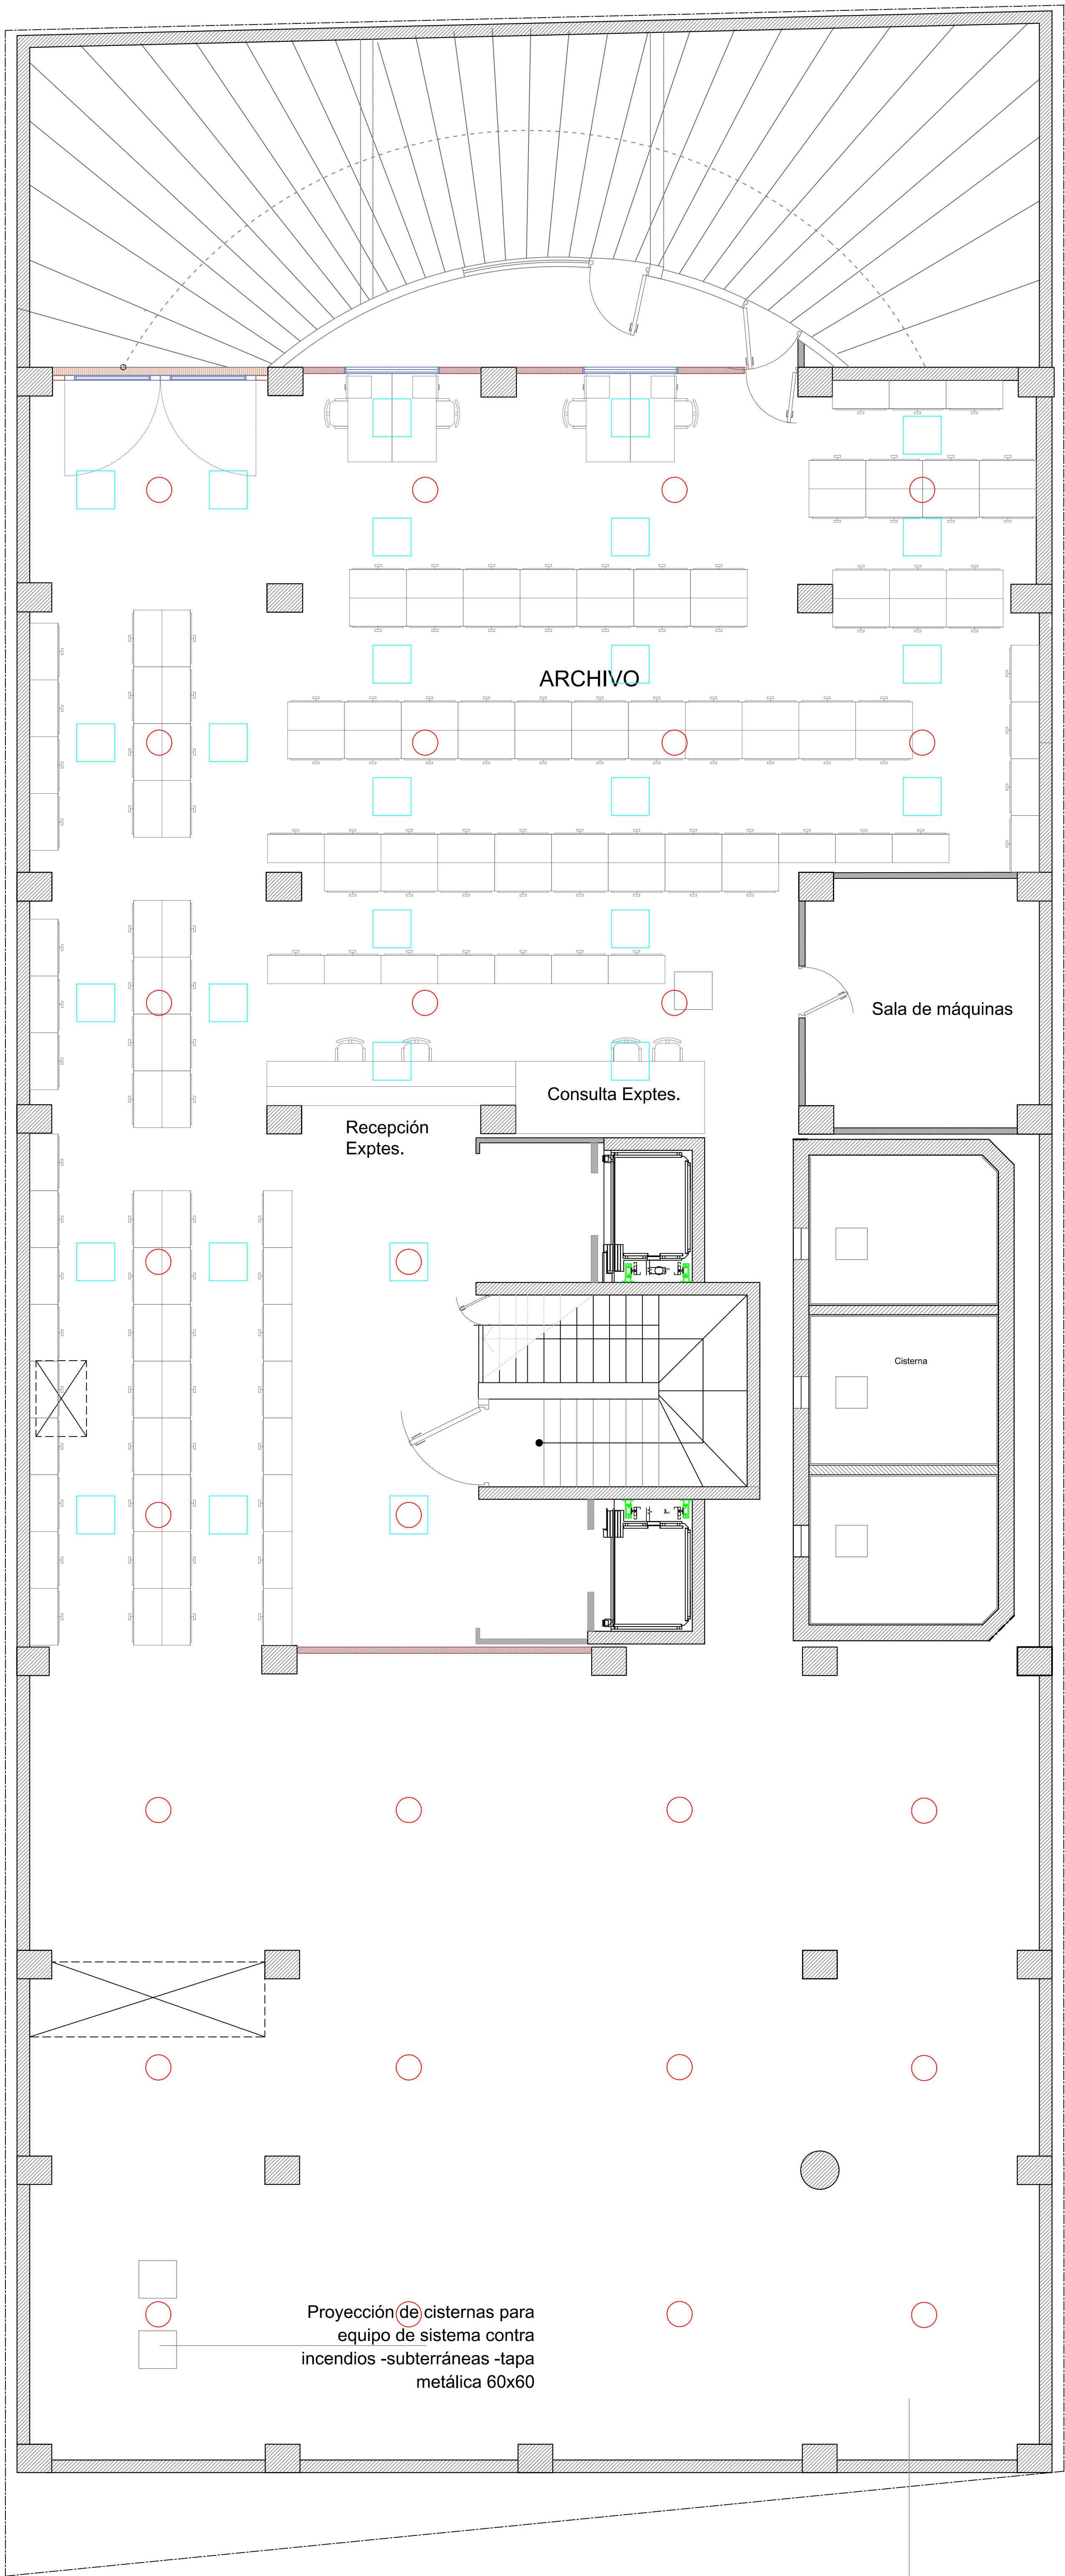


SUBSUELO

- Centro luminarias existentes
- Plafón LED 60x60 cm

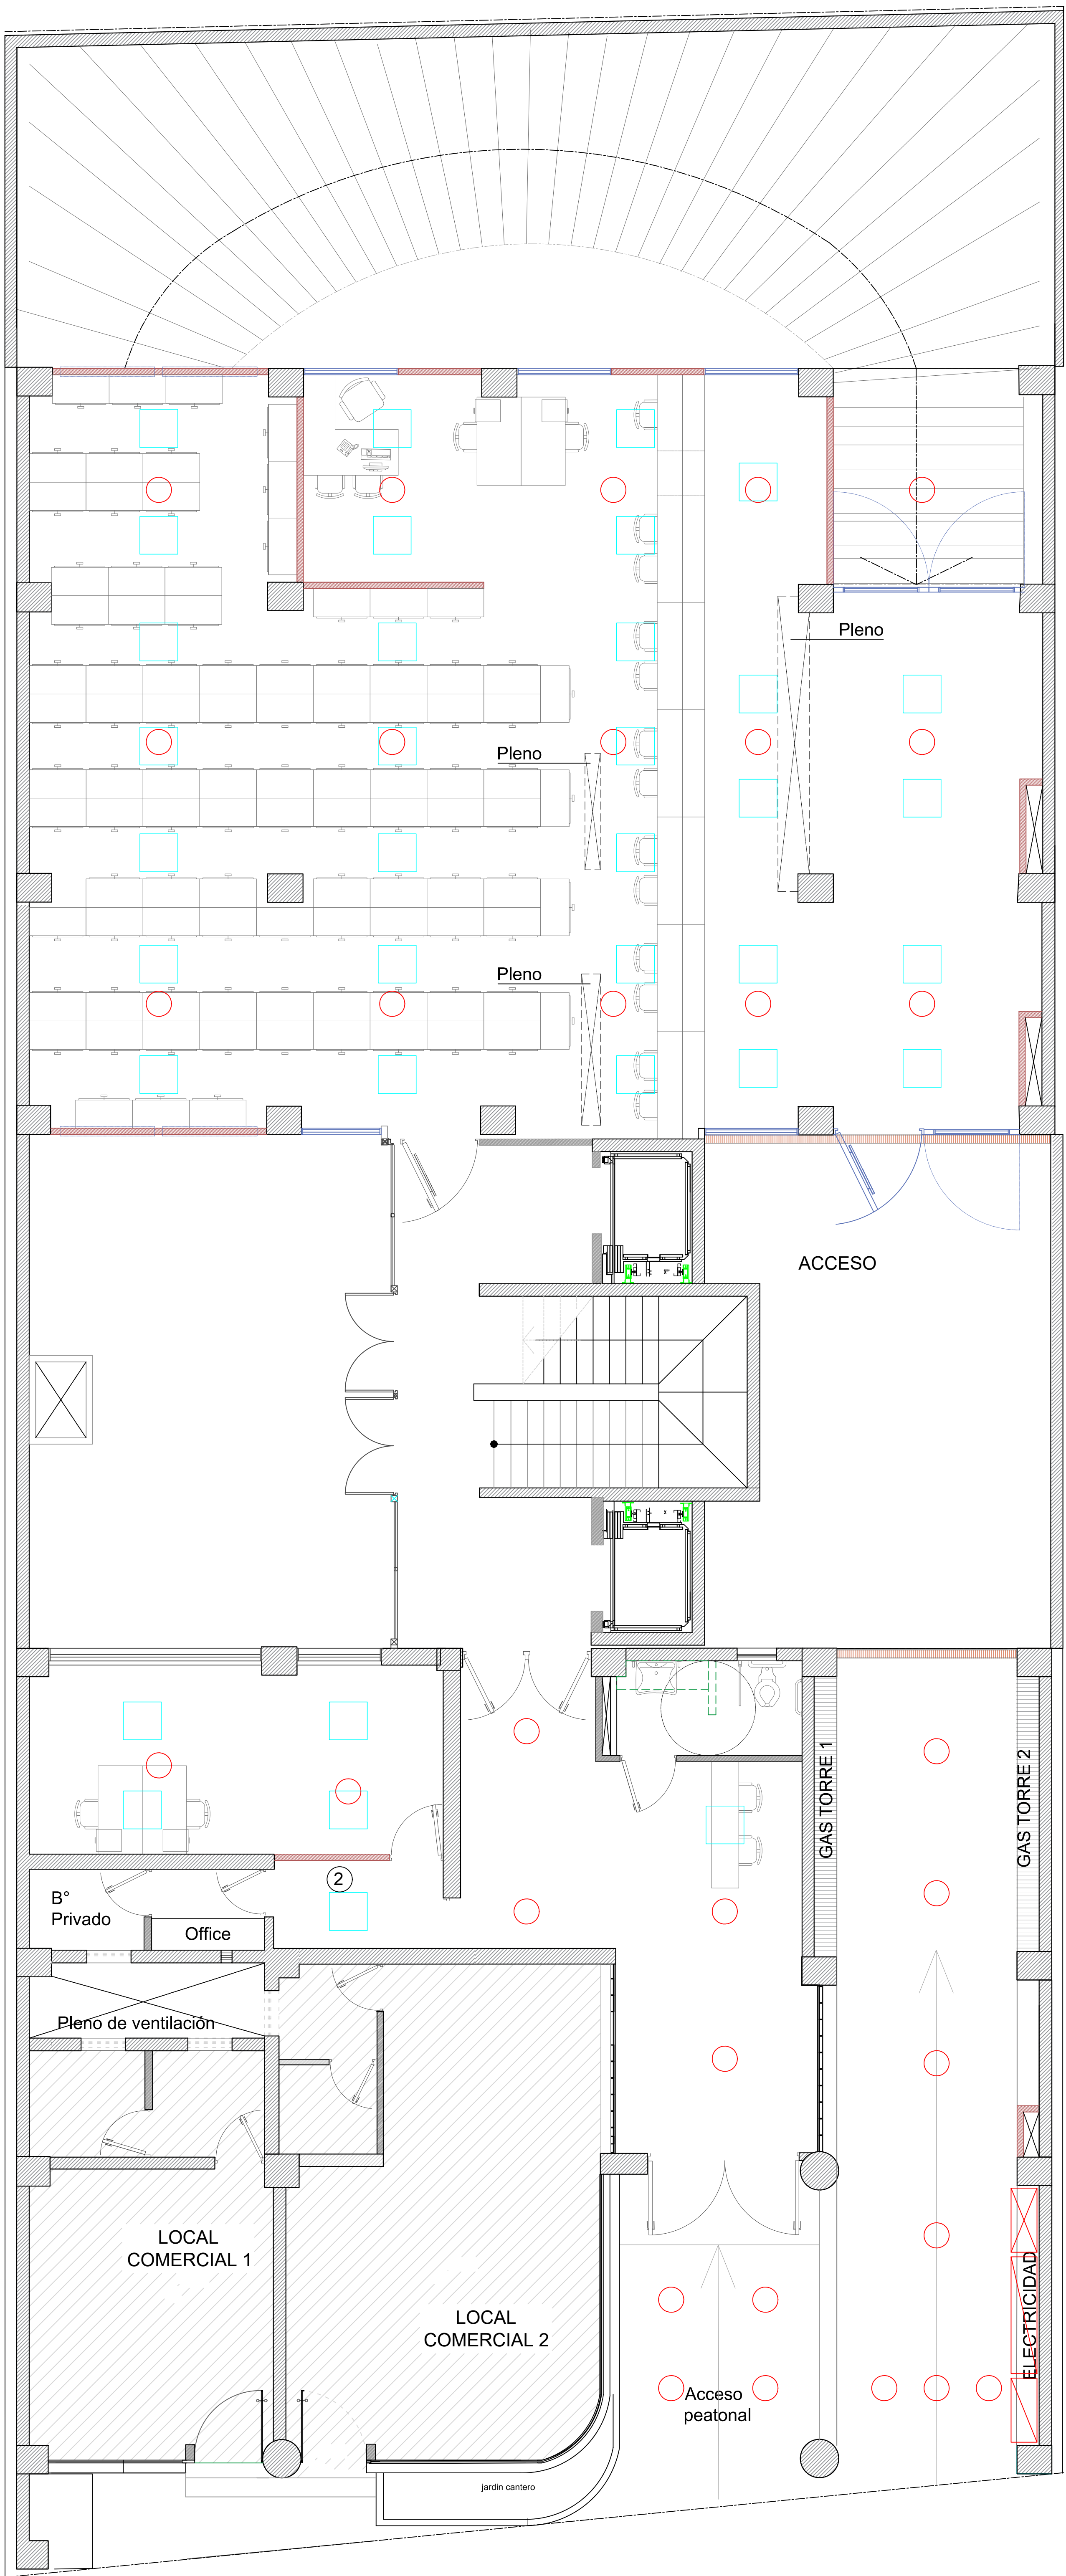


PLANTA BAJA

PODER JUDICIAL PROVINCIA DE SAN JUAN			
DIRECCIÓN DE SERVICIOS GENERALES			
DESTINO DE LA OBRA : EDIFICIO ANEXO JUJUY			Revisión N° 14.-
PLANO : LUMINARIAS.			PLANO N°: 11
			ESCALA: 1:75
			FECHA: 06/07/2020

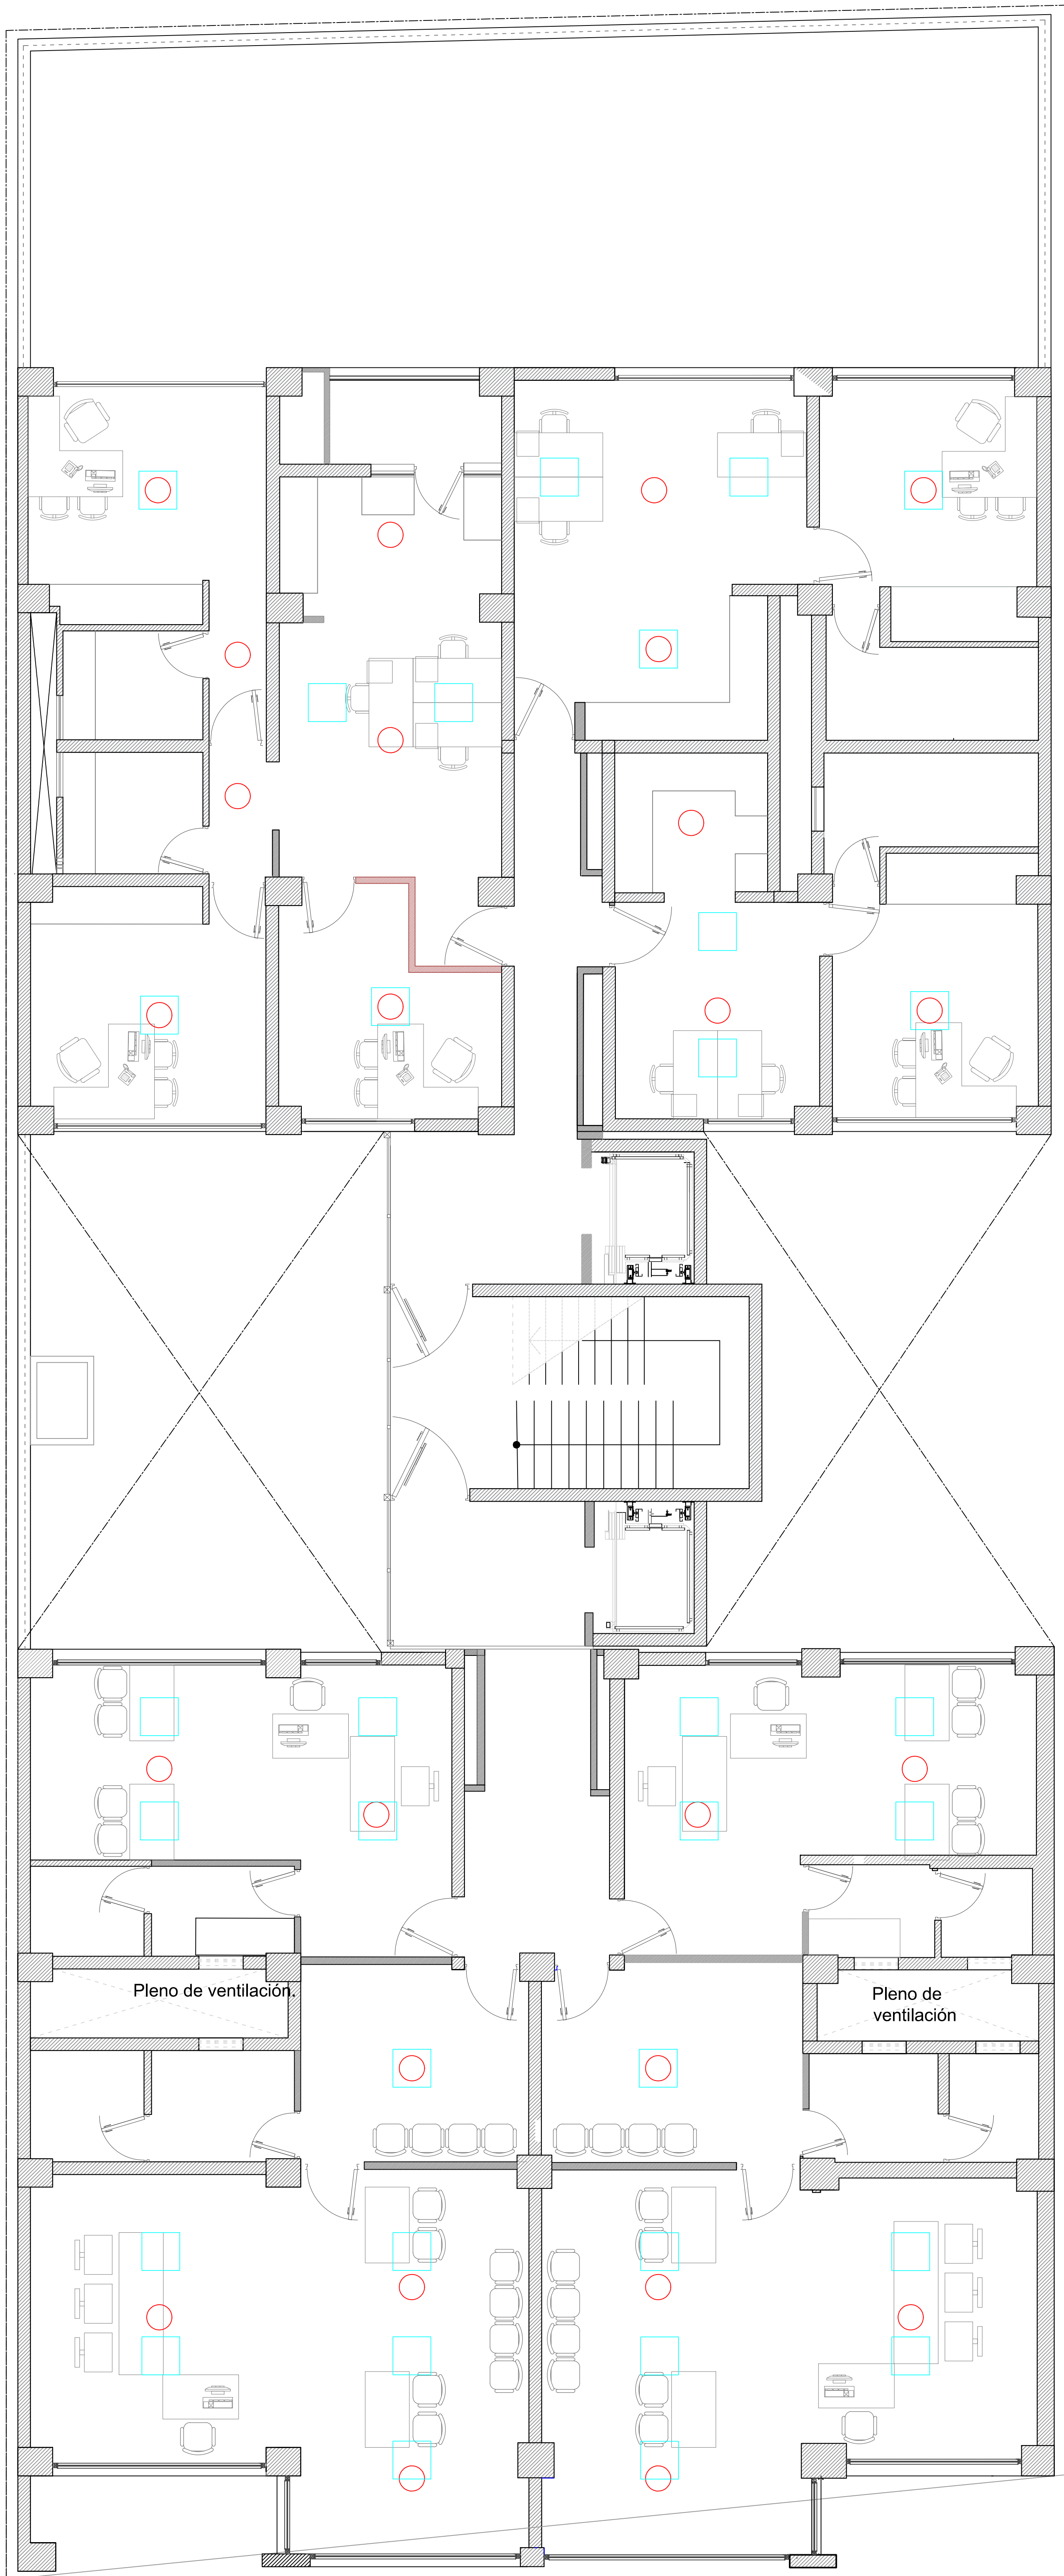


1º Nivel

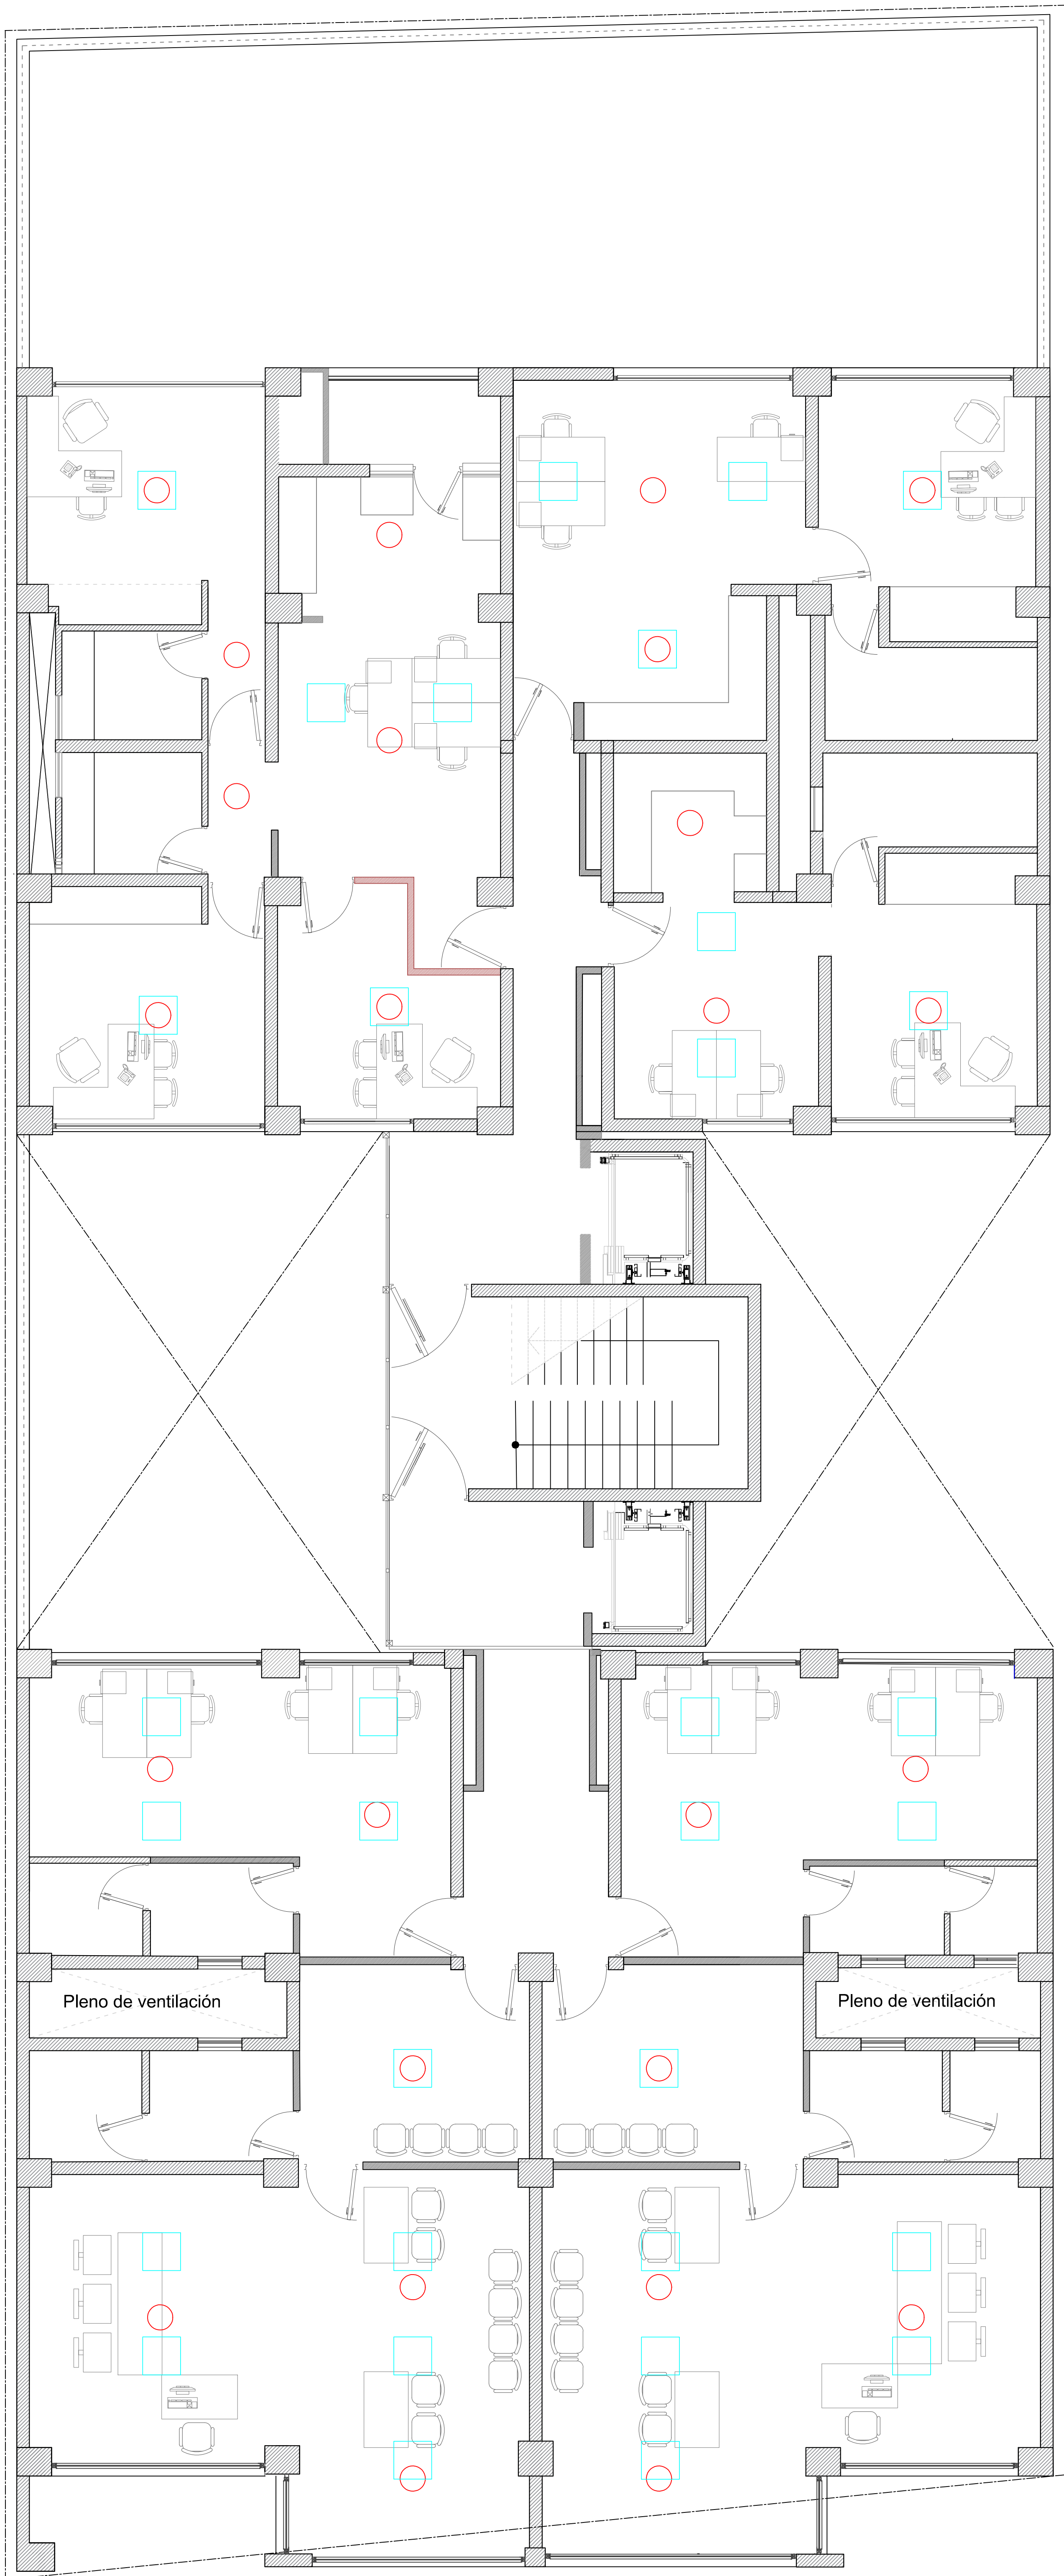


2º Nivel

- Centro luminarias existentes
- Plafón LED 60x60 cm


PODER JUDICIAL PROVINCIA DE SAN JUAN			
DIRECCIÓN DE SERVICIOS GENERALES			
DESTINO DE LA OBRA : EDIFICIO ANEXO JUJUY			Revisión N° 14.-
PLANO : LUMINARIAS.			PLANO N°: 12 ESCALA: 1:75 FECHA: 06/07/2020

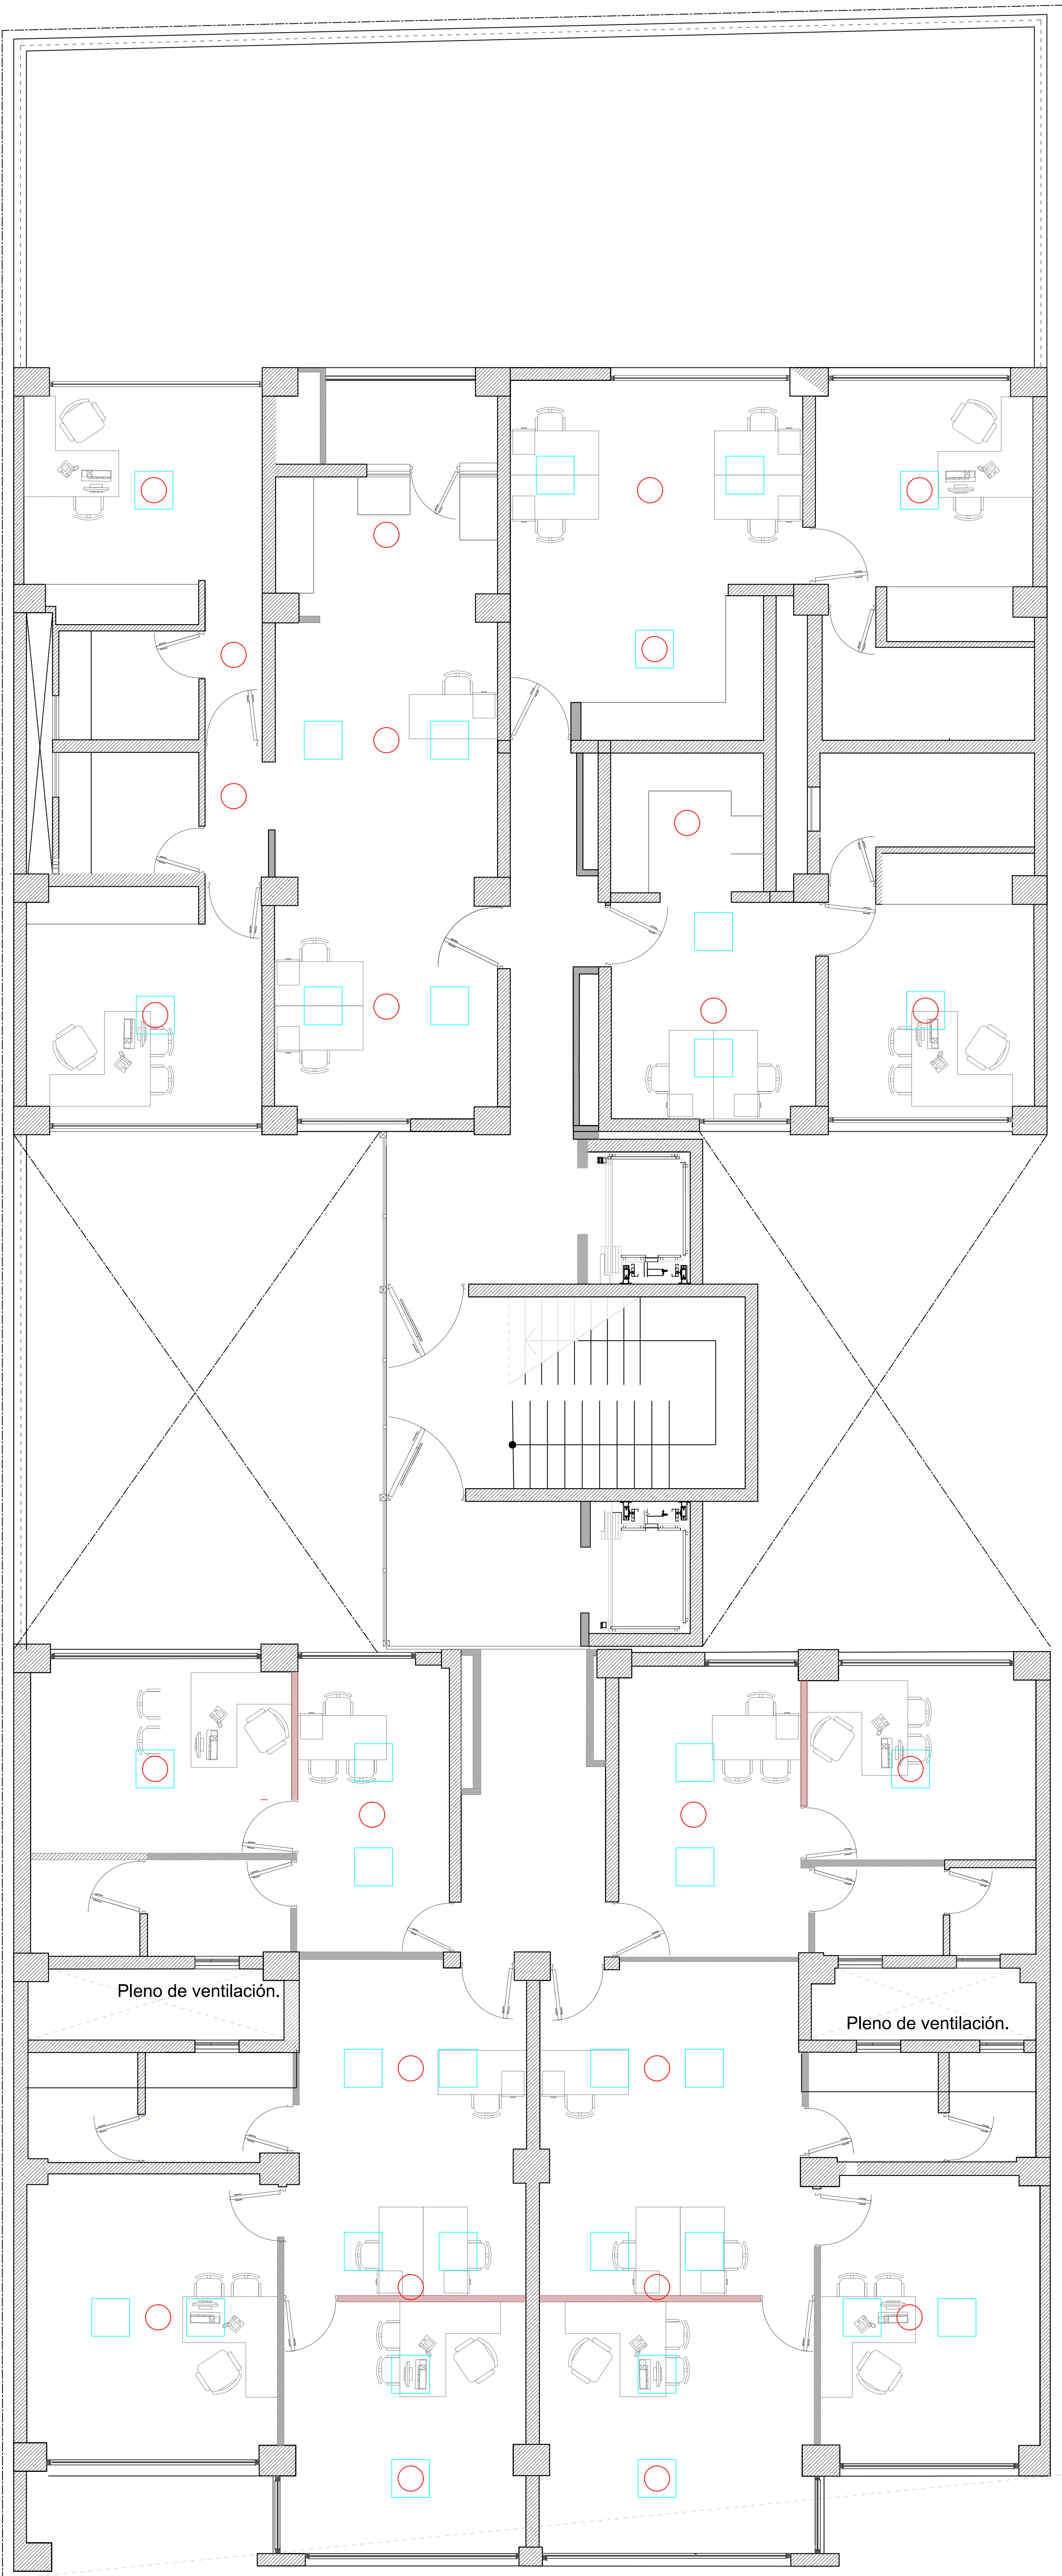


3º Nivel

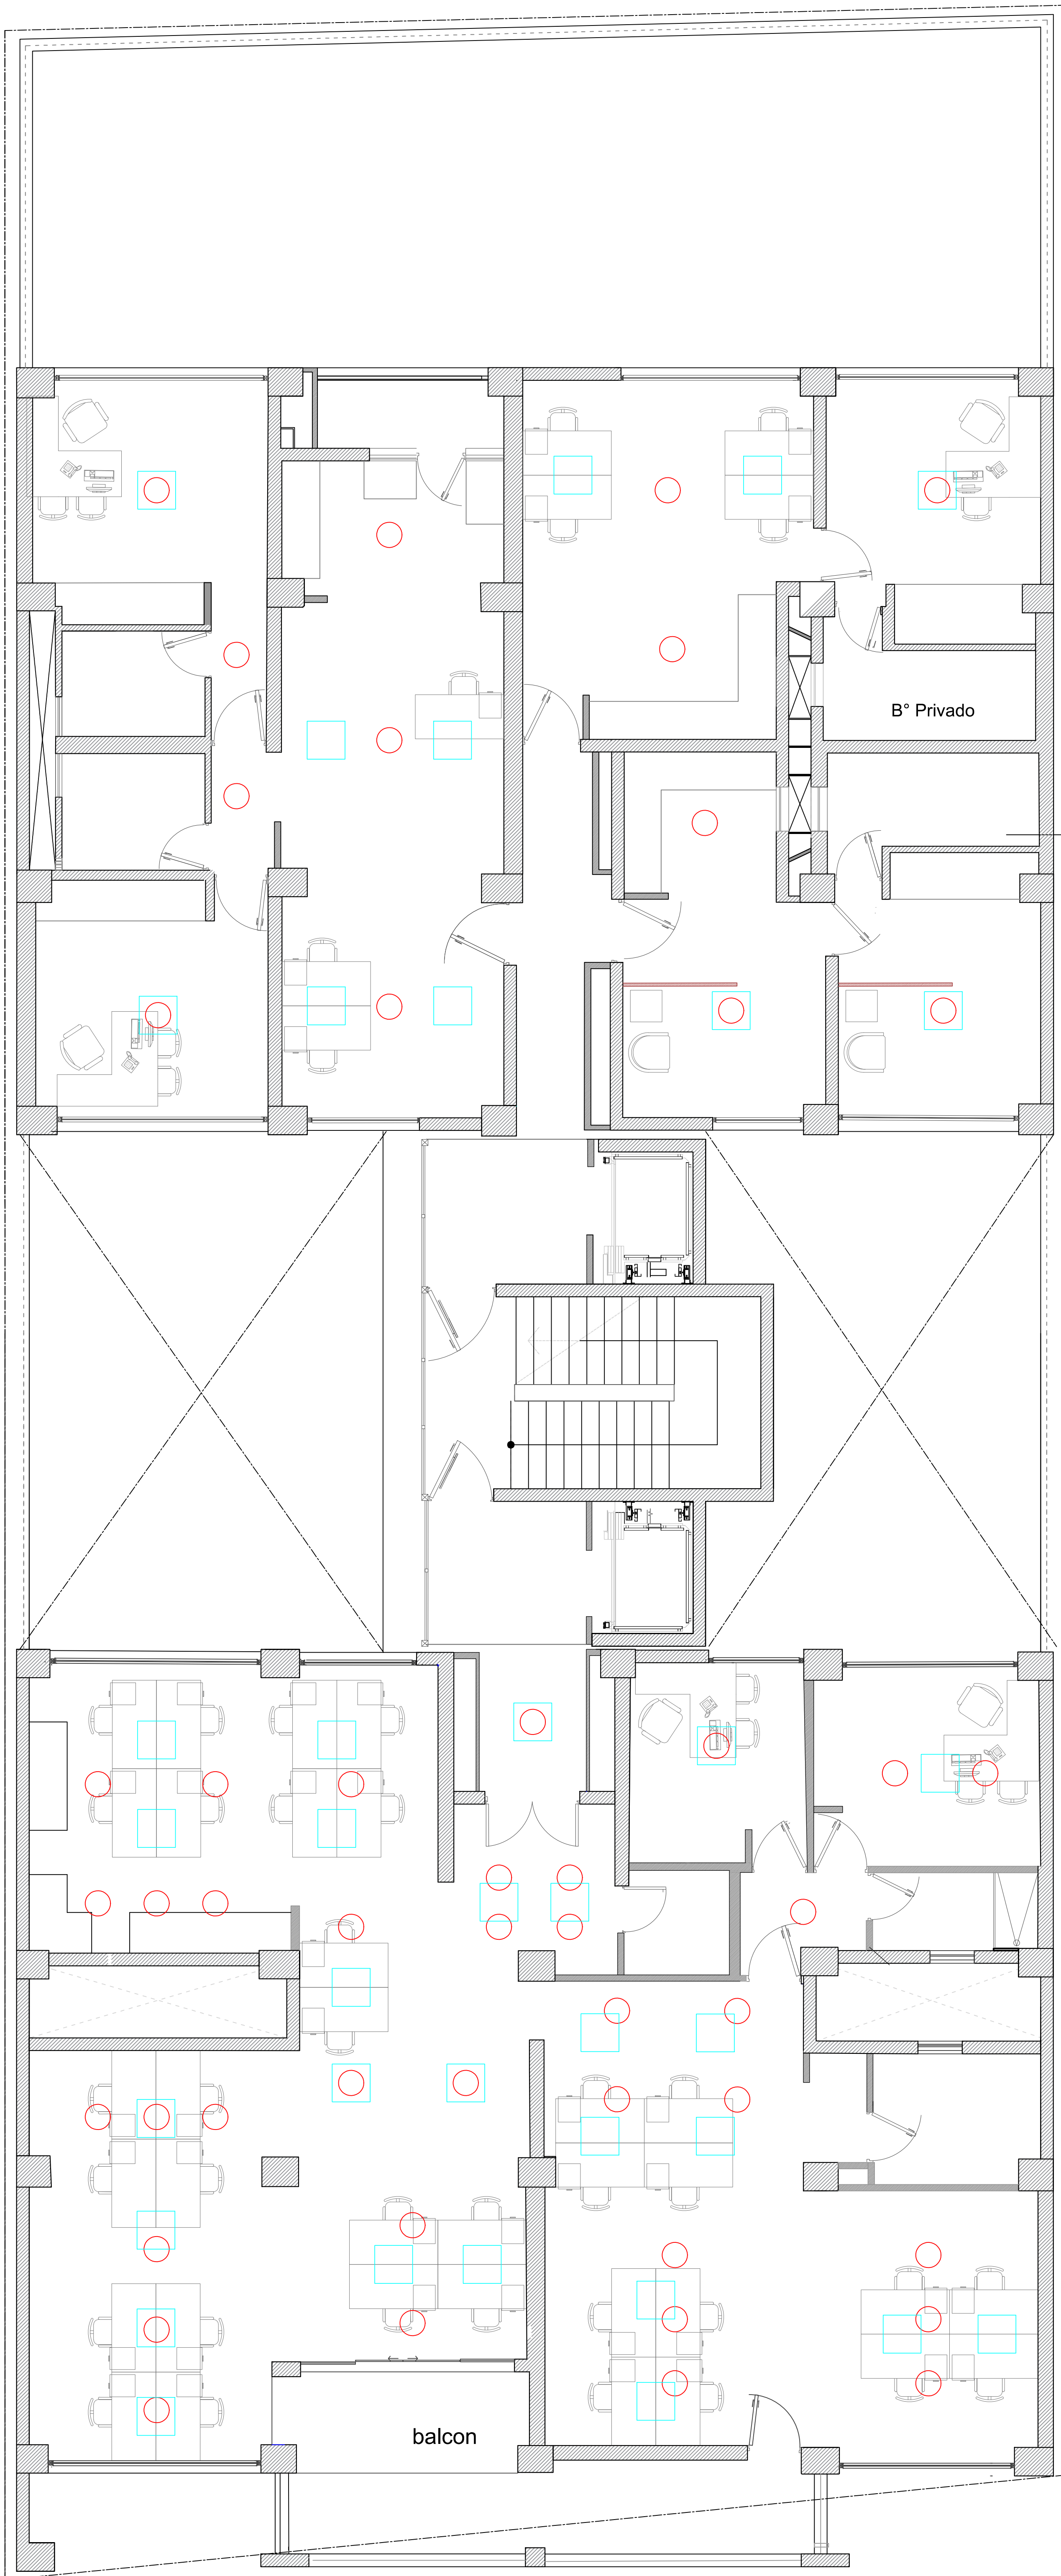


4º Nivel

 -  Centro luminarias existentes
-  Plafón LED 60x60 cm

PODER JUDICIAL PROVINCIA DE SAN JUAN			
DIRECCIÓN DE SERVICIOS GENERALES			
DESTINO DE LA OBRA : EDIFICIO ANEXO JUJUY			Revisión N° 14.-
PLANO : LUMINARIAS.			PLANO N°: 13
			ESCALA: 1:75
			FECHA: 06/07/2020

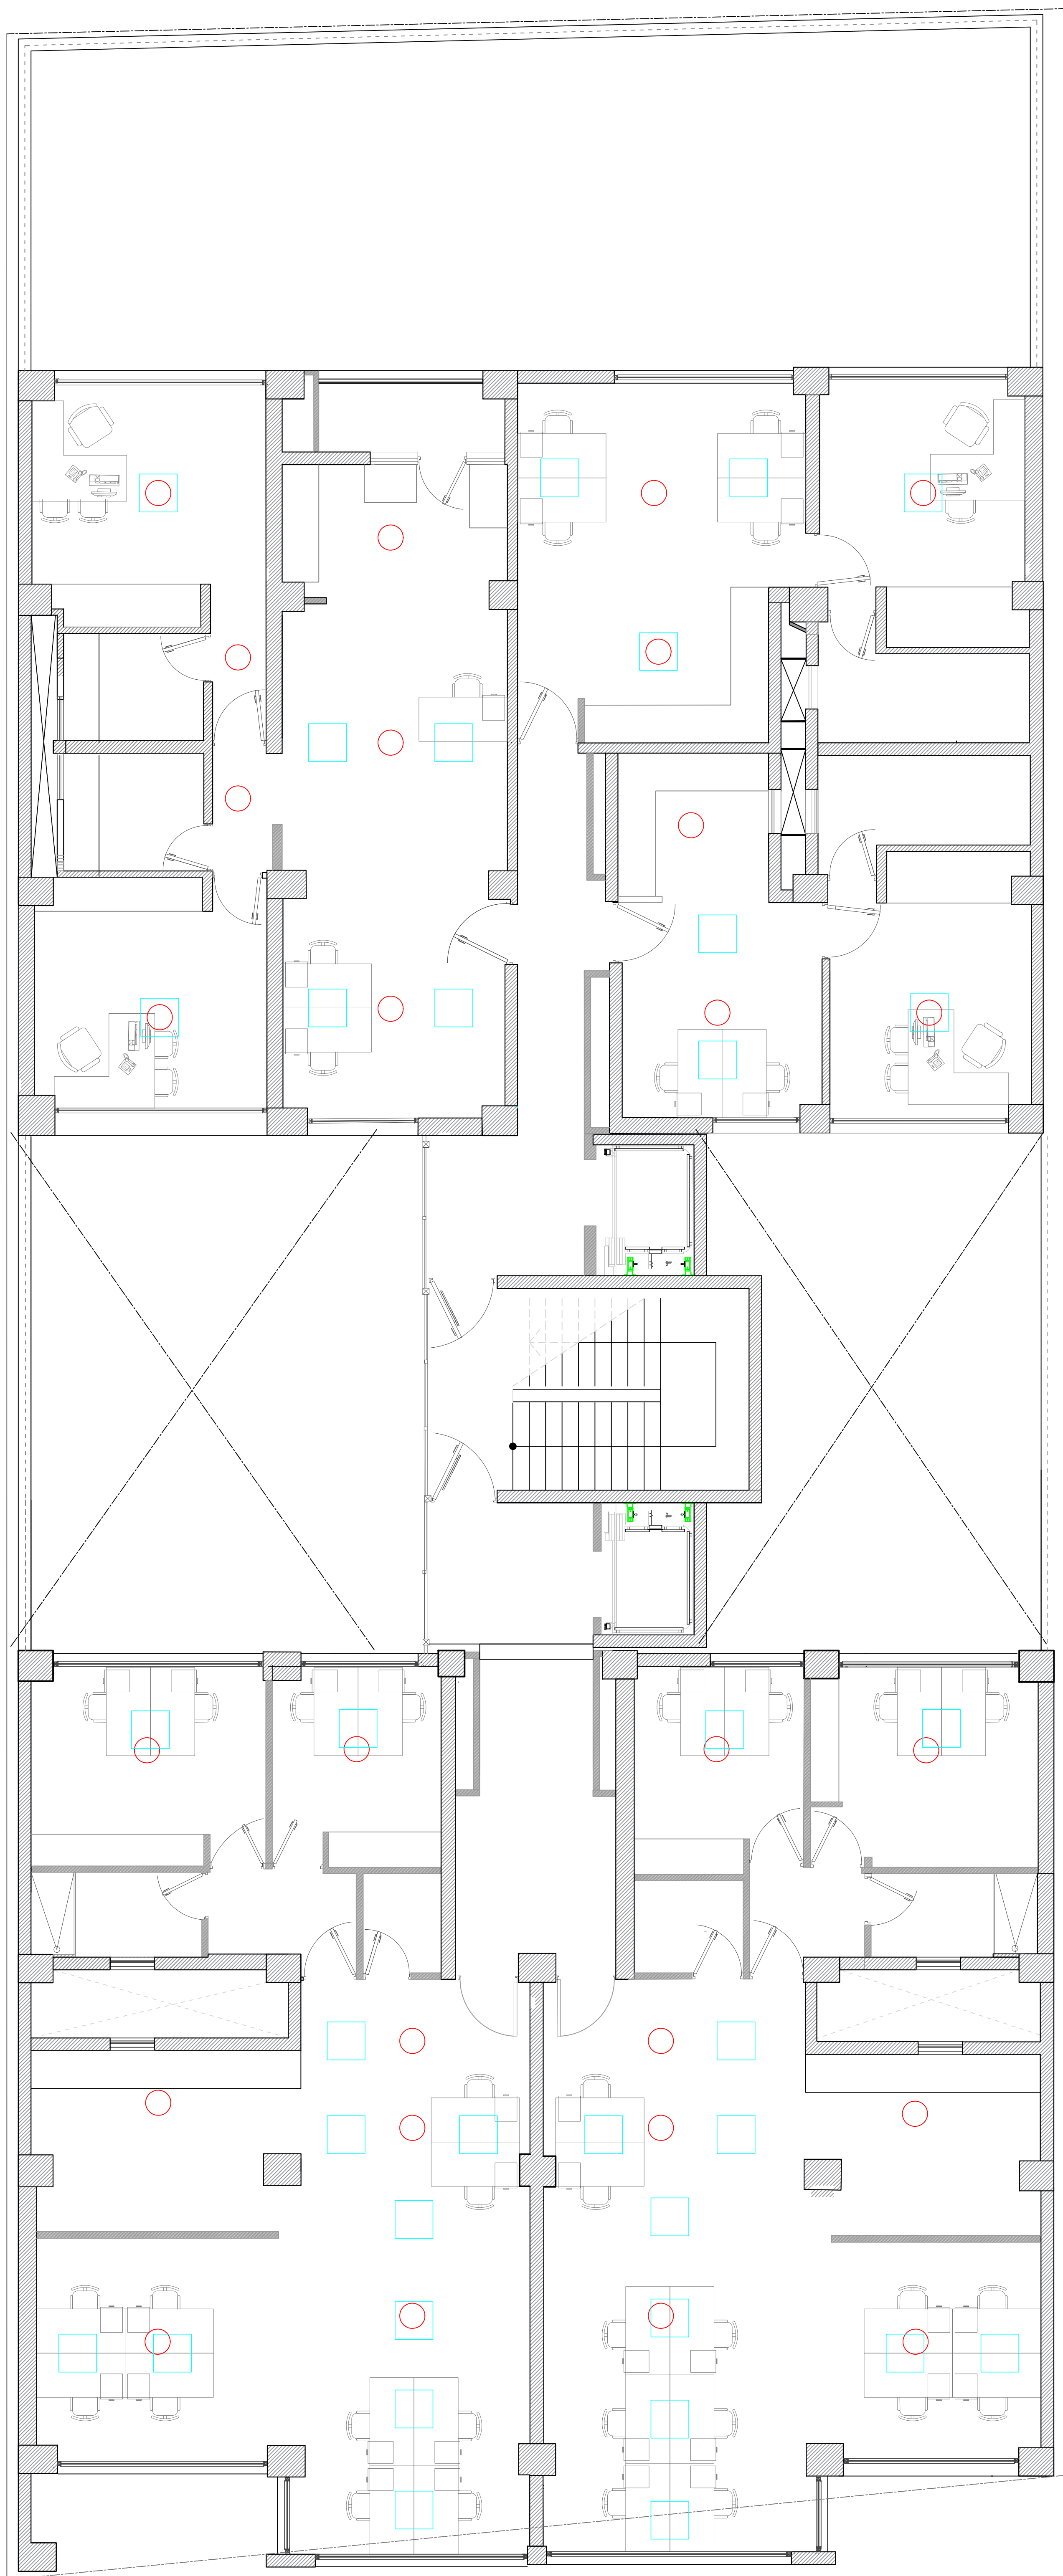


5° Nivel

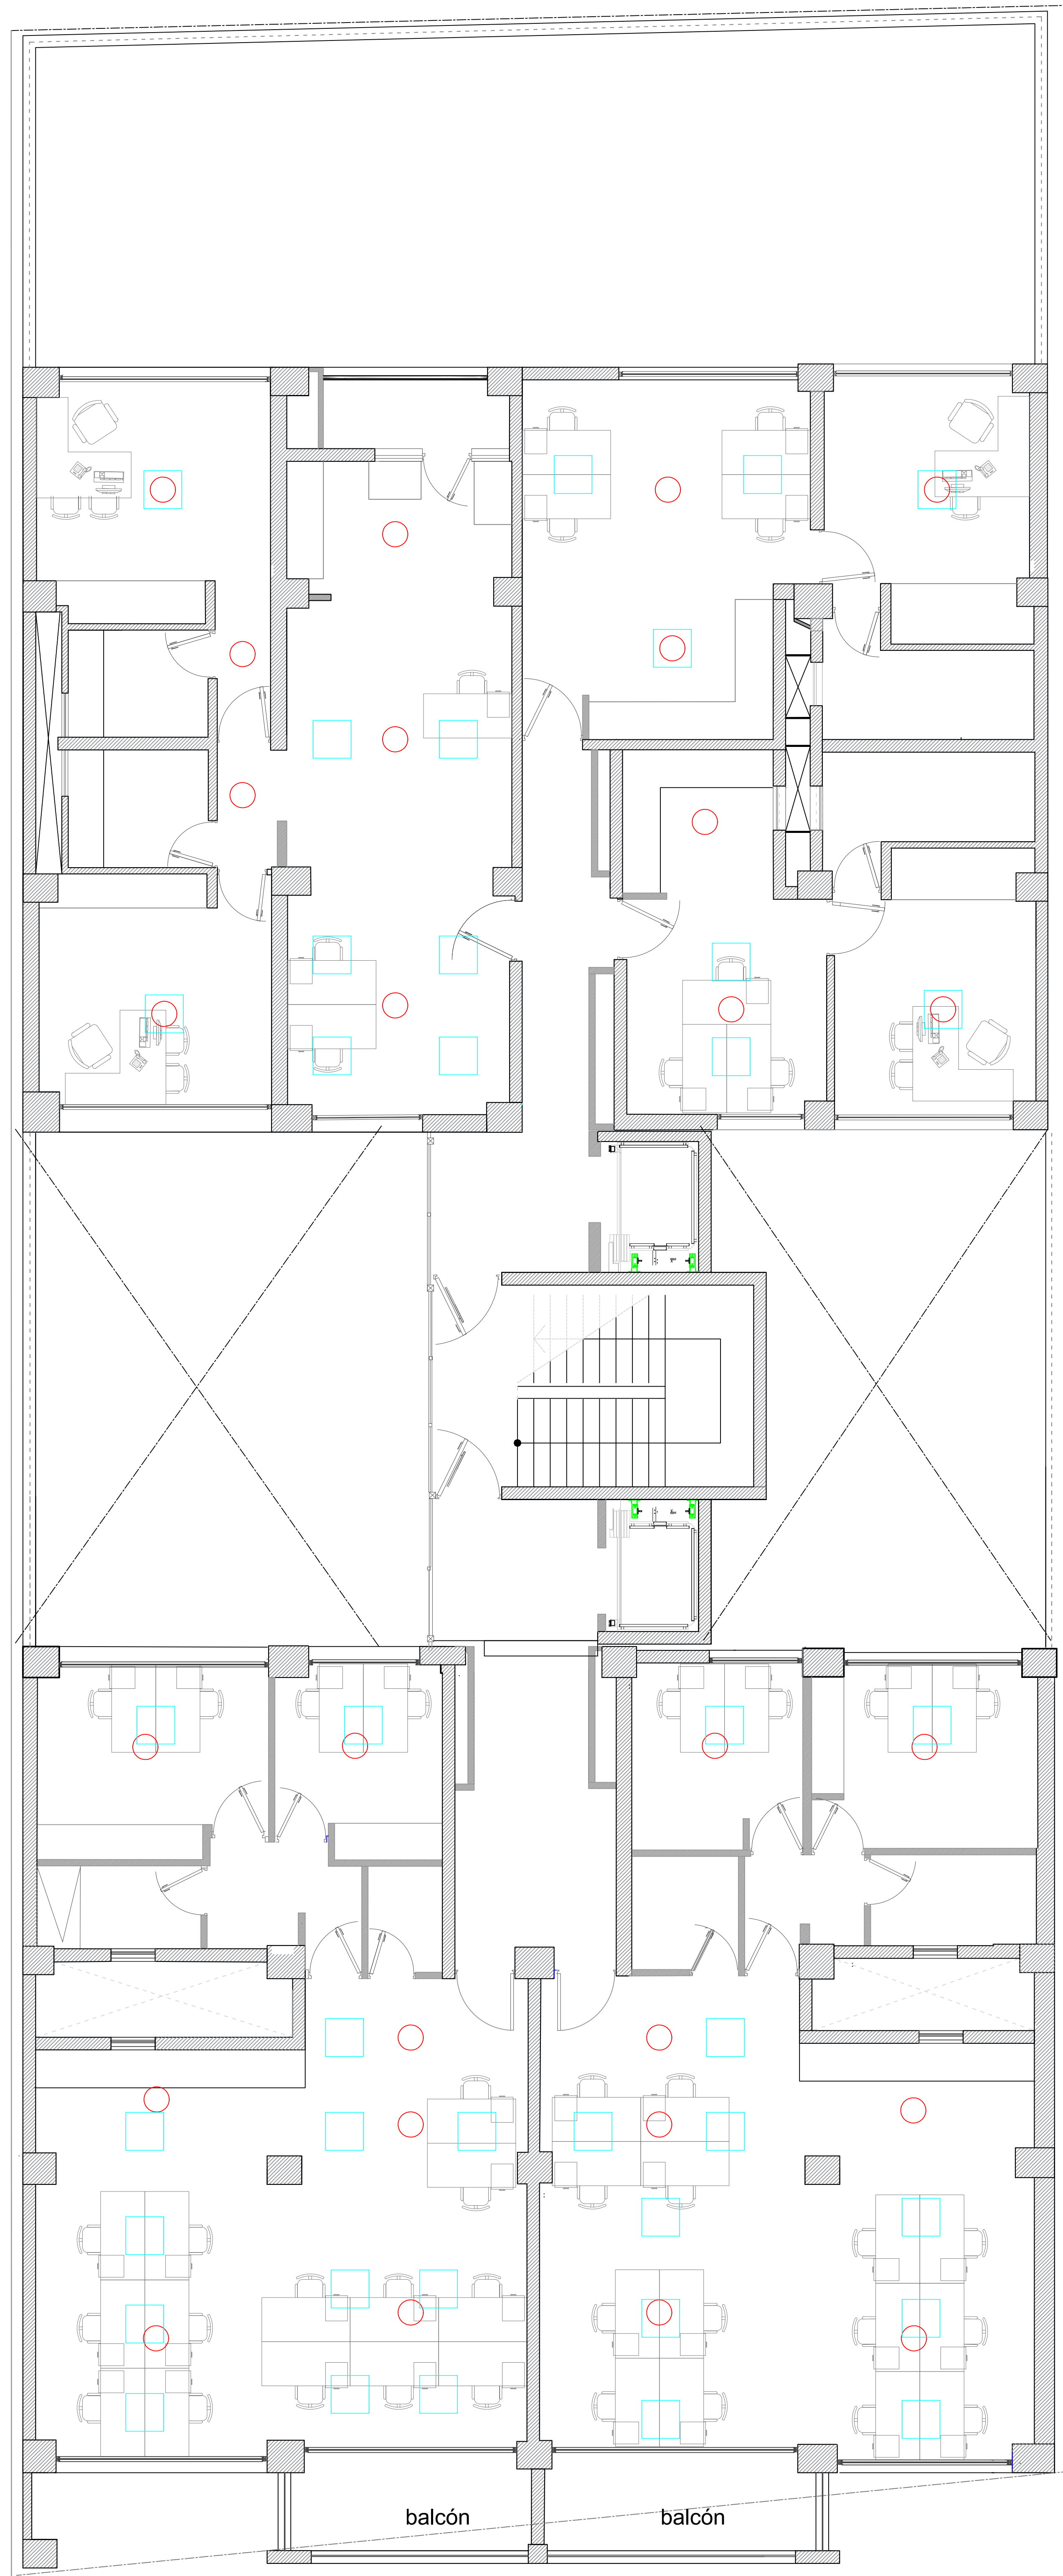


6° Nivel


- Centro luminarias existentes
- Plafón LED 60x60 cm

PODER JUDICIAL PROVINCIA DE SAN JUAN			
DIRECCIÓN DE SERVICIOS GENERALES			
DESTINO DE LA OBRA : EDIFICIO ANEXO JUJUY			Revisión N° 14.-
PLANO : LUMINARIAS.			PLANO N°: 14
			ESCALA: 1:75
			FECHA: 06/07/2020

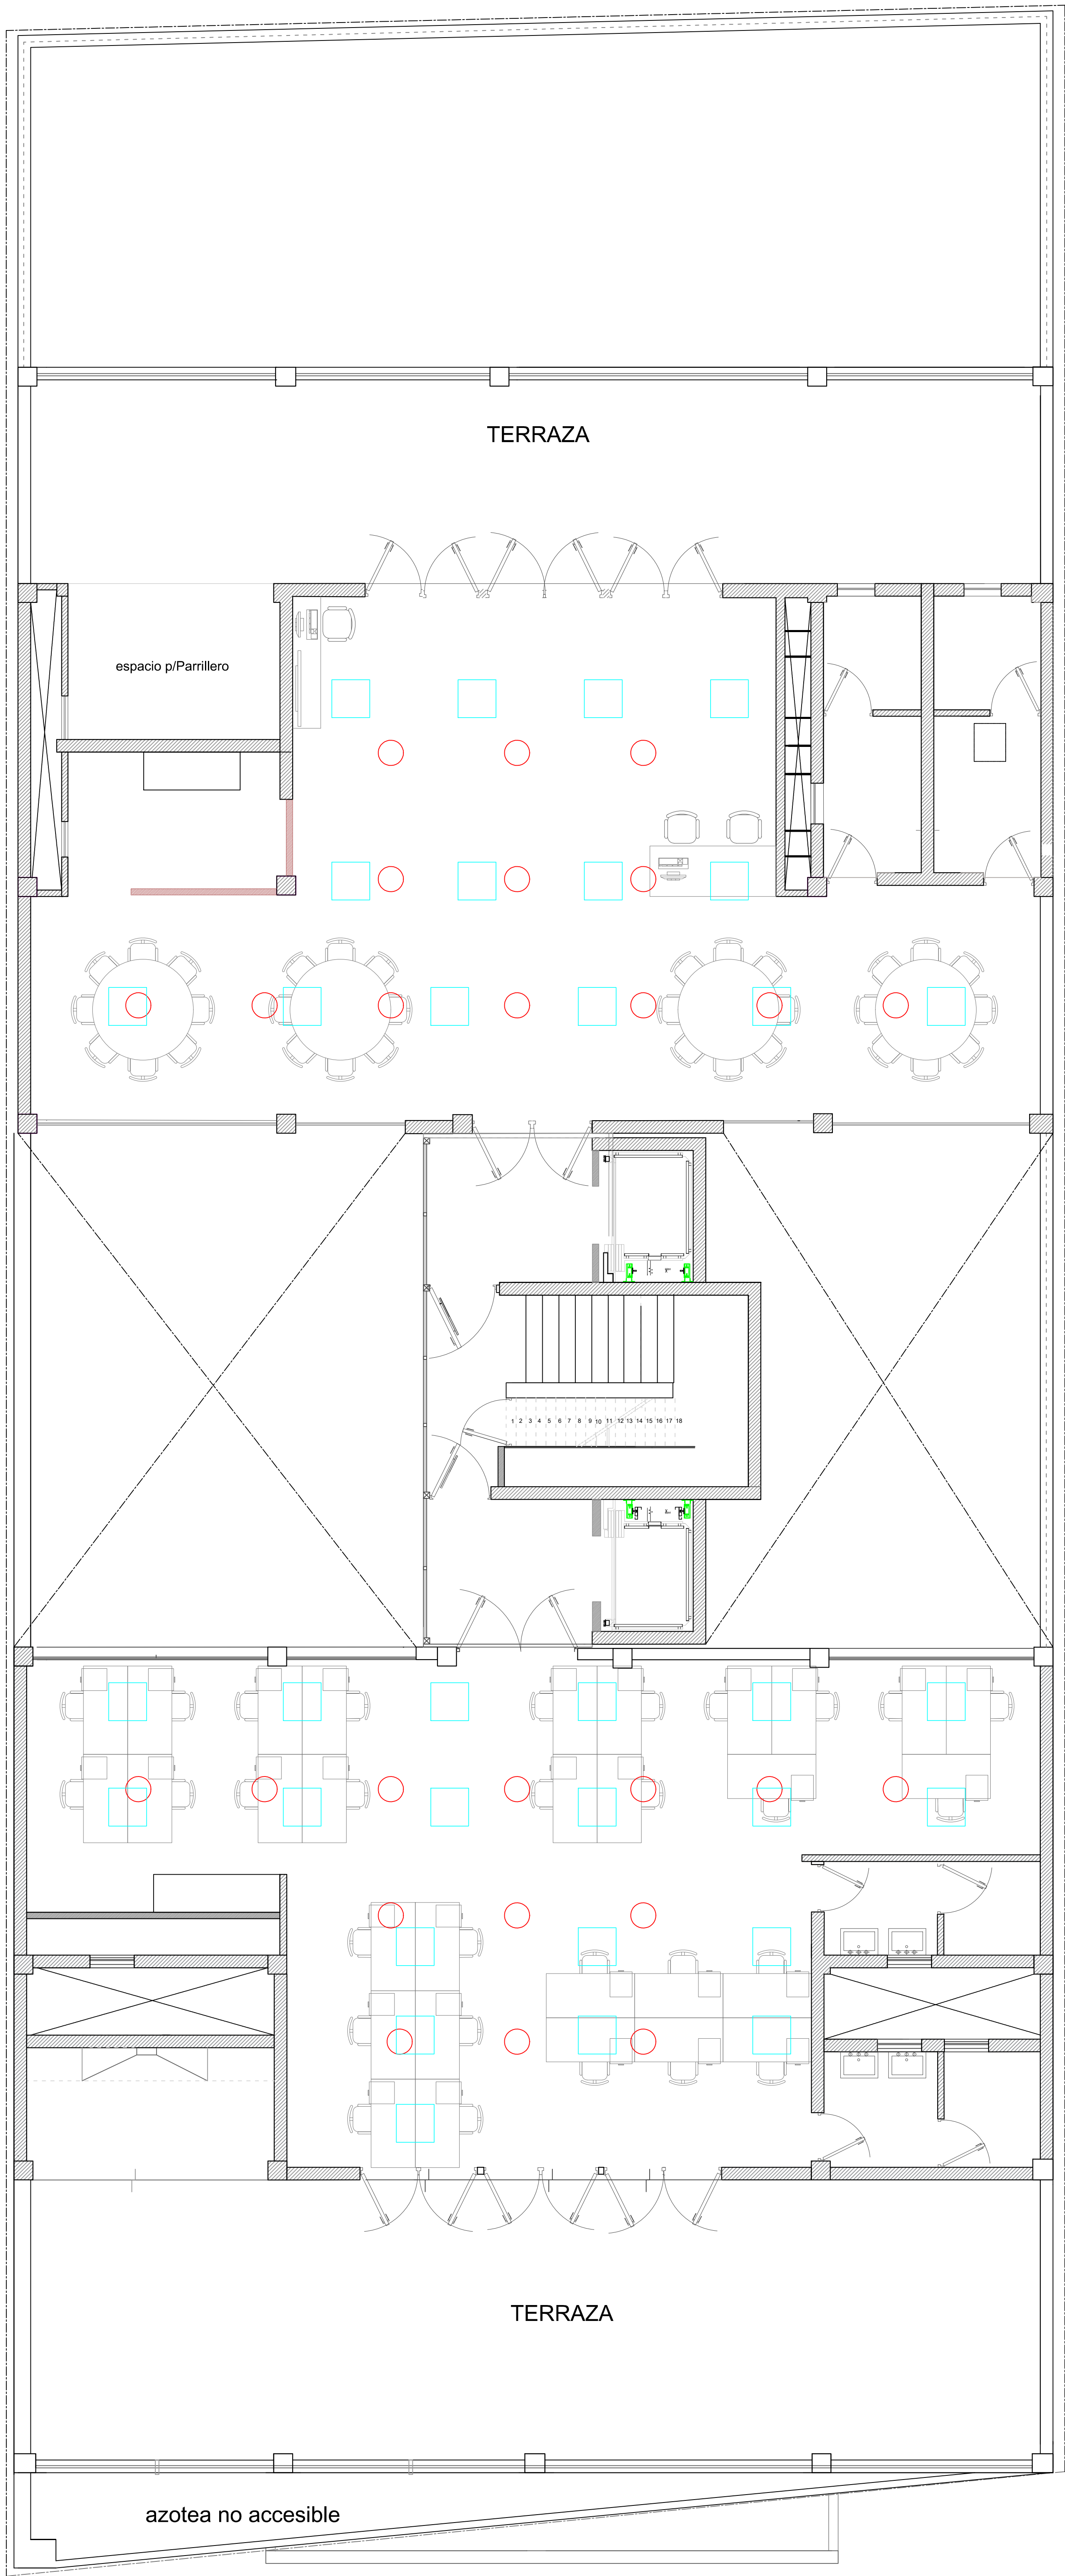

Nivel 7° SUM

 -  Centro luminarias existentes
-  Plafón LED 60x60 cm

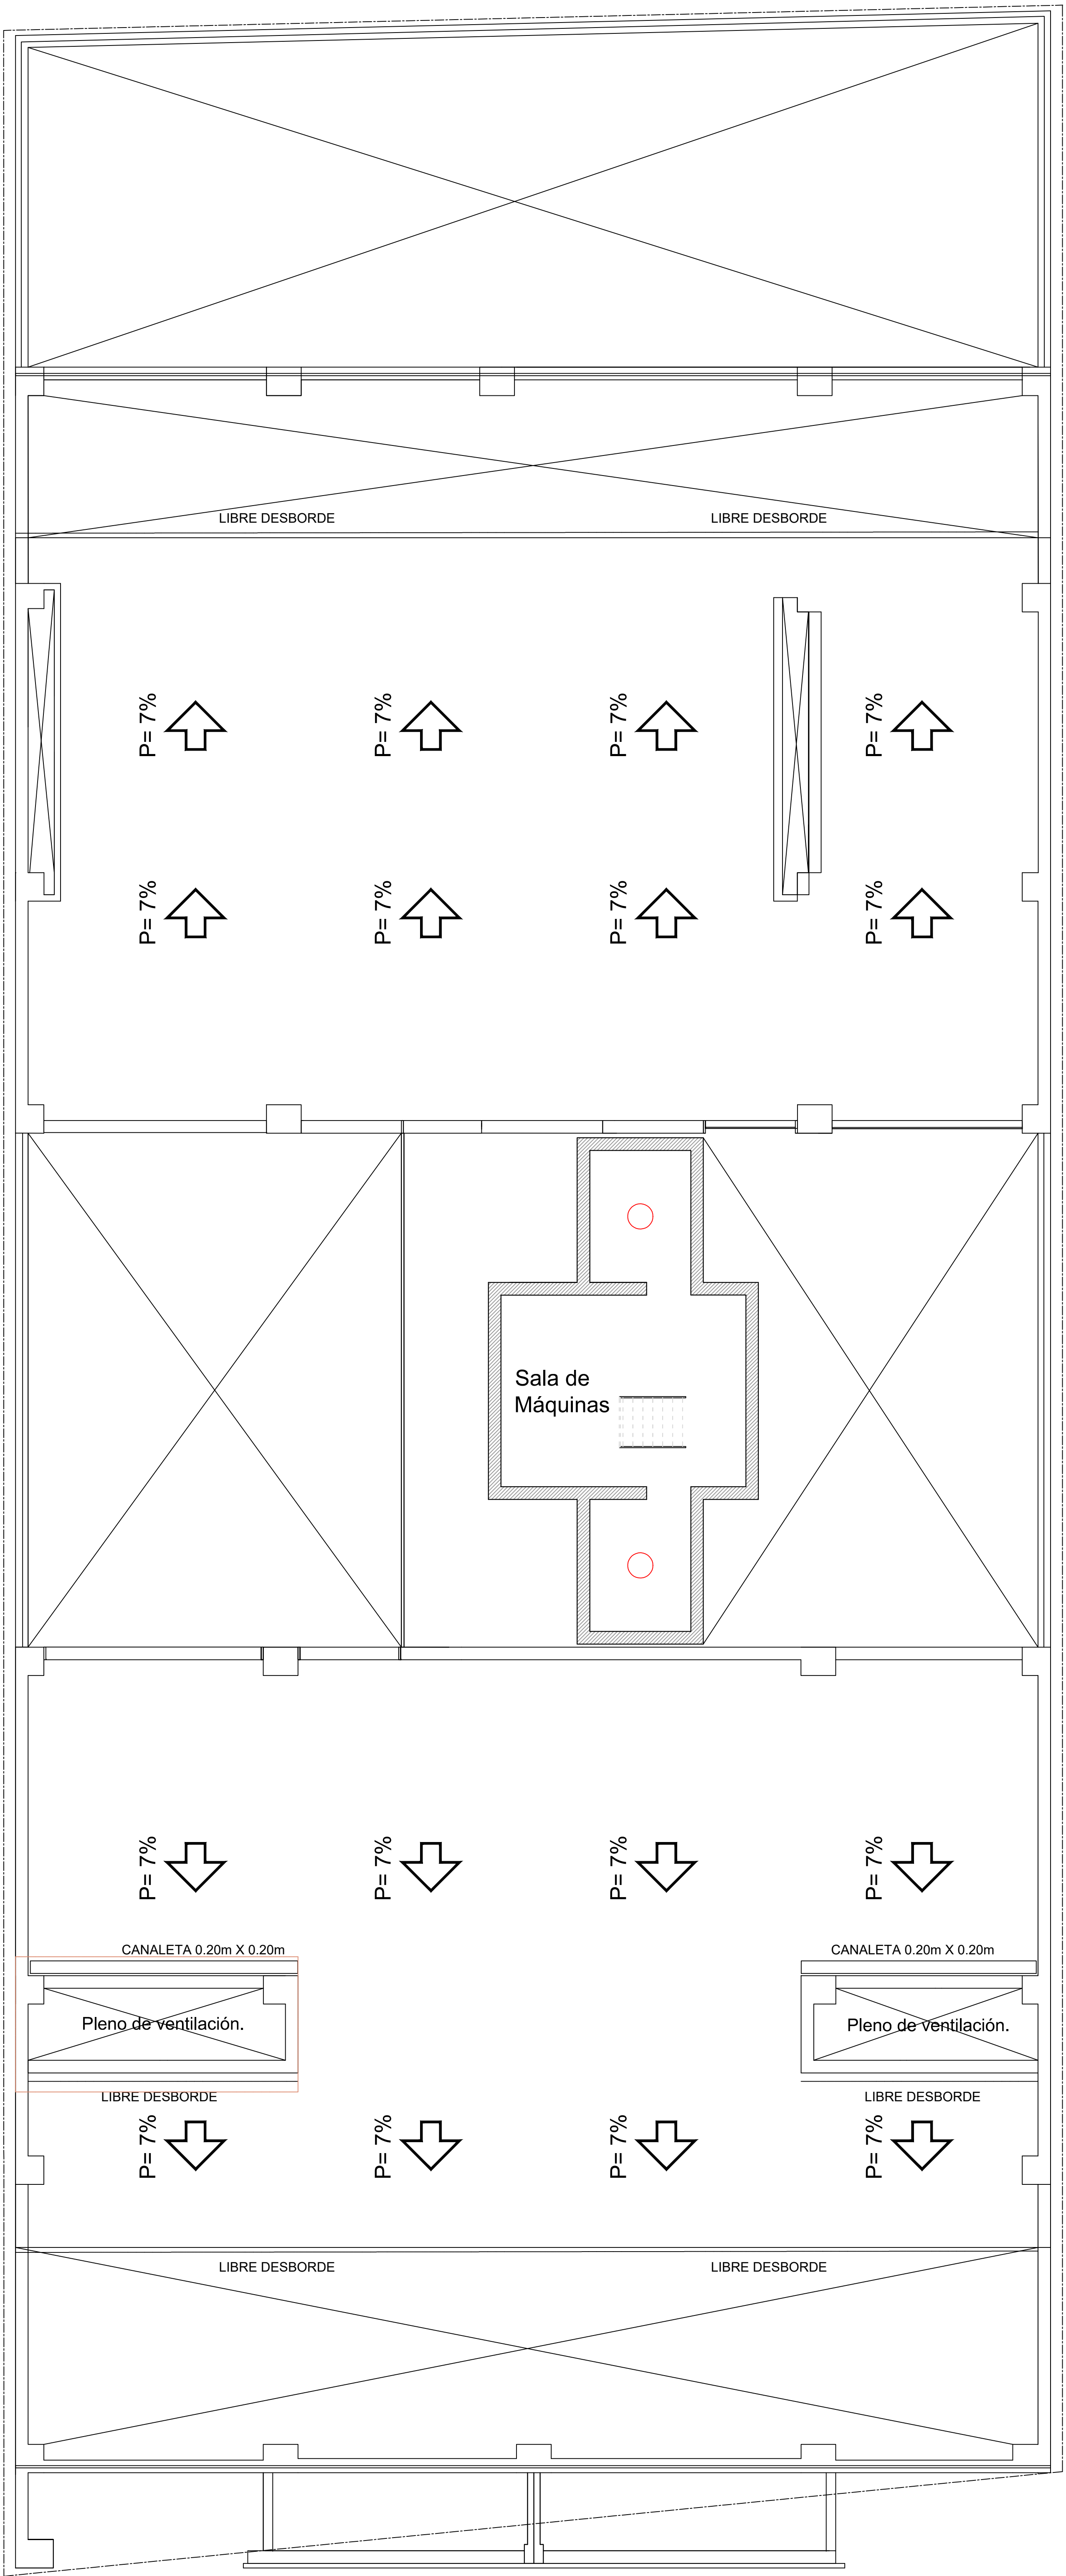

Planta Techos

PODER JUDICIAL PROVINCIA DE SAN JUAN			
DIRECCIÓN DE SERVICIOS GENERALES			
DESTINO DE LA OBRA : EDIFICIO ANEXO JUJUY		Revisión N° 14.-	
PLANO : LUMINARIAS.		PLANO N°: 15	ESCALA: 1:75
		FECHA: 06/07/2020	