


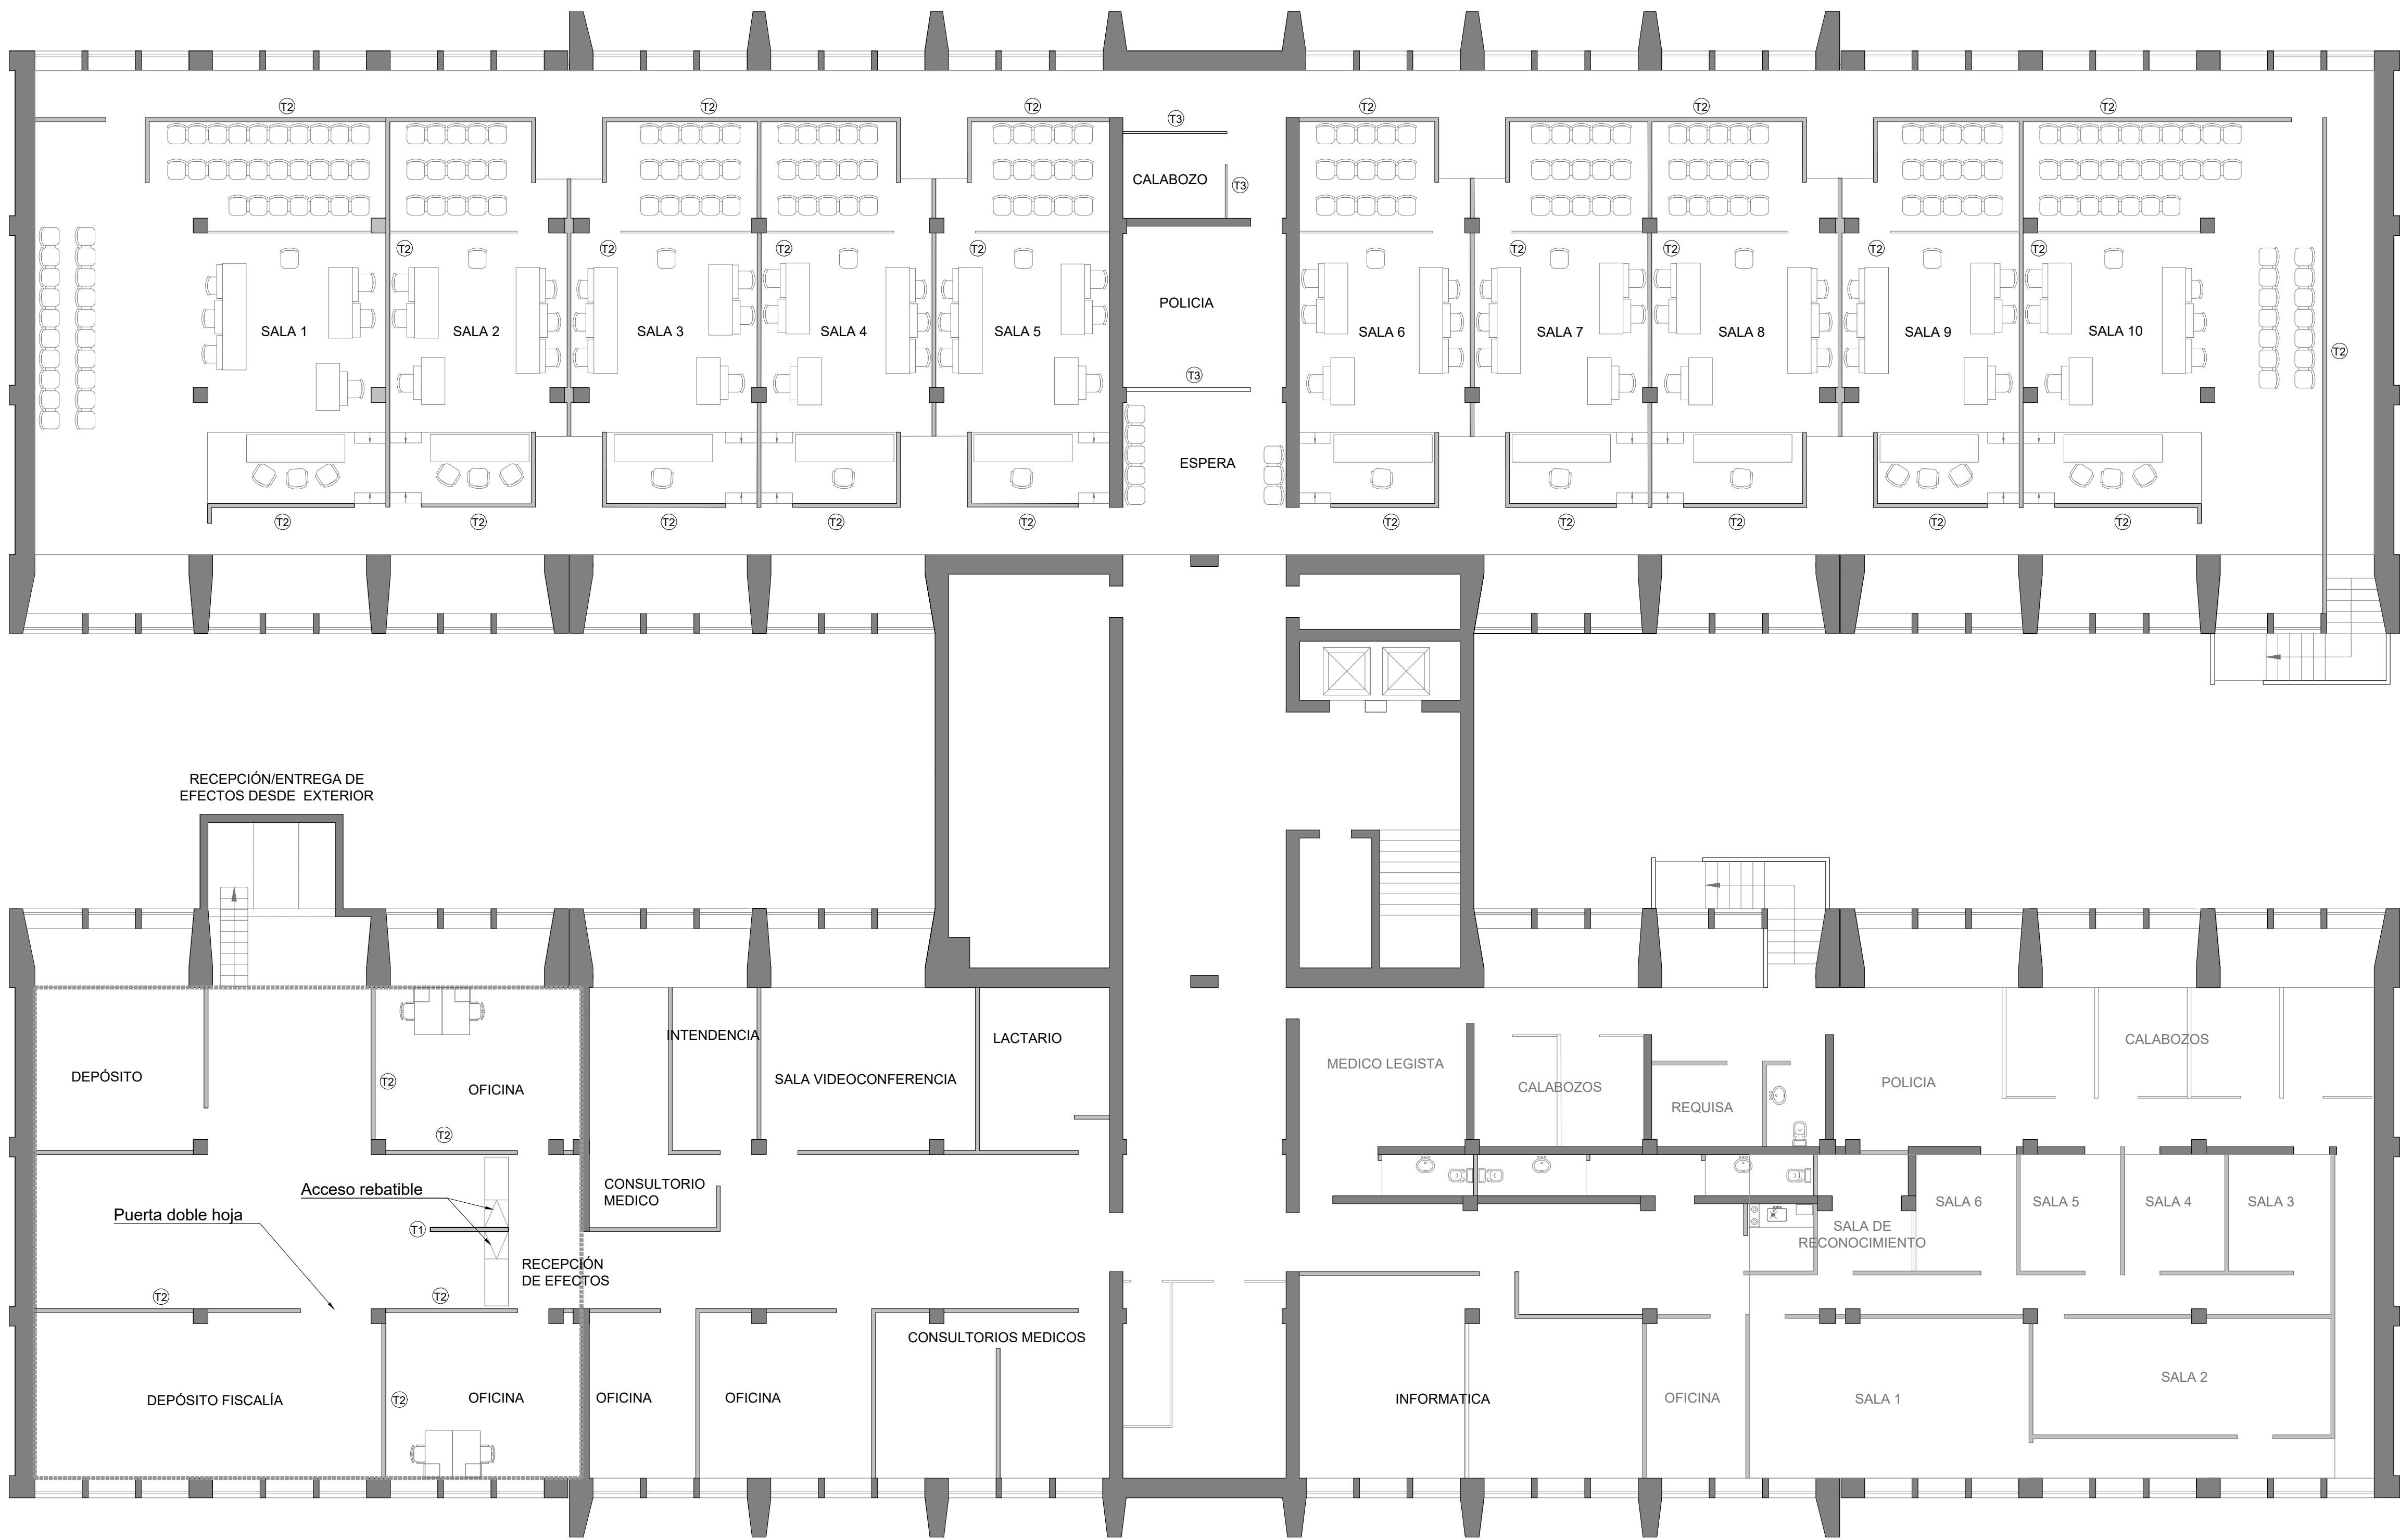

PLANTA SUBSUELO

REFERENCIAS:

- ① Tabique divisorio interior liviano c/aislación térmica. h= 2.40 mts.
- ② Tabique divisorio interior liviano c/aislación térmica. h= cielorraso existente.
- ③ Tabique divisorio interior liviano c/aislación térmica. h= cielorraso existente y estructura interior metálica.

- Cielorraso liviano a ejecutar.
- Áreas sin intervención

PODER JUDICIAL PROVINCIA DE SAN JUAN		
DIRECCIÓN DE SERVICIOS GENERALES		
DESTINO DE LA OBRA : SISTEMA ACUSATORIO PENAL		Revisión N° 14.-
PLANO: ARQUITECTURA.	PLANO N°: 01	ESCALA: 1:100 FECHA: 02/11/2020



PLANTA BAJA

REFERENCIAS:


- ① Tabique divisorio interior liviano c/aislación térmica. h= 2.40 mts.

② Tabique divisorio interior liviano c/aislación térmica. h= cielorraso existente.

③ Tabique divisorio interior liviano c/aislación térmica. h= cielorraso existente y estructura interior metálica.
- ▨ Cielorraso liviano a ejecutar.

▨ Áreas sin intervención

PODER JUDICIAL PROVINCIA DE SAN JUAN			
DIRECCIÓN DE SERVICIOS GENERALES			
DESTINO DE LA OBRA : SISTEMA ACUSATORIO PENAL			Revisión N° 14.-
PLANO N°:	ESCALA:	FECHA:	
02	1:100	02/11/2020	

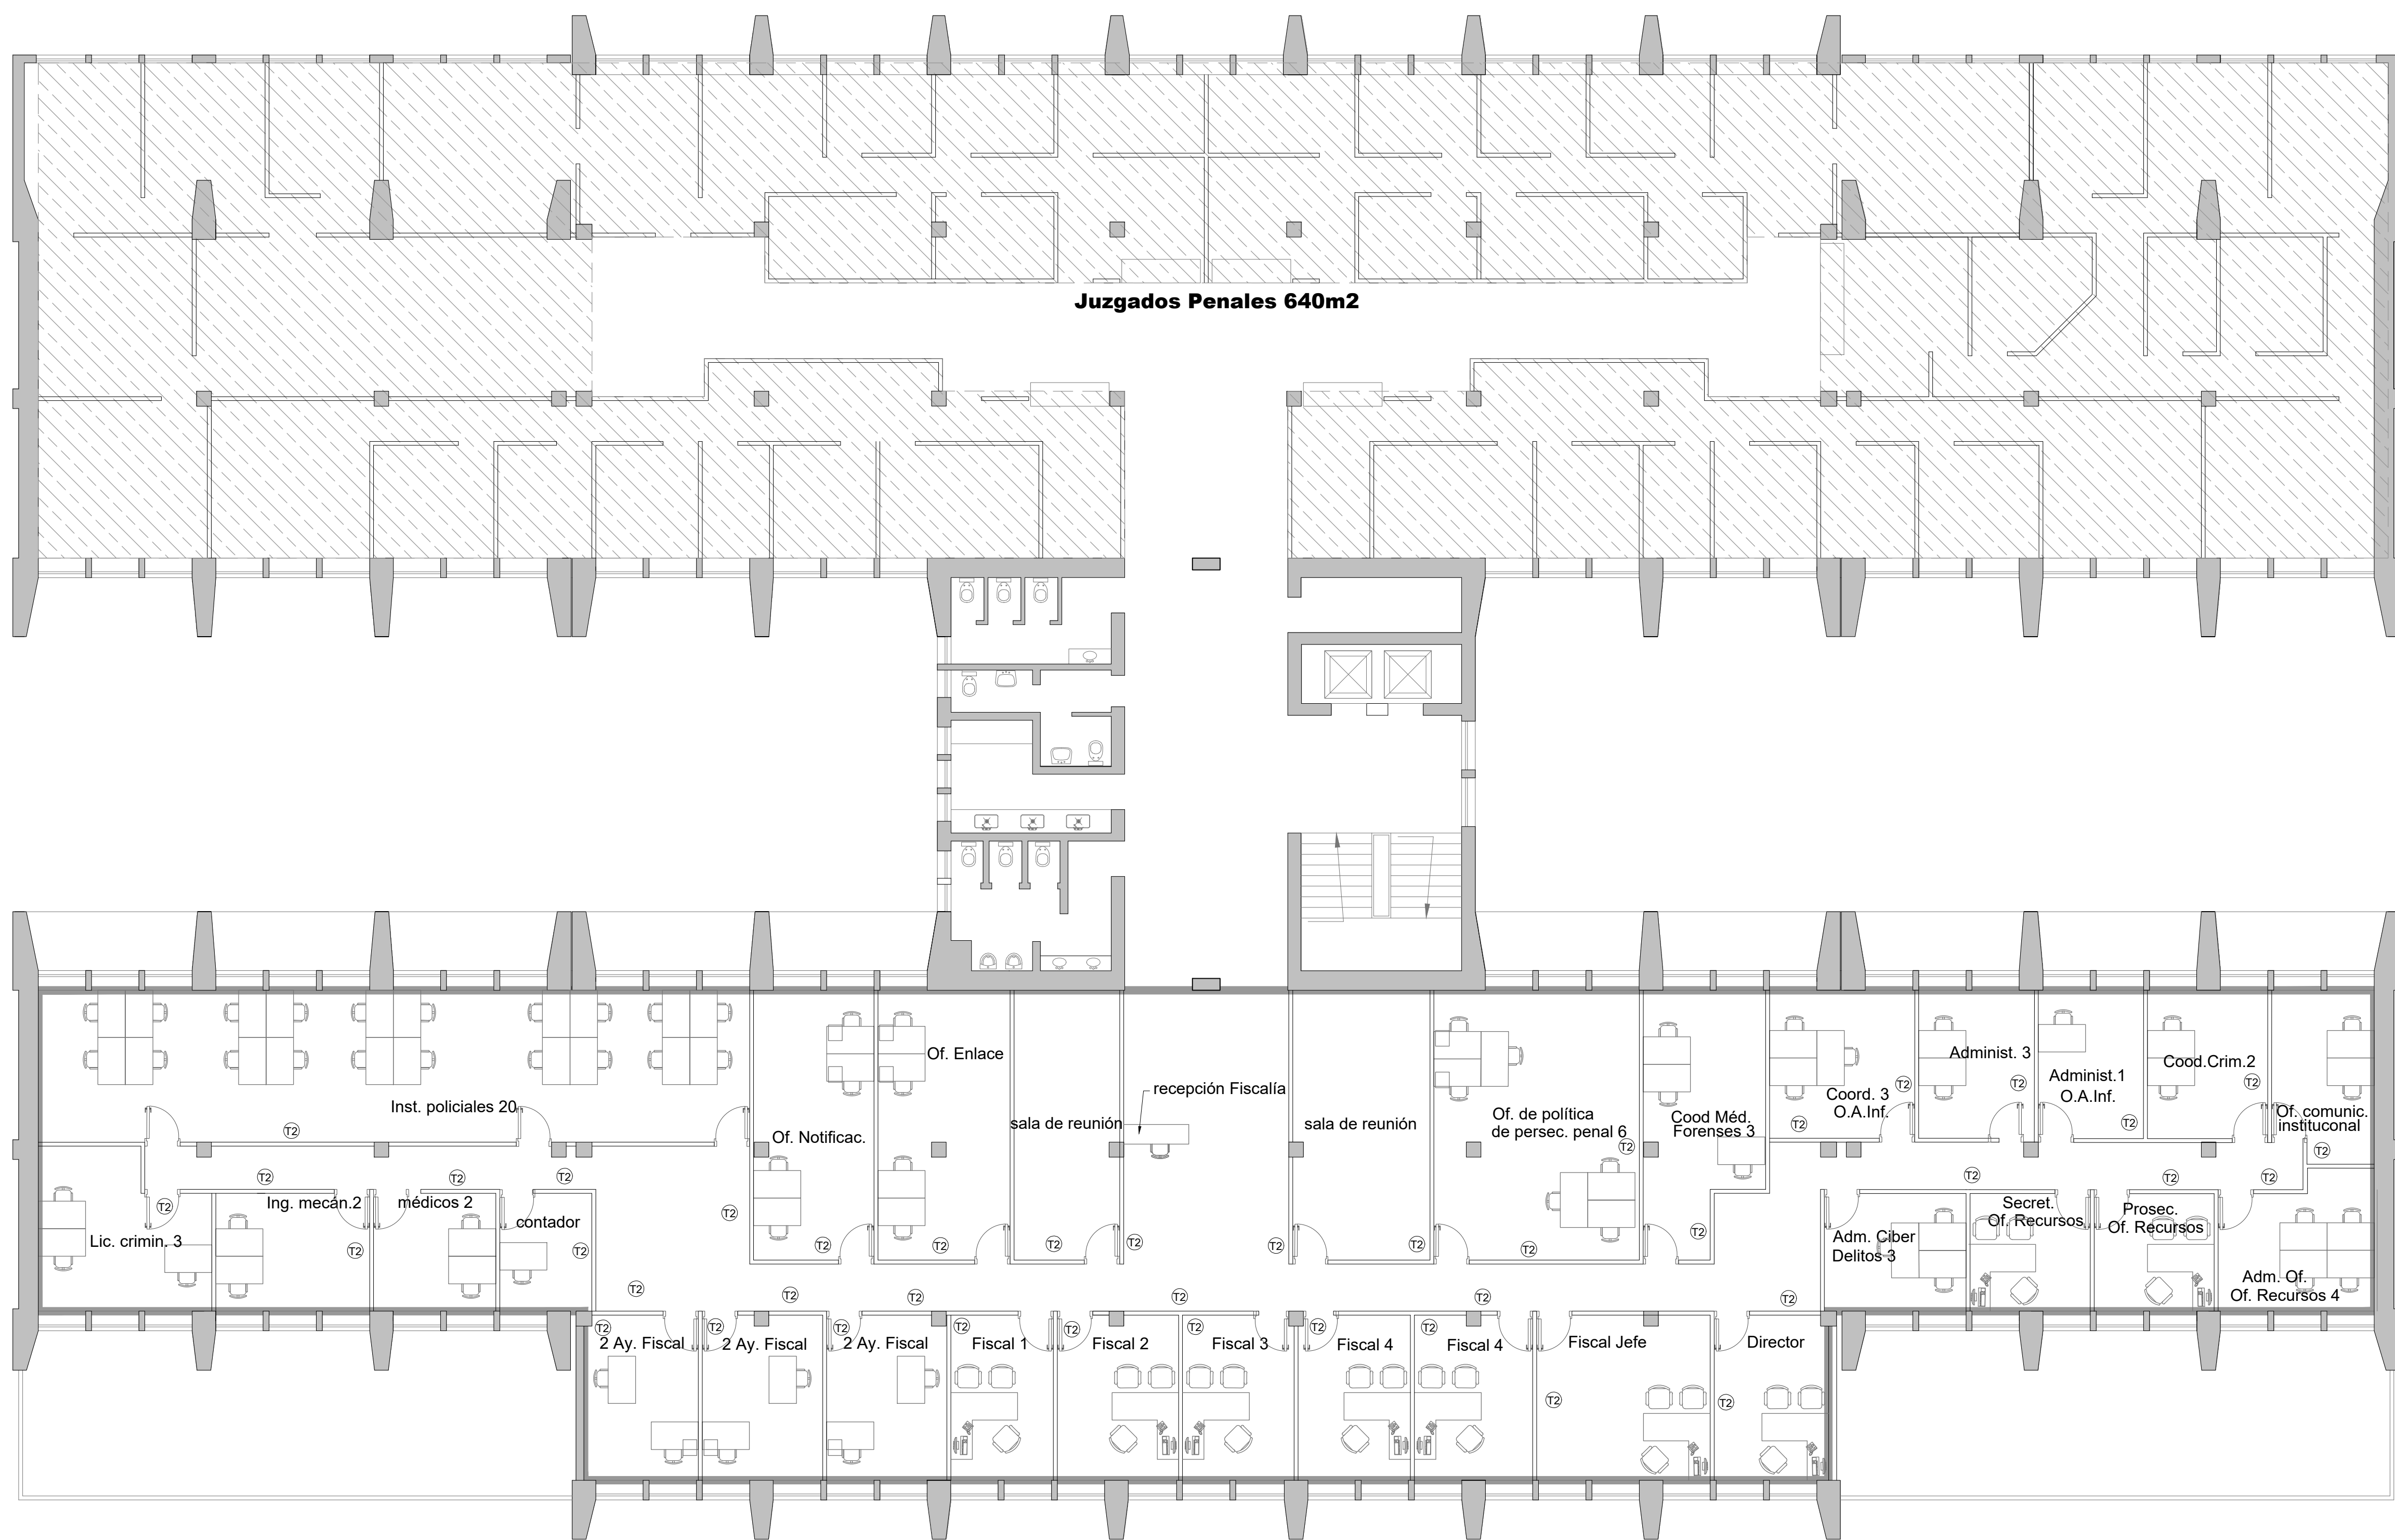


PLANTA PRIMER PISO

REFERENCIAS:

- ① Tabique divisorio interior liviano c/aislación térmica. h= 2.40 mts.
- ② Tabique divisorio interior liviano c/aislación térmica. h= cielorraso existente.
- ③ Tabique divisorio interior liviano c/aislación térmica. h= cielorraso existente y estructura interior metálica.

- Cielorraso liviano a ejecutar.
- Áreas sin intervención

PODER JUDICIAL PROVINCIA DE SAN JUAN			
DIRECCIÓN DE SERVICIOS GENERALES			
DESTINO DE LA OBRA : SISTEMA ACUSATORIO PENAL			Revisión N° 14.-
PLANO: ARQUITECTURA.			PLANO N°: 03 ESCALA: 1:100 FECHA: 02/11/2020

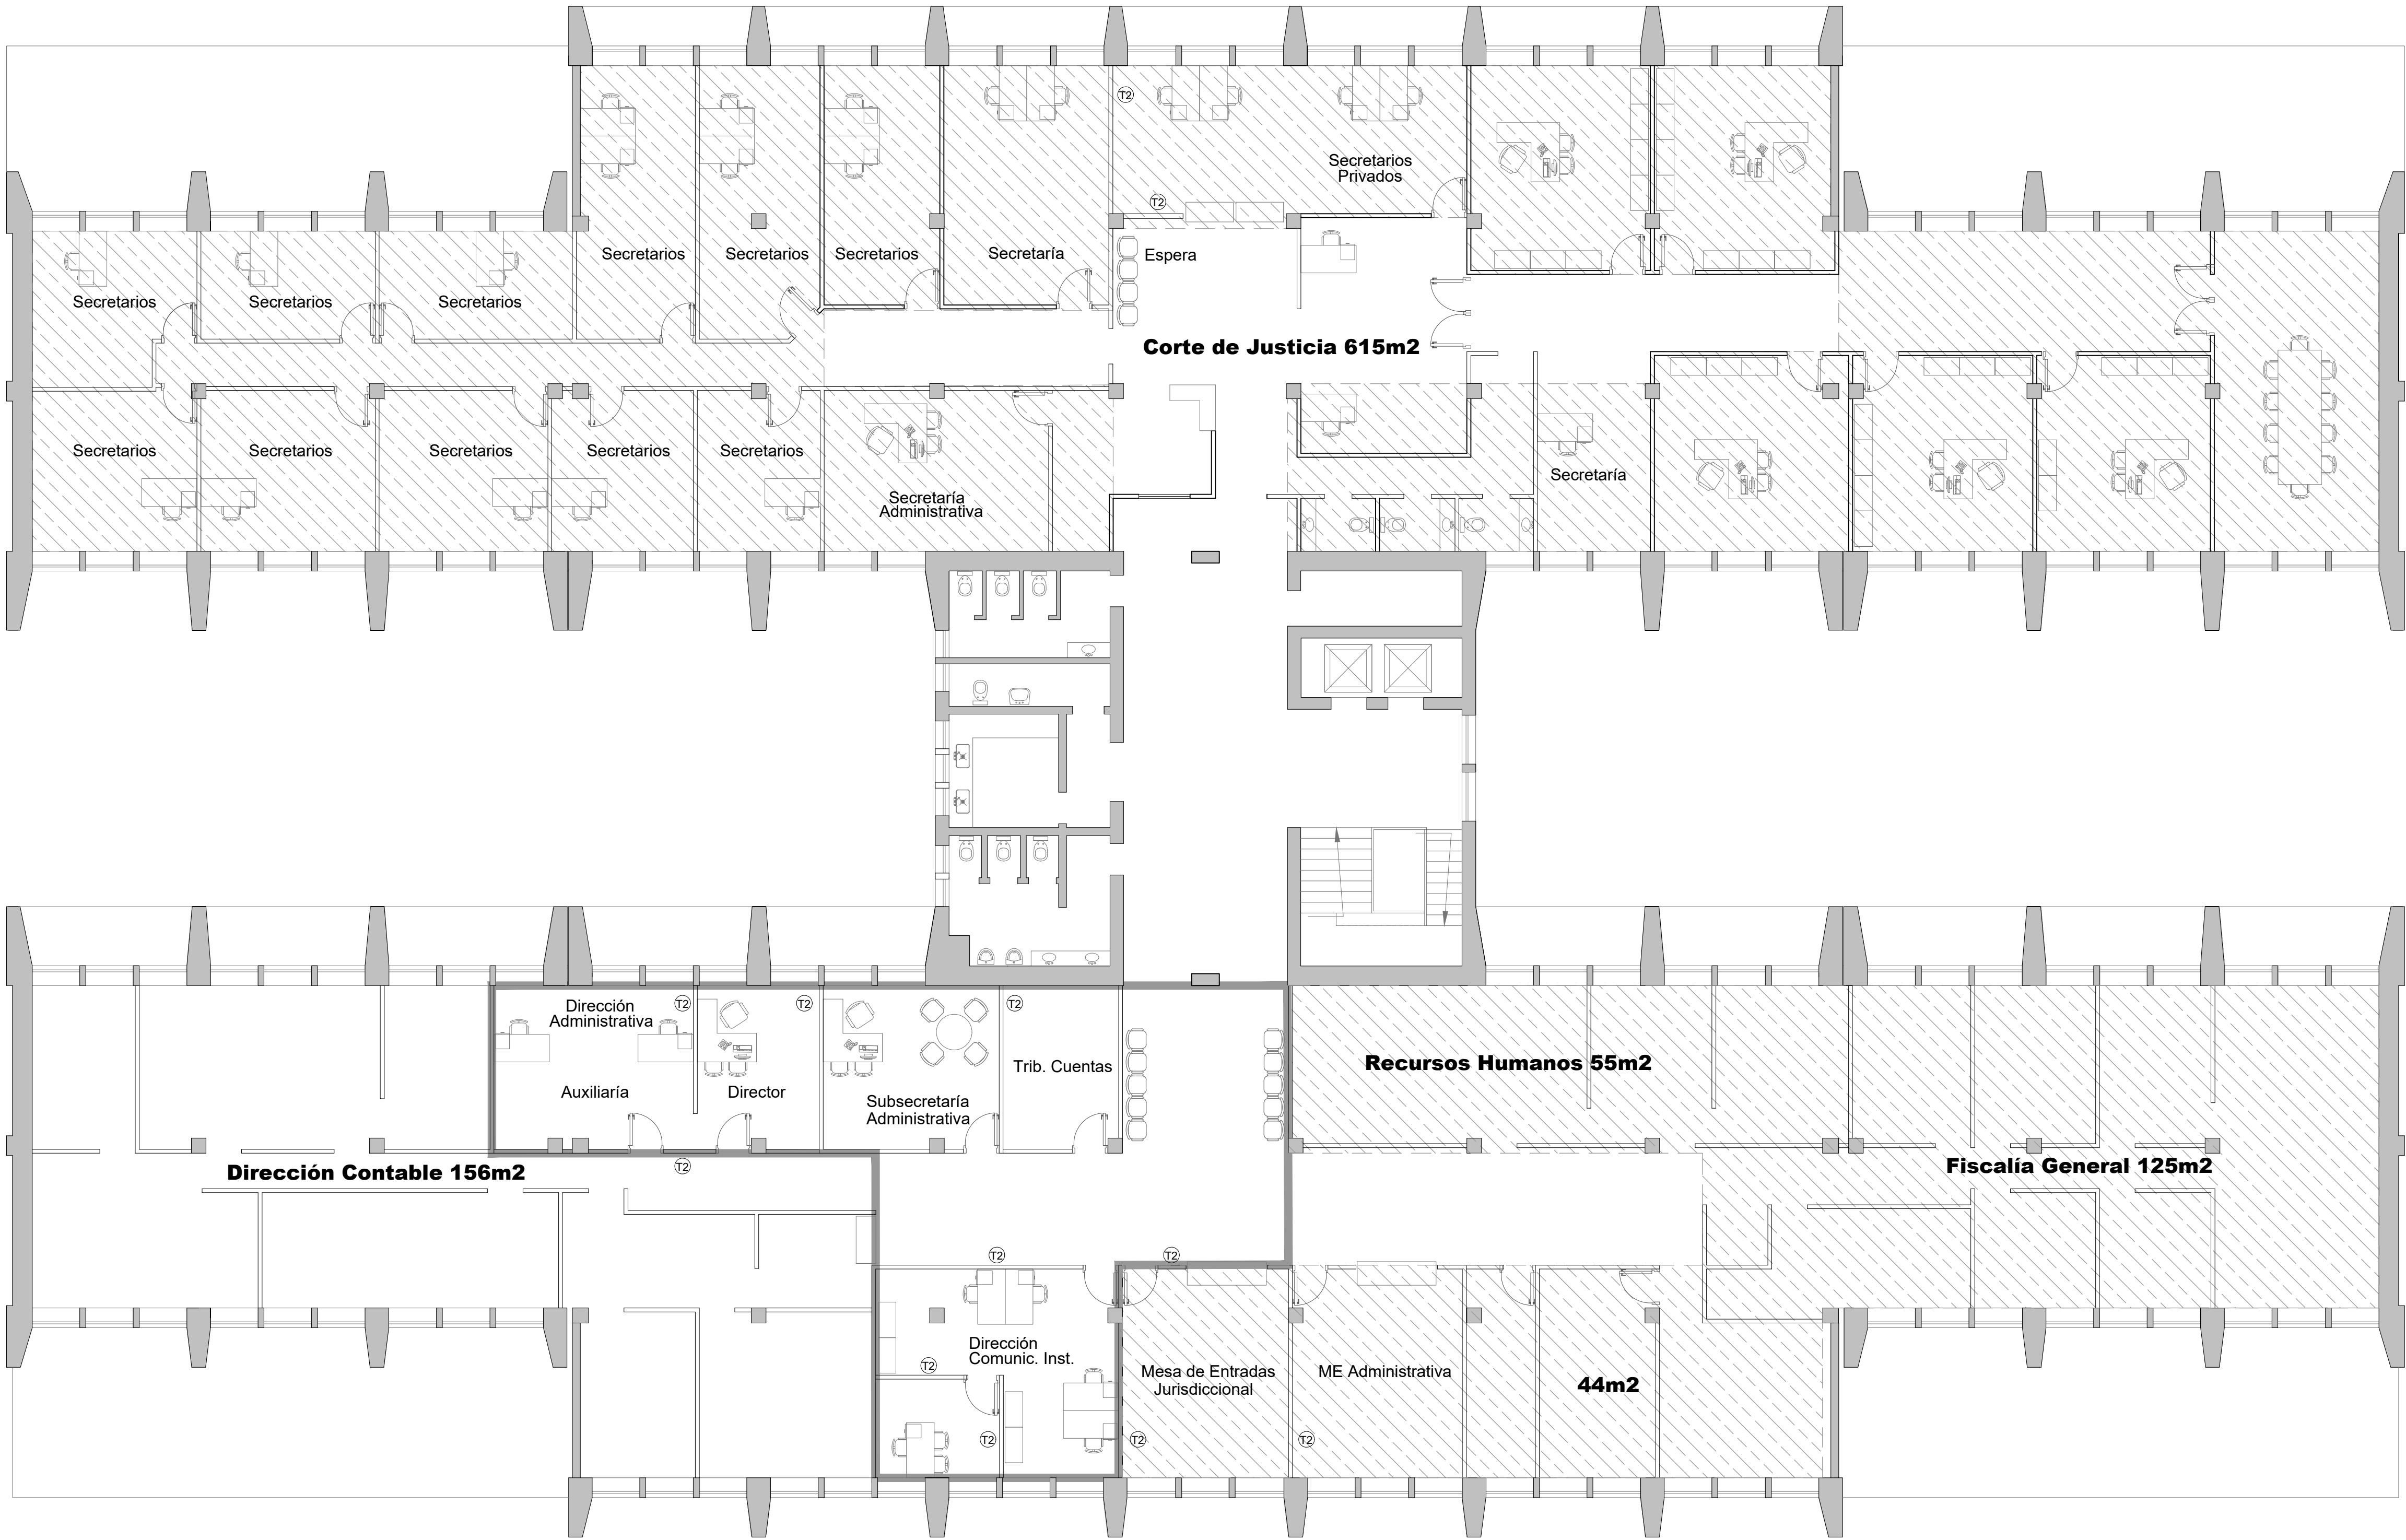


PLANTA SEGUNDO PISO

REFERENCIAS:

- T1 Tabique divisorio interior liviano c/aislación térmica. h= 2.40 mts.
- T2 Tabique divisorio interior liviano c/aislación térmica. h= cielorraso existente.
- T3 Tabique divisorio interior liviano c/aislación térmica. h= cielorraso existente y estructura interior metálica.

- Cielorraso liviano a ejecutar.
- Áreas sin intervención

PODER JUDICIAL PROVINCIA DE SAN JUAN			
DIRECCIÓN DE SERVICIOS GENERALES			
DESTINO DE LA OBRA : SISTEMA ACUSATORIO PENAL			Revisión N° 14.-
PLANO N°:	ESCALA:	FECHA:	
04	1:100	02/11/2020	

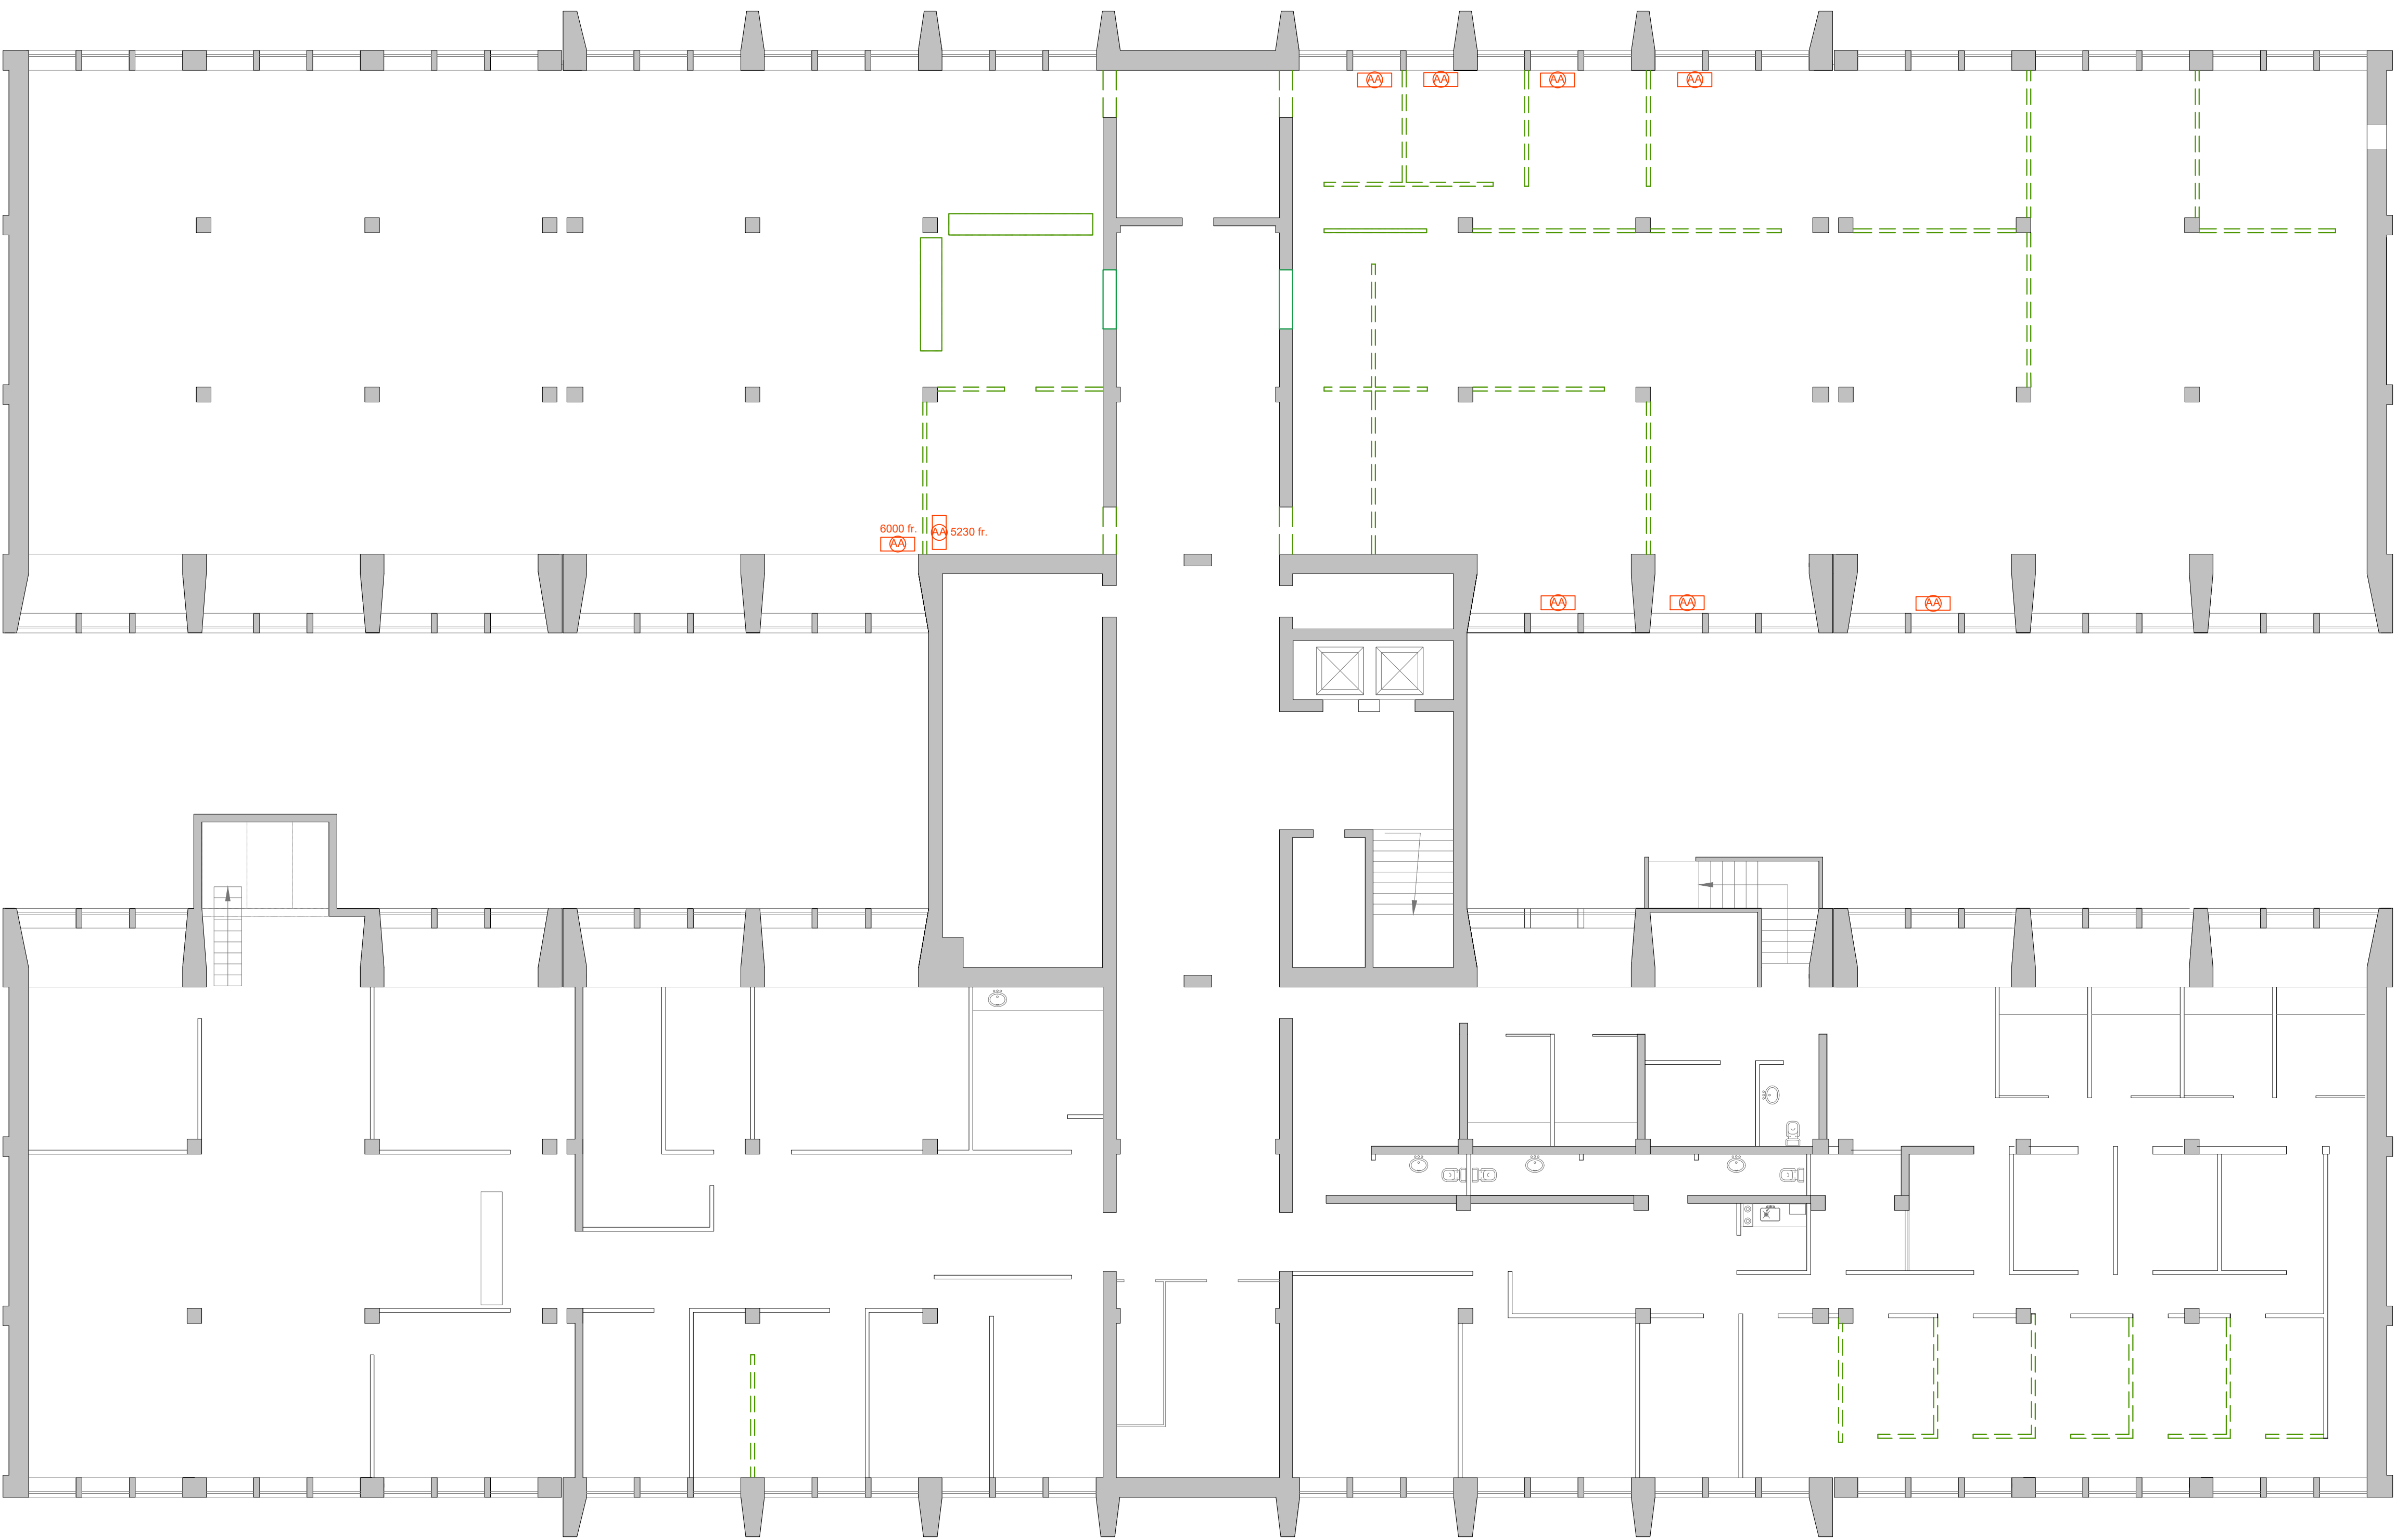


PLANTA SUBSUELO

REFERENCIAS:

- Tabiques a retirar.
- AA Equipo Aire Acond. a retirar.

PODER JUDICIAL PROVINCIA DE SAN JUAN		
DIRECCIÓN DE SERVICIOS GENERALES		
DESTINO DE LA OBRA : SISTEMA ACUSATORIO PENAL		Revisión N° 14.-
PLANO N°:	ESCALA:	FECHA:
05	1:100	02/11/2020
PLANO: EXTRACCIONES.		

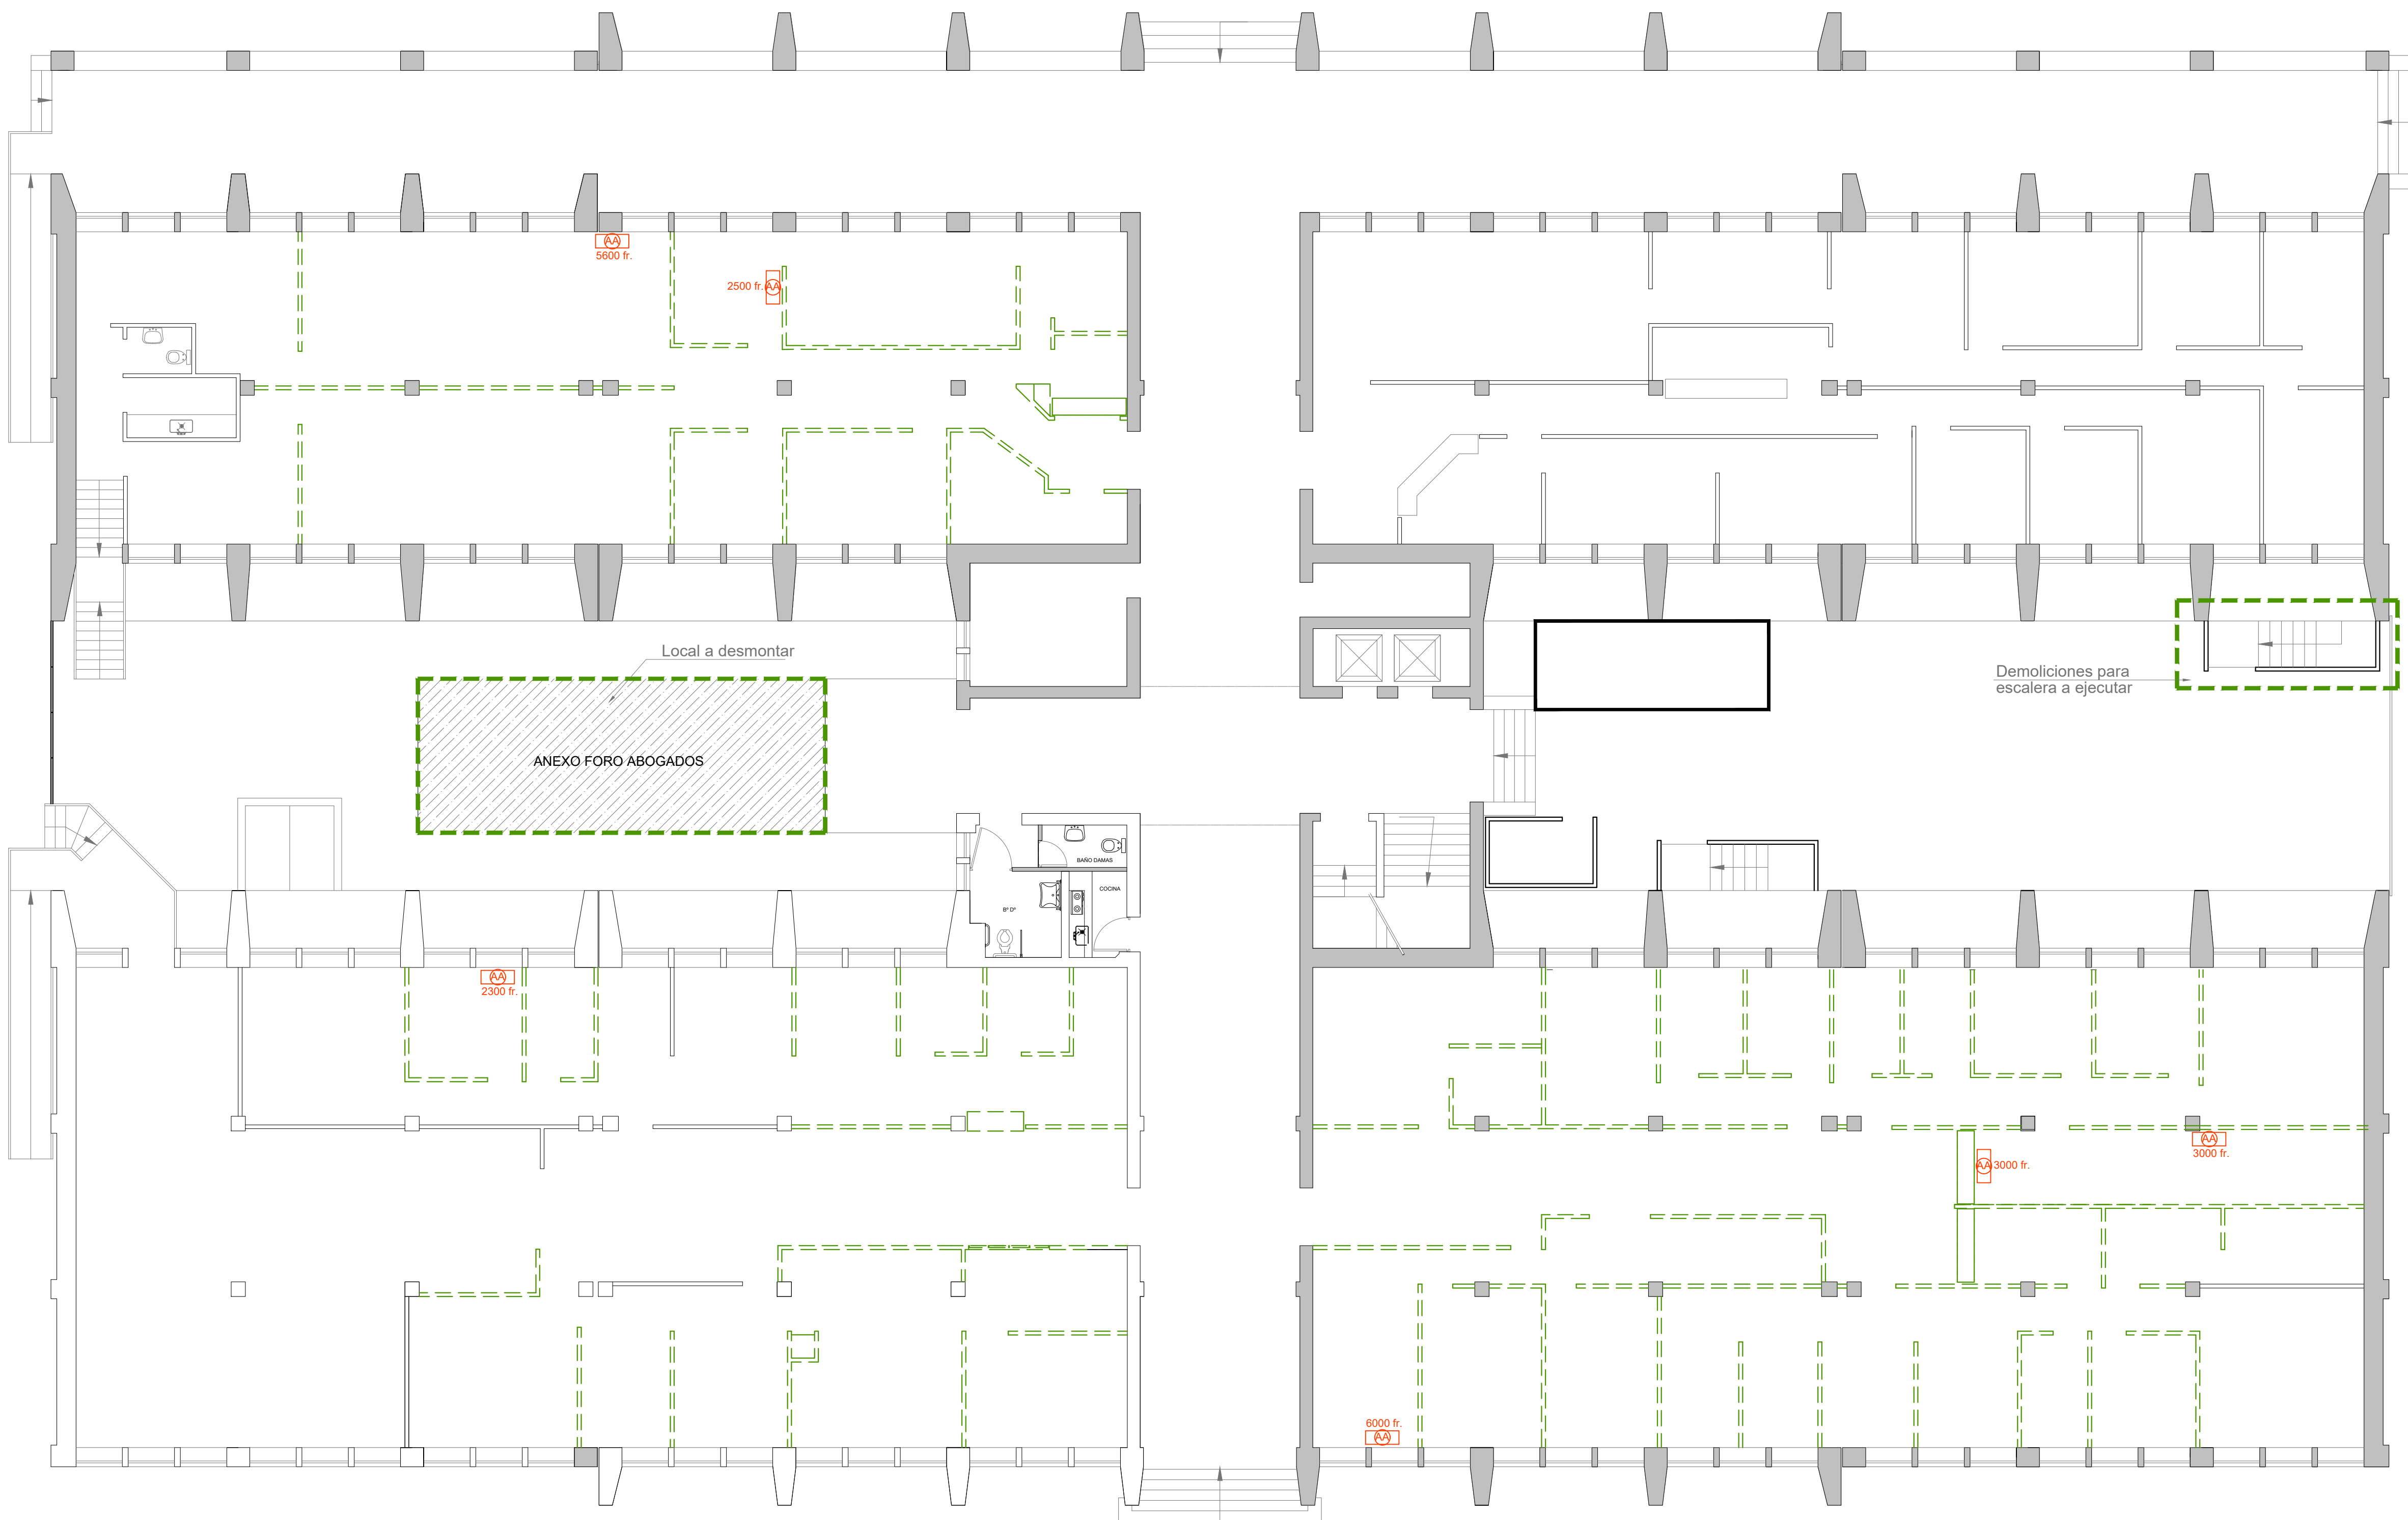


PLANTA DA 1A

REFERENCIAS:

- Tabiques a retirar.
- AA Equipo Aire Acond. a retirar.

PODER JUDICIAL PROVINCIA DE SAN JUAN		
DIRECCIÓN DE SERVICIOS GENERALES		
DESTINO DE LA OBRA : SISTEMA ACUSATORIO PENAL		Revisión N° 14.-
PLANO N°:	ESCALA:	FECHA:
06	1:100	02/11/2020

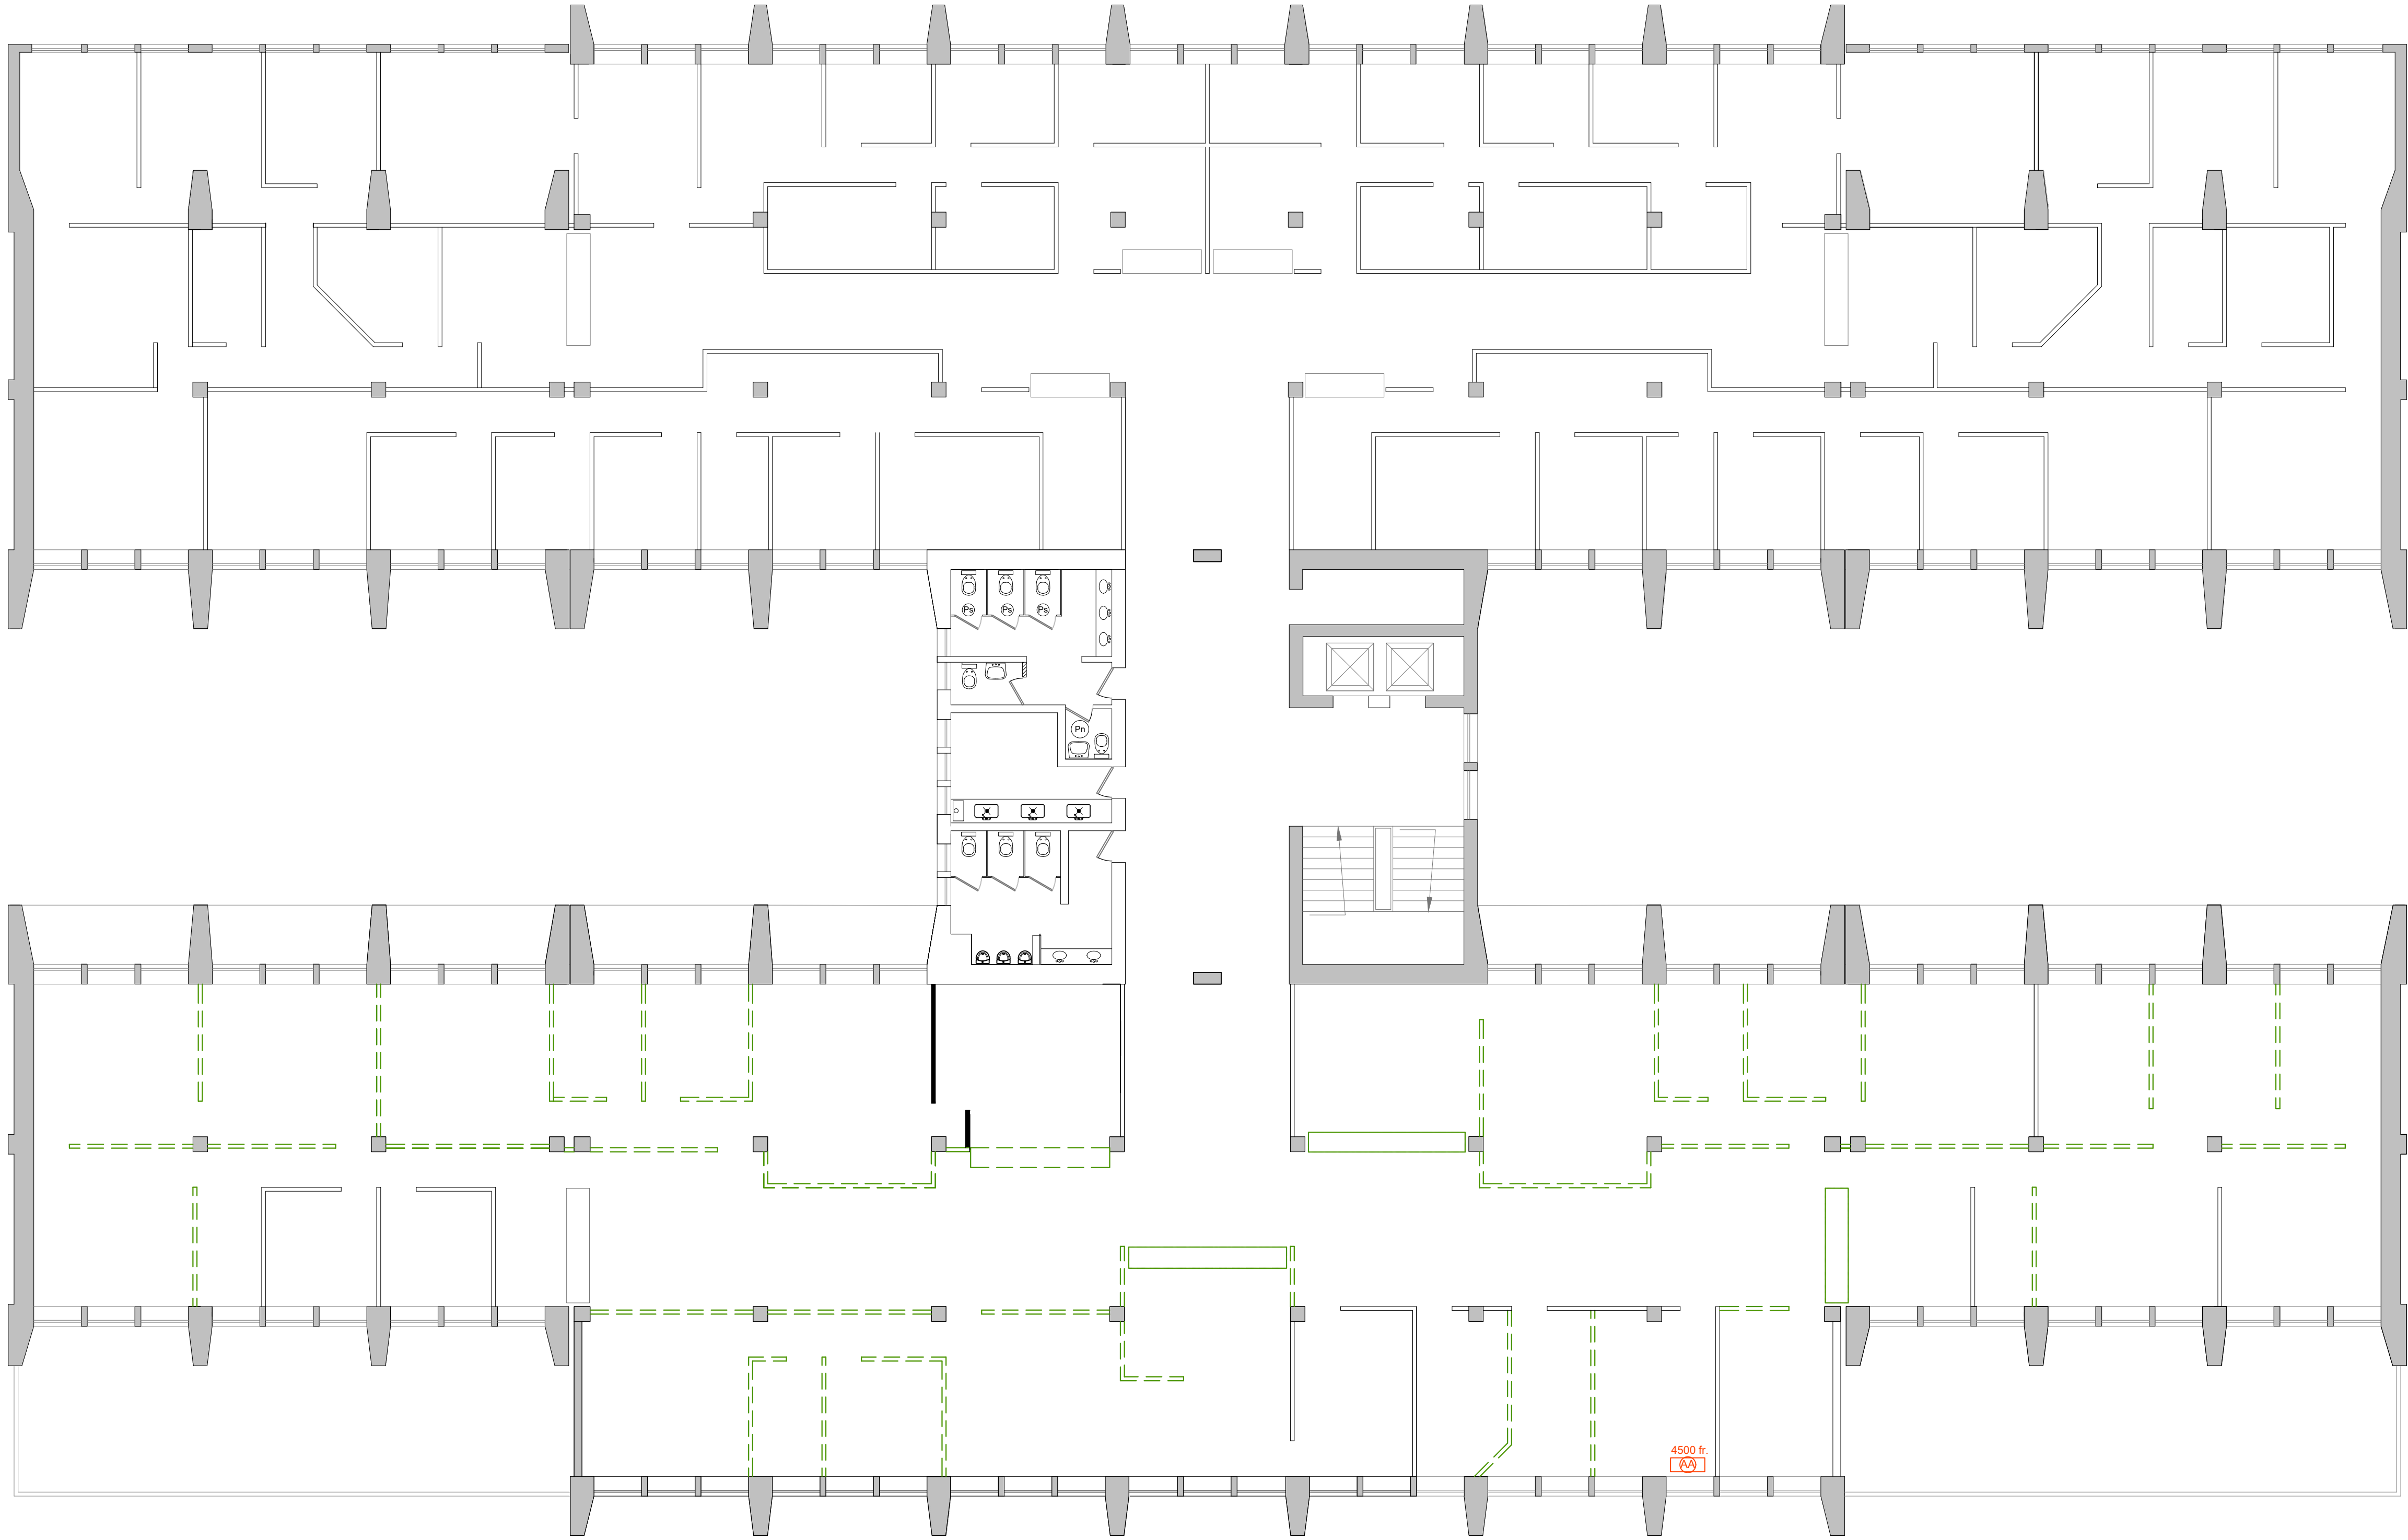


PLANTA PRIMER PISO

REFERENCIAS:

- Tabiques a retirar.
- AA Equipo Aire Acond. a retirar.

PODER JUDICIAL PROVINCIA DE SAN JUAN		
DIRECCIÓN DE SERVICIOS GENERALES		
DESTINO DE LA OBRA : SISTEMA ACUSATORIO PENAL		Revisión N° 14.-
PLANO N°:	ESCALA:	FECHA:
07	1:100	02/11/2020
PLANO: EXTRACCIONES.		

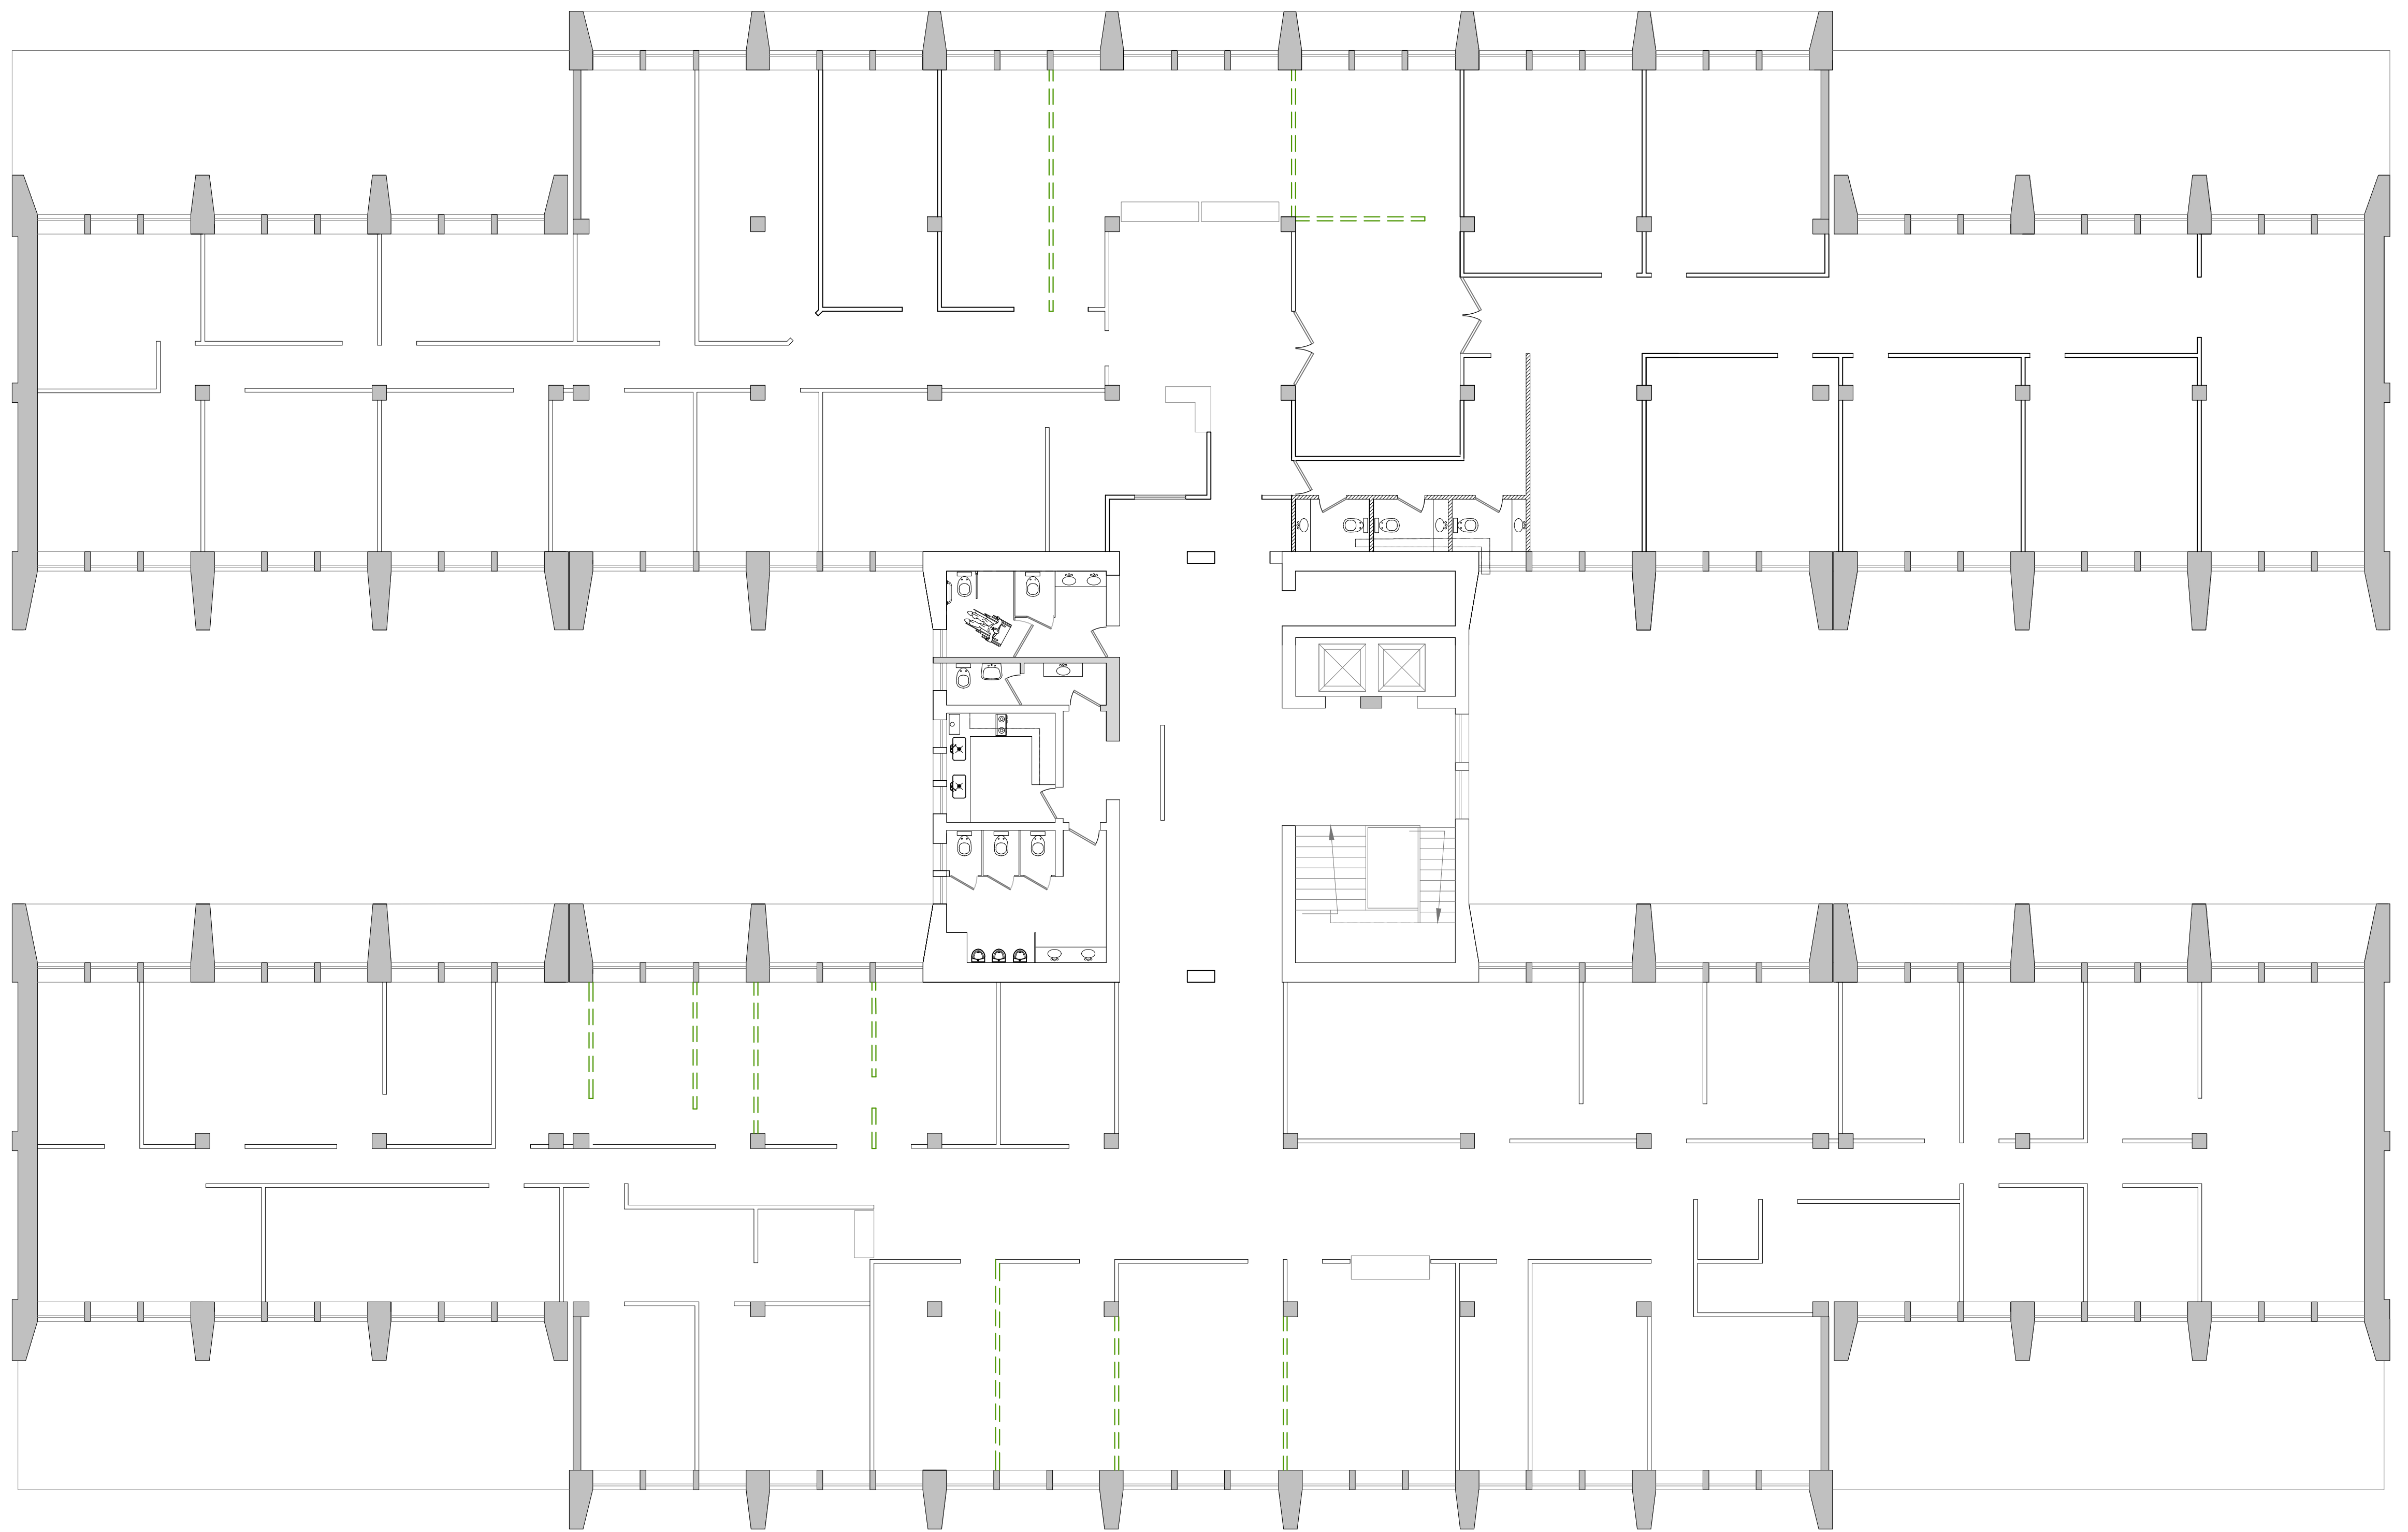

PLANTA SEGUNDO PISO

REFERENCIAS:

- Tabiques a retirar.
- AA Equipo Aire Acond. a retirar.

PODER JUDICIAL PROVINCIA DE SAN JUAN		
DIRECCIÓN DE SERVICIOS GENERALES		
DESTINO DE LA OBRA : SISTEMA ACUSATORIO PENAL		Revisión N° 14.-
PLANO N°:	ESCALA:	FECHA:
08	1:100	02/11/2020
PLANO: EXTRACCIONES.		




PLANTA SUBSUELO

REFERENCIAS:

- Plafón LED 60x60 cm de embutir
- Luminarias colgantes
- Listón estanco doble tubo led

- Equipo Arire Acond. existentes.
- Equipo Arire Acond. a instalar.


PODER JUDICIAL PROVINCIA DE SAN JUAN			
DIRECCIÓN DE SERVICIOS GENERALES			
DESTINO DE LA OBRA : SISTEMA ACUSATORIO PENAL			Revisión N° 14.-
PLANO: LUMINARIAS - AIRES ACONDICIONADOS.	PLANO N°: 09	ESCALA: 1:100	FECHA: 02/11/2020

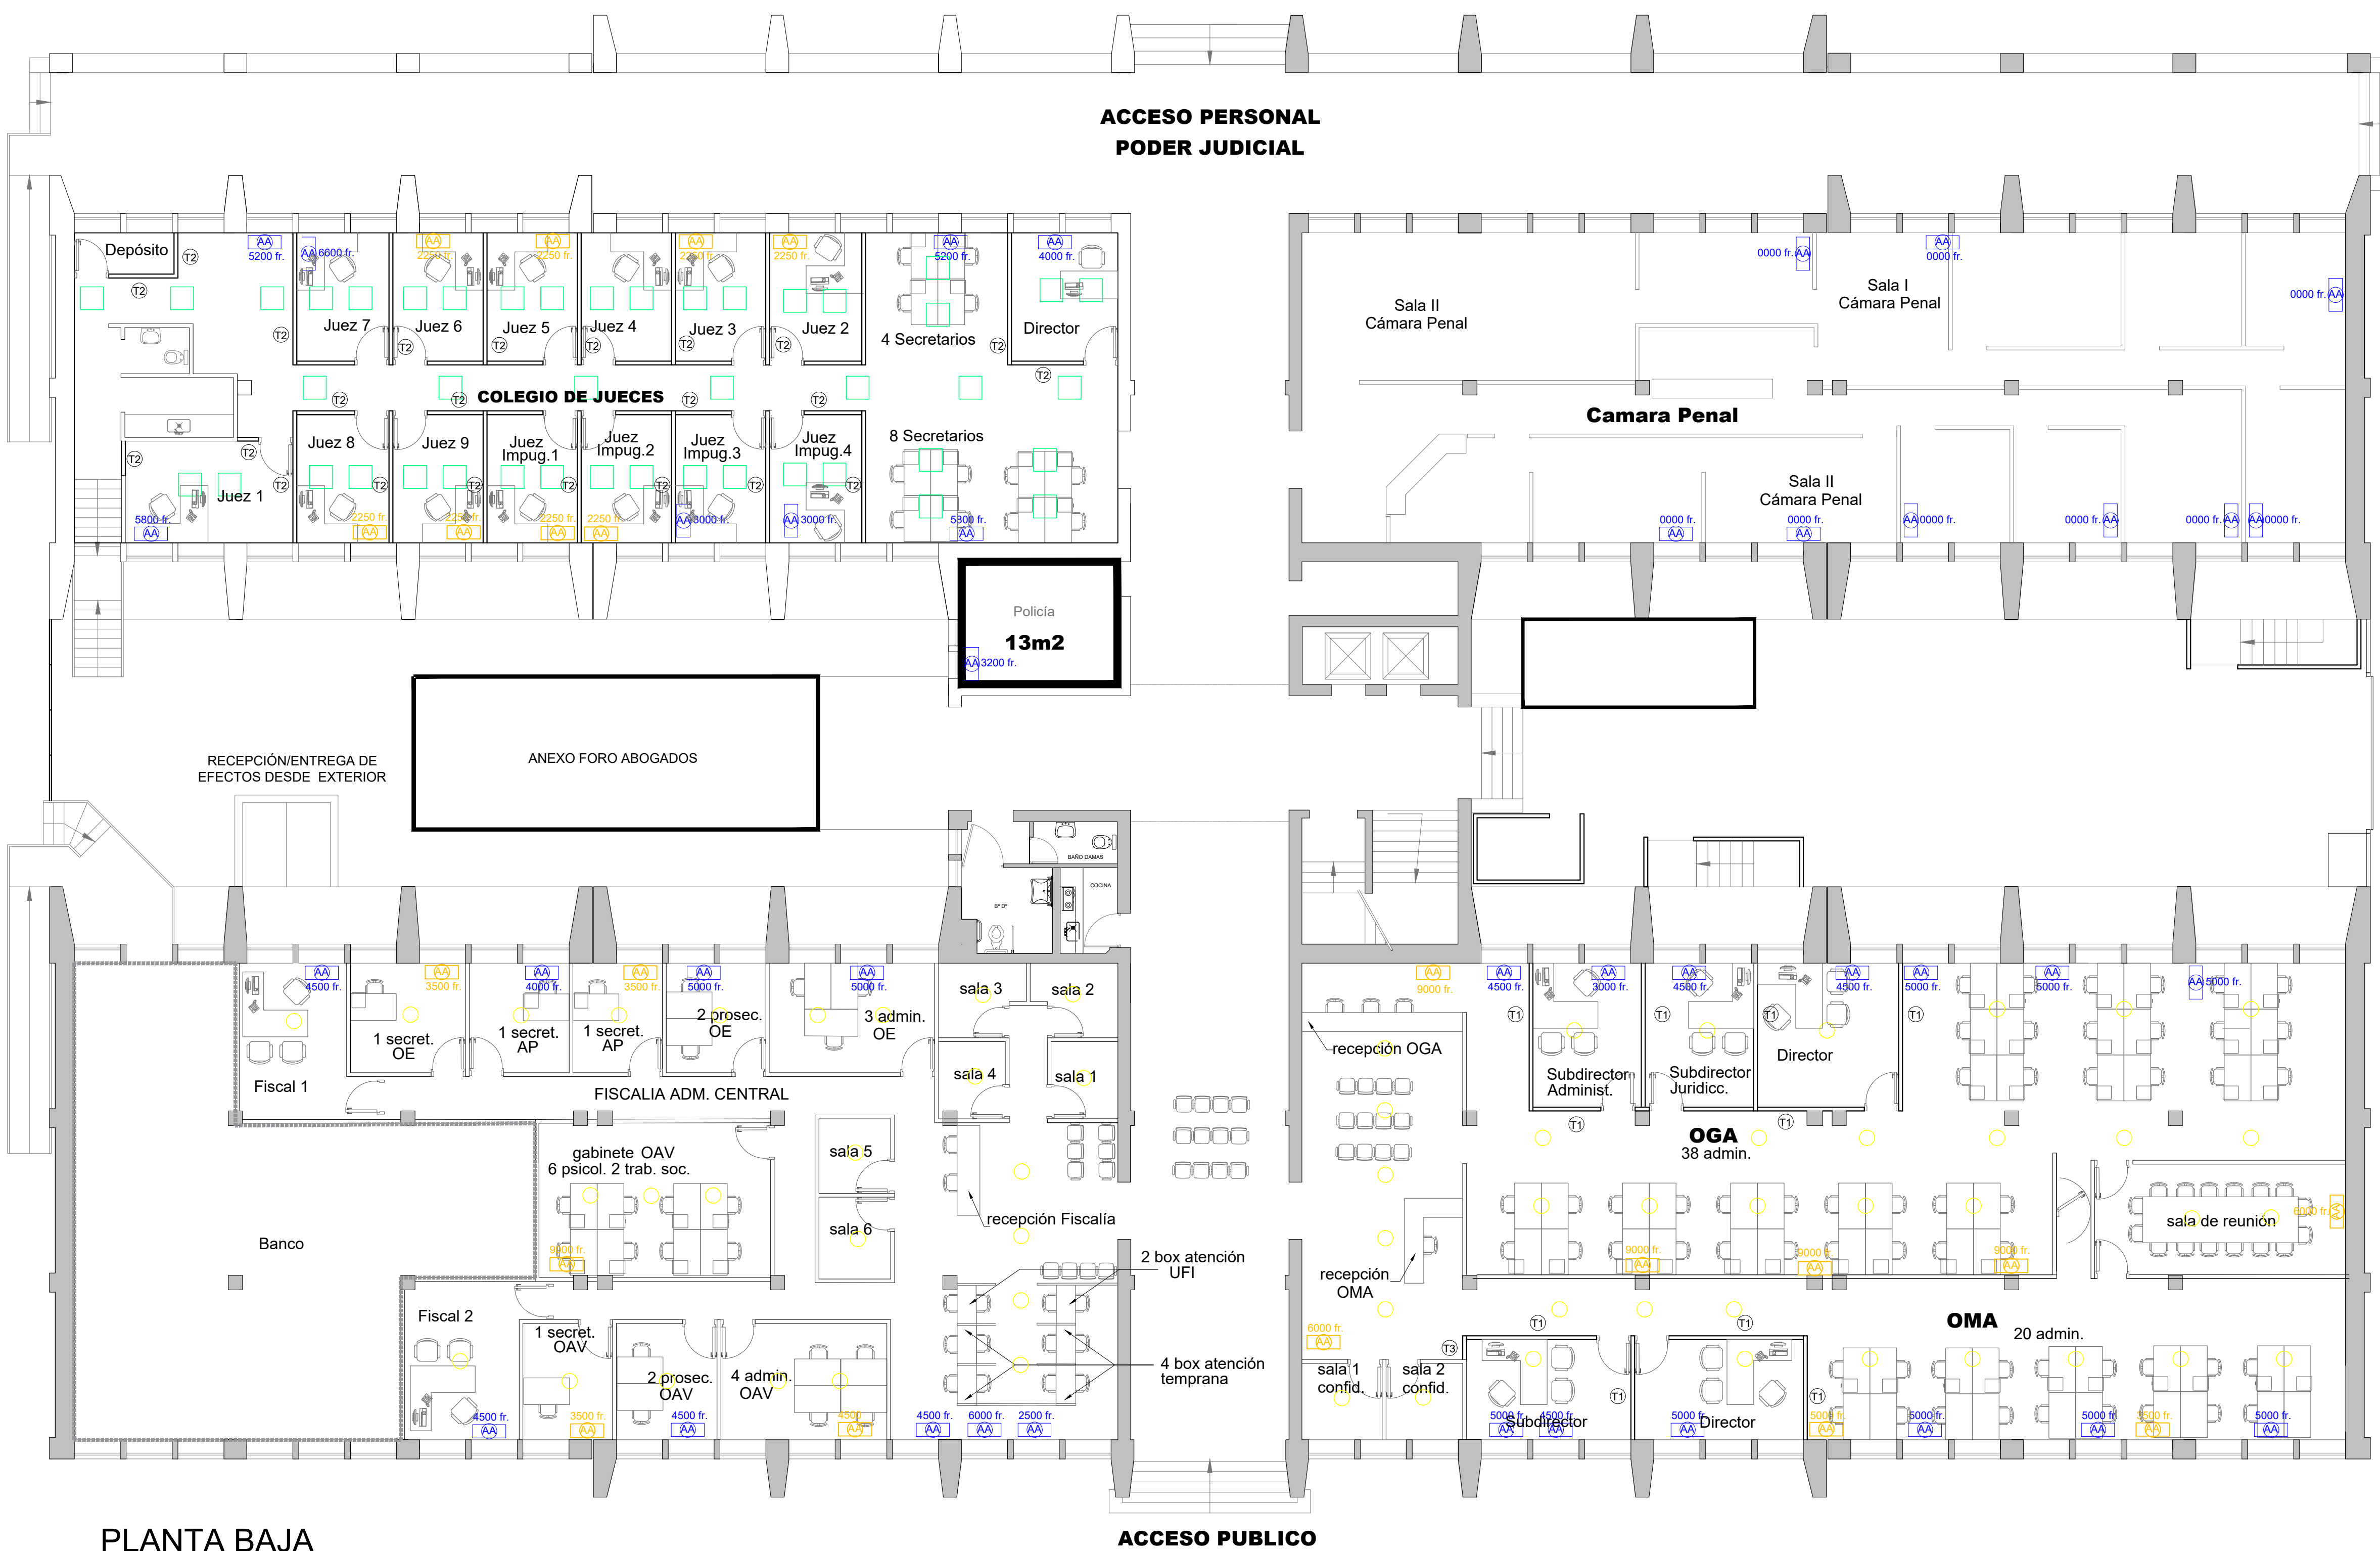

- REFERENCIAS:
- Plafón LED 60x60 cm de embutir
 - Luminarias colgantes
 - Listón estanco doble tubo led

- Equipo Aire Acond. existentes.
- Equipo Aire Acond. a instalar.

PODER JUDICIAL PROVINCIA DE SAN JUAN			
DIRECCIÓN DE SERVICIOS GENERALES			
DESTINO DE LA OBRA : SISTEMA ACUSATORIO PENAL			Revisión N° 14.-
PLANO: LUMINARIAS - AIRES ACONDICIONADOS.			PLANO N°: 10
			ESCALA: 1:100
			FECHA: 02/11/2020

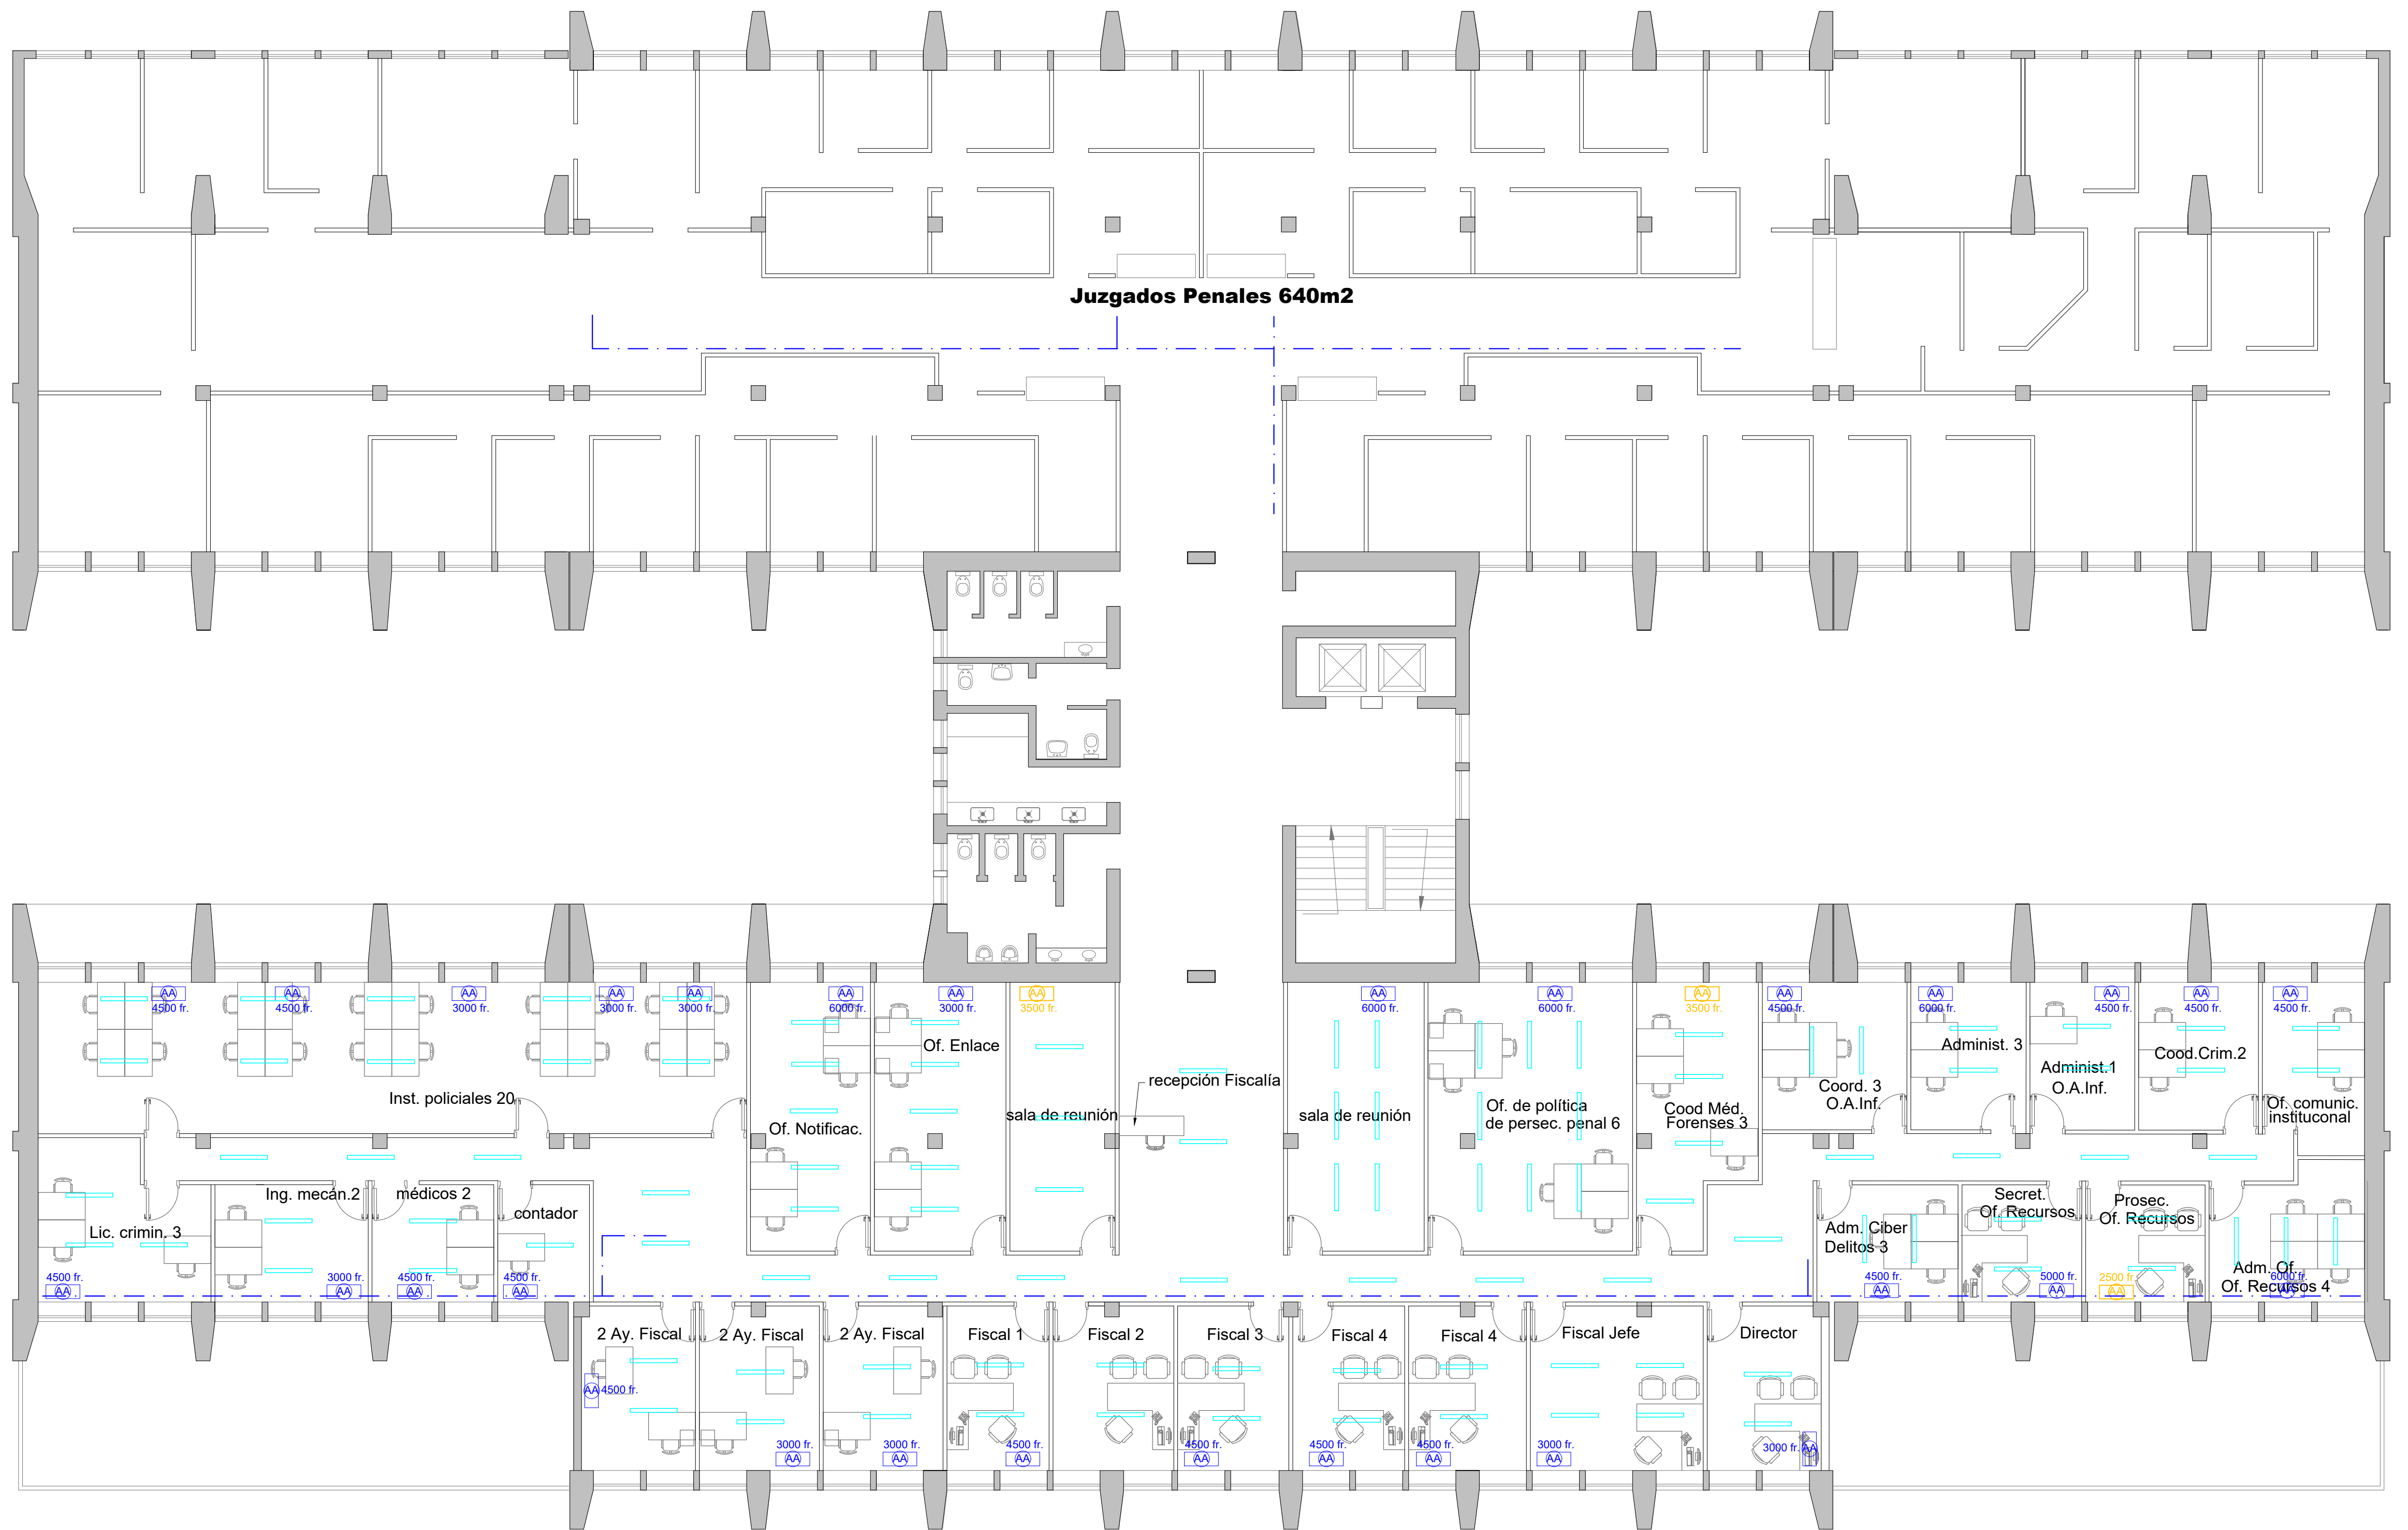


PLANTA PRIMER PISO

REFERENCIAS:

- Plafón LED 60x60 cm de embutir
- Luminarias colgantes
- Listón estanco doble tubo led

- Equipo Arire Acond. existentes.
- Equipo Arire Acond. a instalar.

PODER JUDICIAL PROVINCIA DE SAN JUAN		
DIRECCIÓN DE SERVICIOS GENERALES		
DESTINO DE LA OBRA : SISTEMA ACUSATORIO PENAL		Revisión N° 14.-
PLANO: LUMINARIAS - AIRES ACONDICIONADOS.	PLANO N°: 11	ESCALA: 1:100 FECHA: 02/11/2020

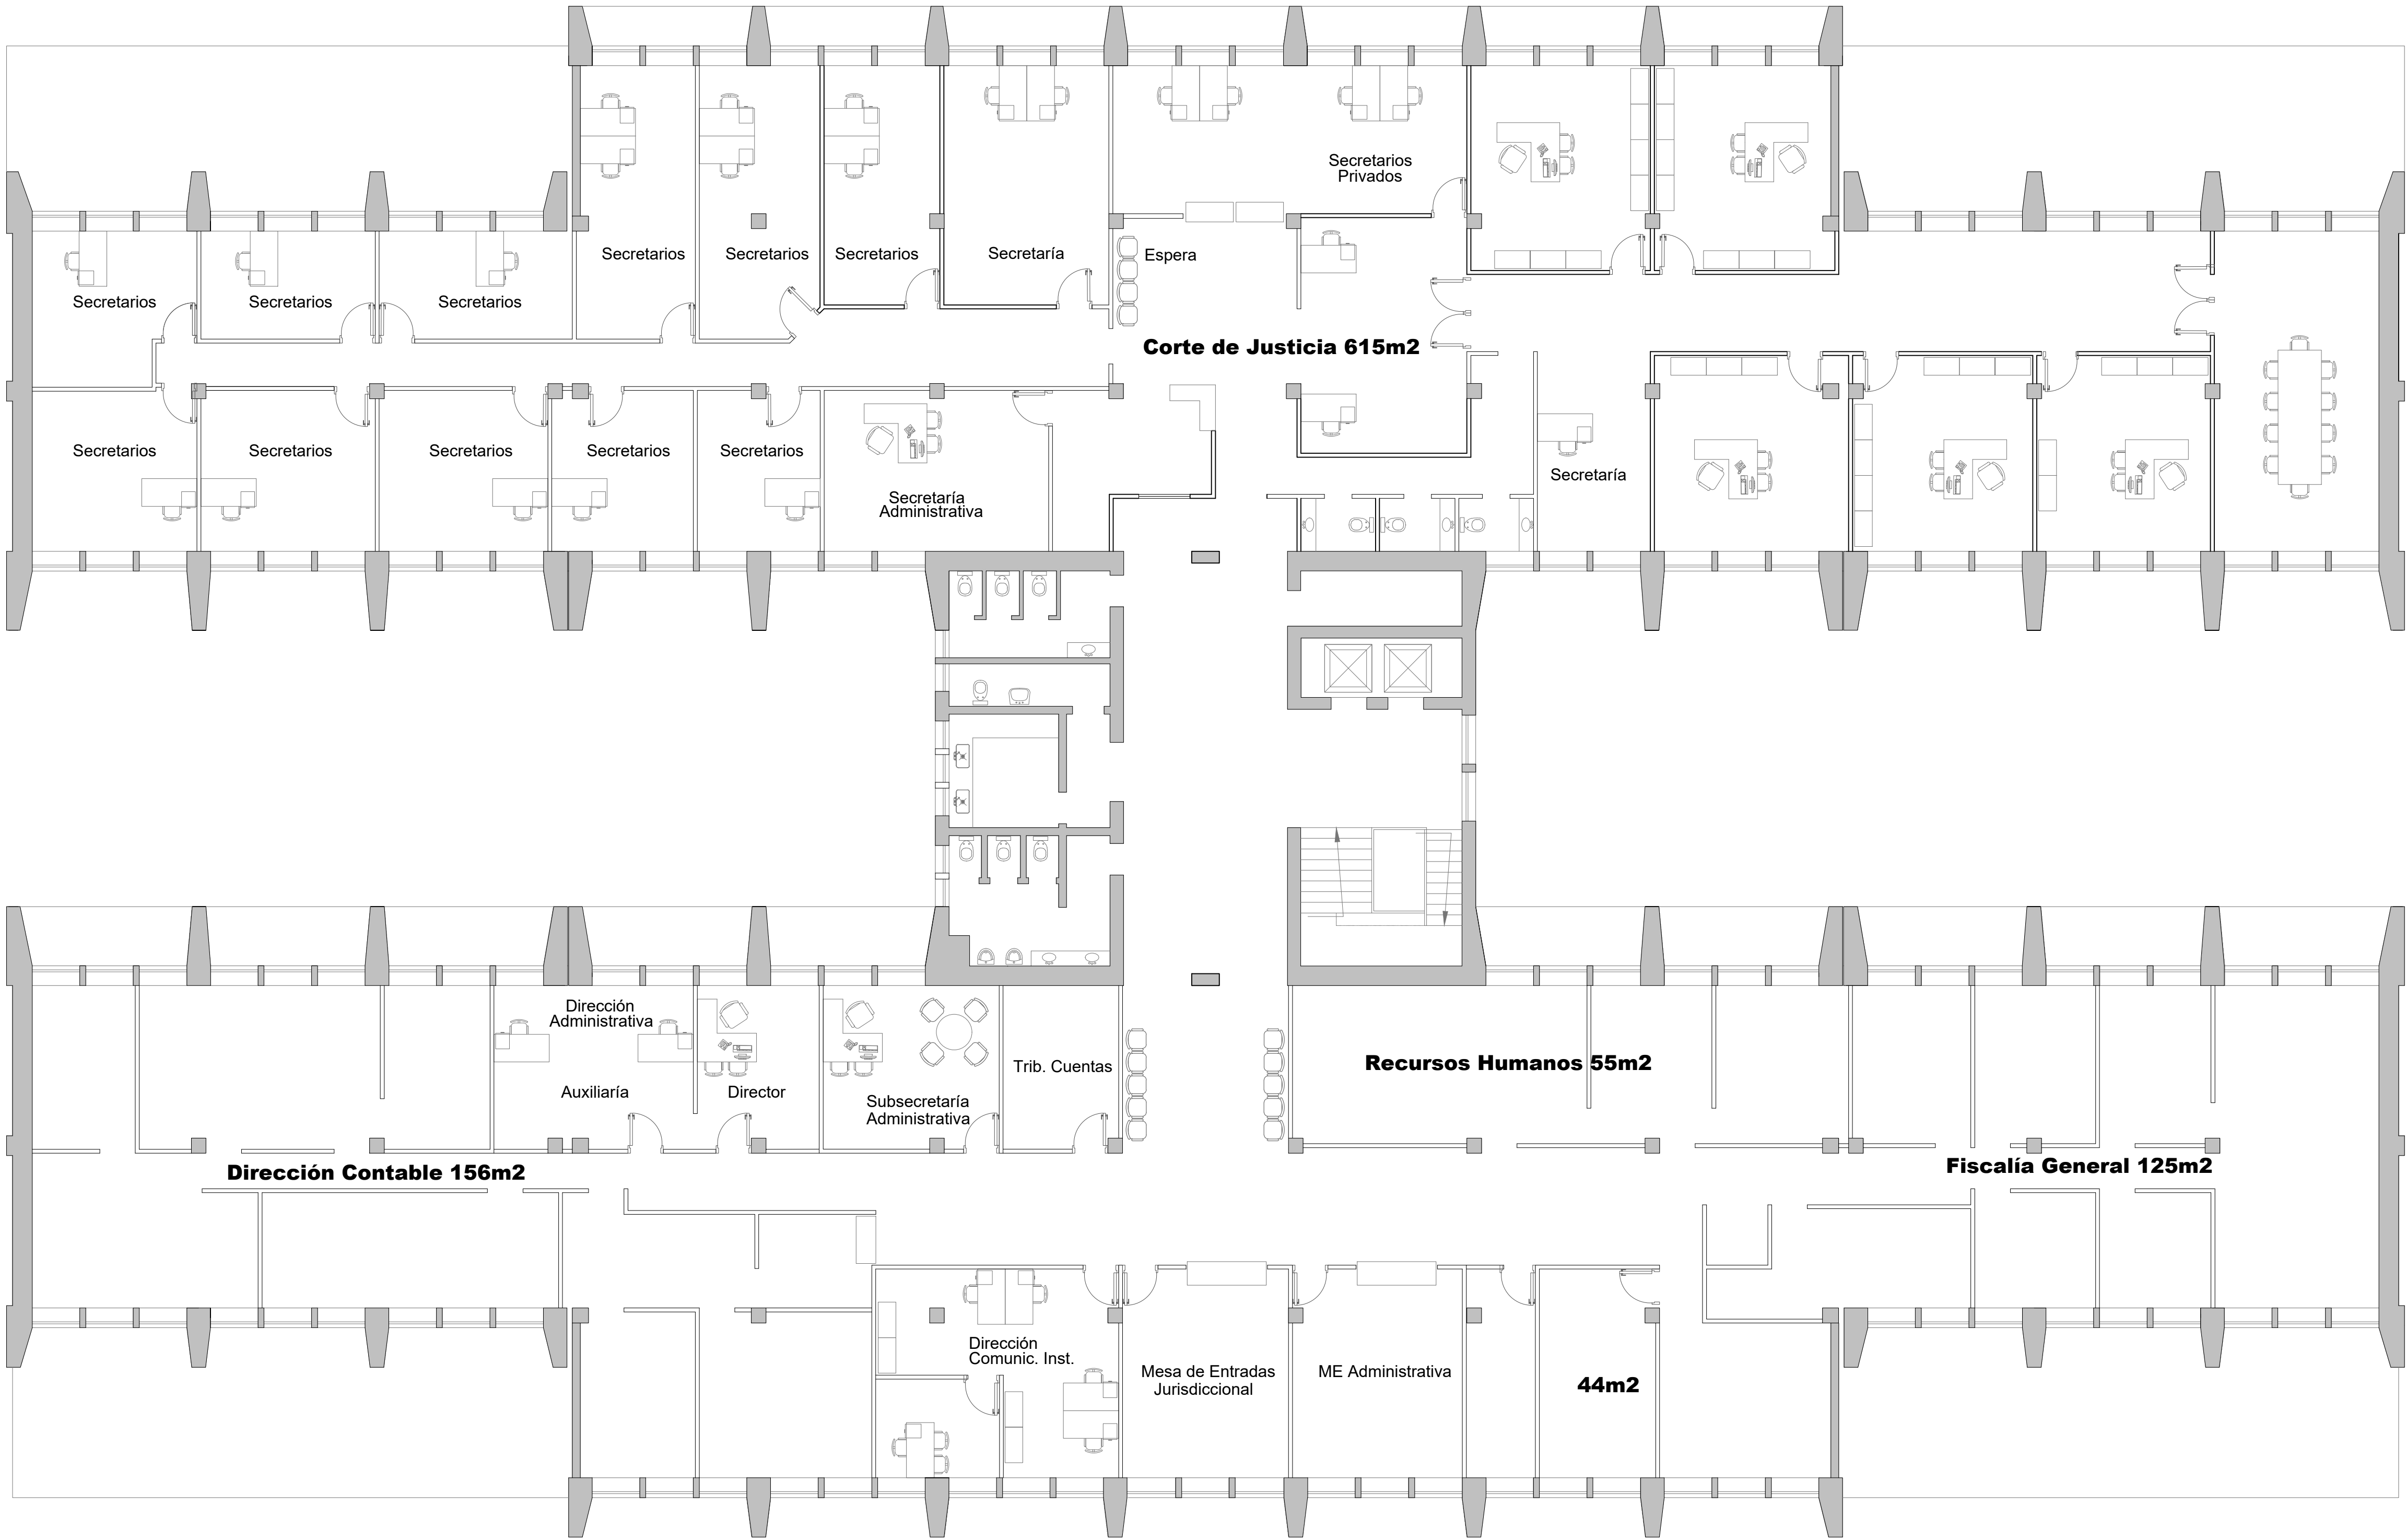

PLANTA SEGUNDO PISO

REFERENCIAS:

- Plafón LED 60x60 cm de embutir
- Luminarias colgantes
- Listón estanco doble tubo led

- Equipo Aire Acond. existentes.
- Equipo Aire Acond. a instalar.

PODER JUDICIAL PROVINCIA DE SAN JUAN			
DIRECCIÓN DE SERVICIOS GENERALES			
DESTINO DE LA OBRA : SISTEMA ACUSATORIO PENAL			Revisión N° 14.-
PLANO: LUMINARIAS - AIRES ACONDICIONADOS.	PLANO N°: 12	ESCALA: 1:100	FECHA: 02/11/2020



PLANTA SUBSUELO

REFERENCIAS:

- Bandejas portacables existentes.
- Bandejas portacables nuevas.
- Zocaloductos portacables.

- PT Periscopio Telefonía (1 boca c/2 tomas dobles+ 1 boca datos rj45 y 1 telefonía rj45)
- PD Periscopio Datos (1 boca c/2 tomas dobles + 1 boca datos rj45 y 1 ficha hembra rj45 de telefonía)
- TV Televisor (1 boca c/2 tomas dobles + 1 boca datos rj45)
- R Reloj Fichada Personal (1 boca c/1 tomacorriente + 1 boca datos rj45)

- Rack Rack de Piso (1 boca c/2 tomas dobles + 1 boca datos rj45)
- S Periscopio para Rack de Sala (1 caja rectáng. c/1 ficha hembra rj45)
- I Periscopio Impresoras de Red (1 boca c/2 tomas dobles + 1 boca datos rj45)
- V Cámara Seguridad (1 caja rectáng. c/1 boca datos rj45)

- P Parlantes (1 caja c/1 toma)
- C Cámara IP de Sala (2 cajas rectáng. c/1 ficha hembra rj45 c/u interconectadas)
- W Acces Point (1 boca c/1 toma + 1 boca datos rj45)

PODER JUDICIAL PROVINCIA DE SAN JUAN		
DIRECCIÓN DE SERVICIOS GENERALES		
DESTINO DE LA OBRA : SISTEMA ACUSATORIO PENAL		Revisión N° 14.-
PLANO N°:	ESCALA:	FECHA:
13	1:100	02/11/2020
PLANO: ELECTRICIDAD - DATOS.		



PLANTA BAJA

REFERENCIAS:


- Bandejas portacables existentes.
- Bandejas portacables nuevas.
- Zocaloductos portacables.

- PT Periscopio Telefonía (1 boca c/2 tomas dobles+ 1 boca datos rj45 y 1 telefonía rj45)
- PD Periscopio Datos (1 boca c/2 tomas dobles + 1 boca datos rj45 y 1 ficha hembra rj45 de telefonía)
- TV Televisor (1 boca c/2 tomas dobles + 1 boca datos rj45)
- R Reloj Fichada Personal (1 boca c/1 tomacorriente + 1 boca datos rj45)

- Rack Rack de Piso (1 boca c/2 tomas dobles + 1 boca datos rj45)
- S Periscopio para Rack de Sala (1 caja rectáng. c/1 ficha hembra rj45)
- I Periscopio Impresoras de Red (1 boca c/2 tomas dobles + 1 boca datos rj45)
- V Cámara Seguridad (1 caja rectáng. c/1 boca datos rj45)

- P Parlantes (1 caja c/1 toma)
- C Cámara IP de Sala (2 cajas rectáng. c/1 ficha hembra rj45 c/u interconectadas)
- W Acces Point (1 boca c/1 toma + 1 boca datos rj45)

PODER JUDICIAL PROVINCIA DE SAN JUAN		
DIRECCIÓN DE SERVICIOS GENERALES		
DESTINO DE LA OBRA : SISTEMA ACUSATORIO PENAL		Revisión N° 14.-
PLANO: ELECTRICIDAD - DATOS.	PLANO N°: 14	ESCALA: 1:100 FECHA: 02/11/2020

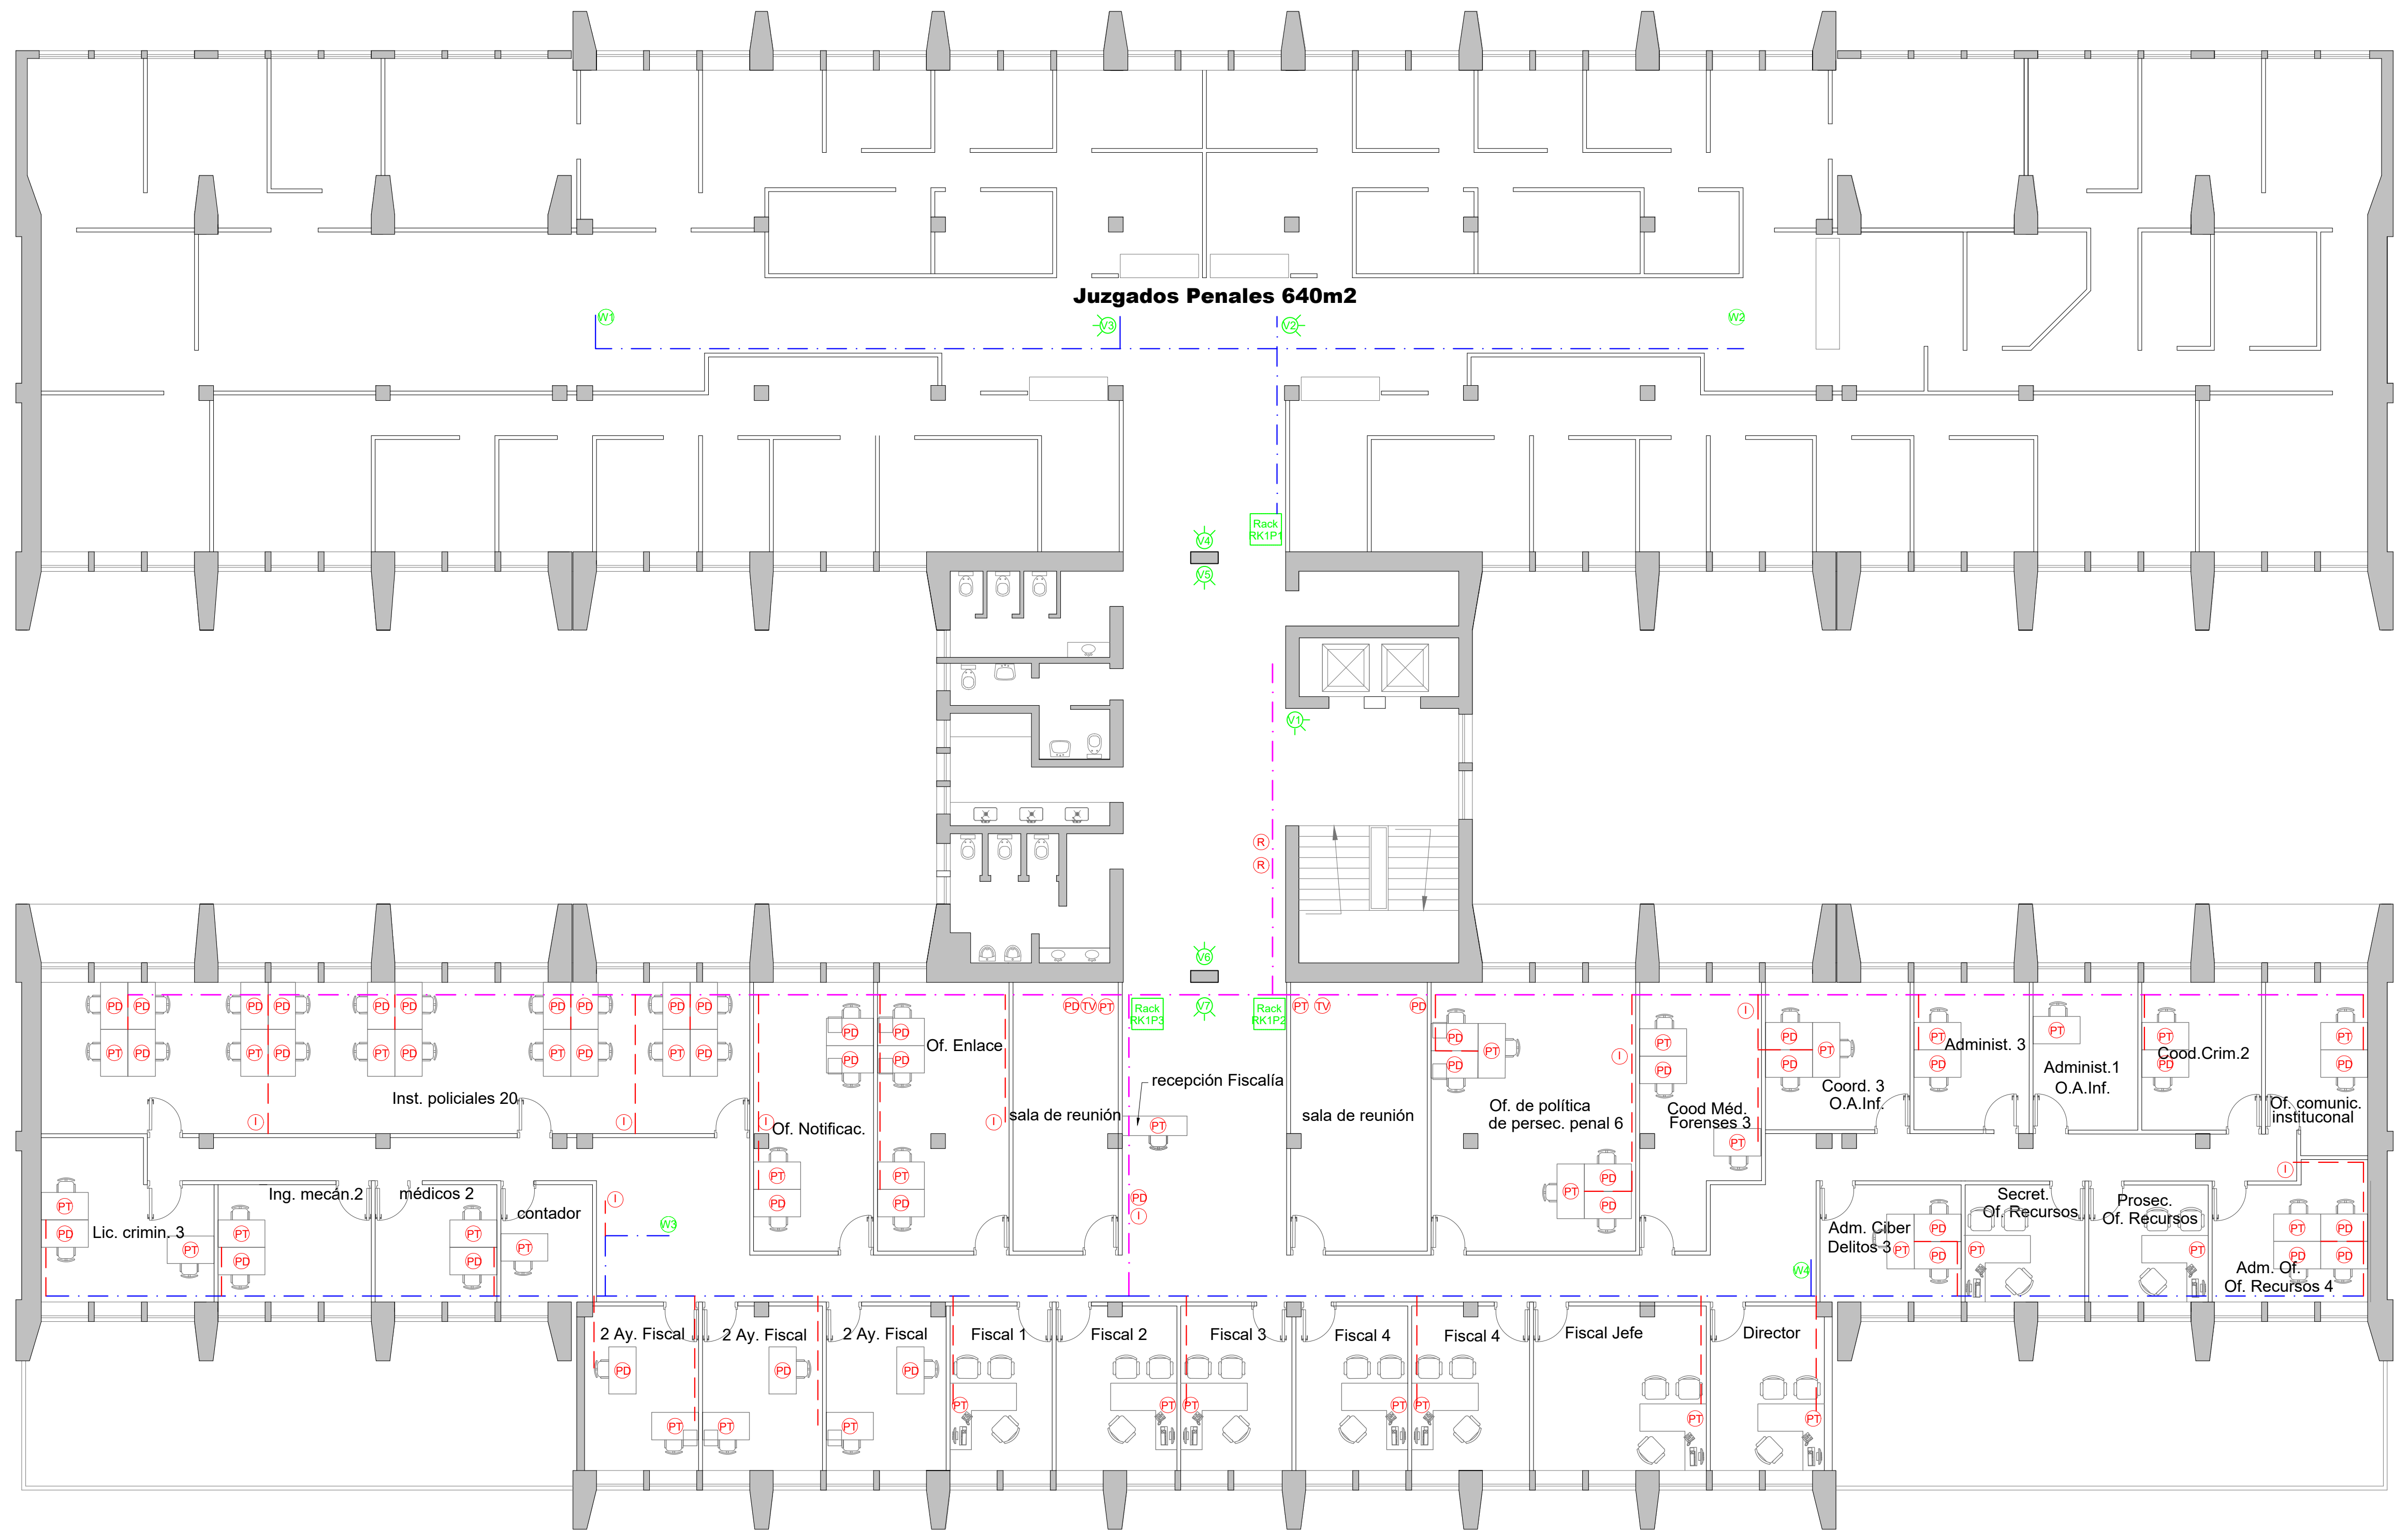

PLANTA PRIMER PISO

REFERENCIAS:

- Bandejas portacables existentes.
- Bandejas portacables nuevas.
- Zocaloductos portacables.
- PT Periscopio Telefonía (1 boca c/2 tomas dobles+ 1 boca datos rj45 y 1 telefonía rj45)
- PD Periscopio Datos (1 boca c/2 tomas dobles + 1 boca datos rj45 y 1 ficha hembra rj45 de telefonía)
- TV Televisor (1 boca c/2 tomas dobles + 1 boca datos rj45)
- R Reloj Fichada Personal (1 boca c/1 tomacorriente + 1 boca datos rj45)
- Rack Rack de Piso (1 boca c/2 tomas dobles + 1 boca datos rj45)
- S Periscopio para Rack de Sala (1 caja rectáng. c/1 ficha hembra rj45)
- I Periscopio Impresoras de Red (1 boca c/2 tomas dobles + 1 boca datos rj45)
- V Cámara Seguridad (1 caja rectáng. c/1 boca datos rj45)
- P Parlantes (1 caja c/1 toma)
- C Cámara IP de Sala (2 cajas rectáng. c/1 ficha hembra rj45 c/u interconectadas)
- W Acces Point (1 boca c/1 toma + 1 boca datos rj45)

PODER JUDICIAL PROVINCIA DE SAN JUAN			
DIRECCIÓN DE SERVICIOS GENERALES			
DESTINO DE LA OBRA : SISTEMA ACUSATORIO PENAL			Revisión N° 14.-
PLANO: ELECTRICIDAD - DATOS.			PLANO N°: 15
			ESCALA: 1:100
			FECHA: 02/11/2020



PLANTA SEGUNDO PISO

REFERENCIAS:




- Bandejas portacables existentes.
- Bandejas portacables nuevas.
- Zocaloductos portacables.

- PT** Periscopio Telefonía (1 boca c/2 tomas dobles+ 1 boca datos rj45 y 1 telefonía rj45)
- PD** Periscopio Datos (1 boca c/2 tomas dobles + 1 boca datos rj45 y 1 ficha hembra rj45 de telefonía)
- TV** Televisor (1 boca c/2 tomas dobles + 1 boca datos rj45)
- R** Reloj Fichada Personal (1 boca c/1 tomacorriente + 1 boca datos rj45)

- Rack** Rack de Piso (1 boca c/2 tomas dobles + 1 boca datos rj45)
- S** Periscopio para Rack de Sala (1 caja rectáng. c/1 ficha hembra rj45)
- I** Periscopio Impresoras de Red (1 boca c/2 tomas dobles + 1 boca datos rj45)
- V** Cámara Seguridad (1 caja rectáng. c/1 boca datos rj45)


- P** Parlantes (1 caja c/1 toma)
- C** Cámara IP de Sala (2 cajas rectáng. c/1 ficha hembra rj45 c/u interconectadas)
- W** Acces Point (1 boca c/1 toma + 1 boca datos rj45)

PODER JUDICIAL PROVINCIA DE SAN JUAN			
DIRECCIÓN DE SERVICIOS GENERALES			
DESTINO DE LA OBRA : SISTEMA ACUSATORIO PENAL			Revisión N° 14.-
PLANO N°:	ESCALA:	FECHA:	
16	1:100	02/11/2020	

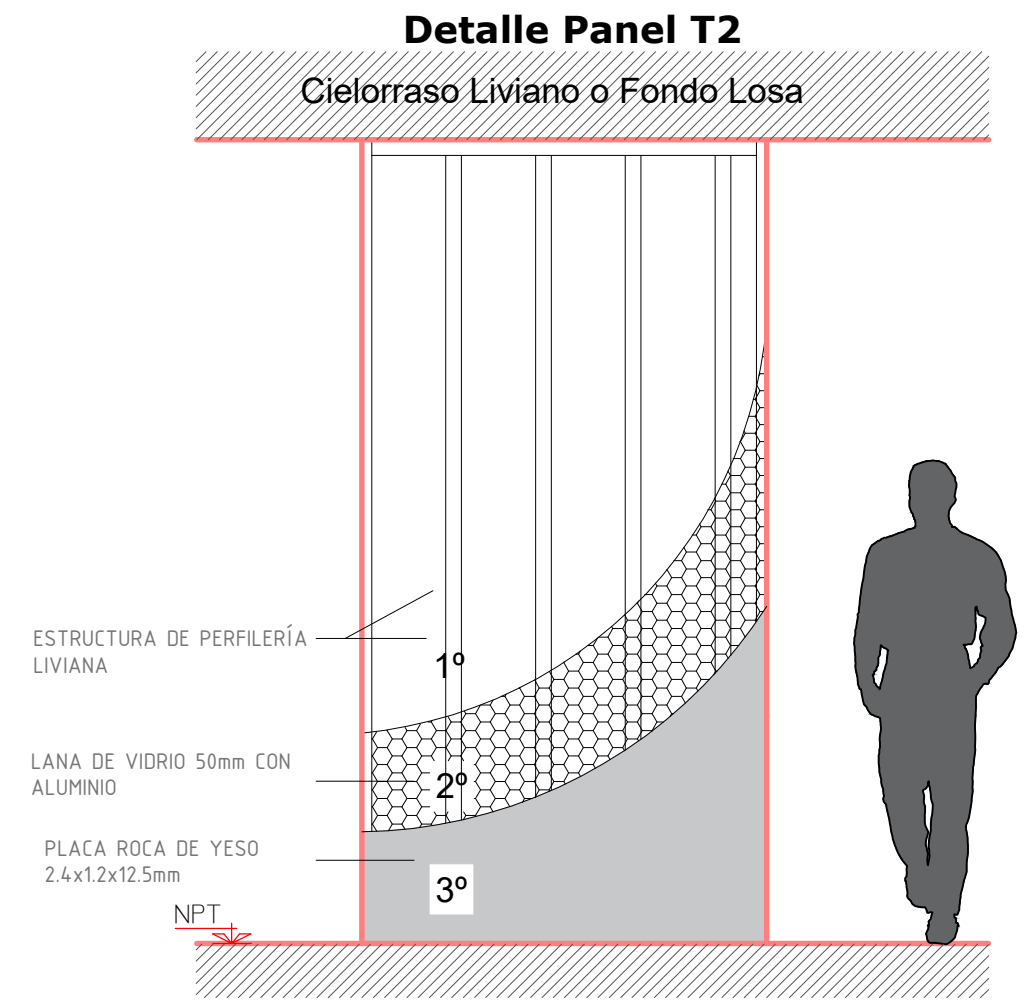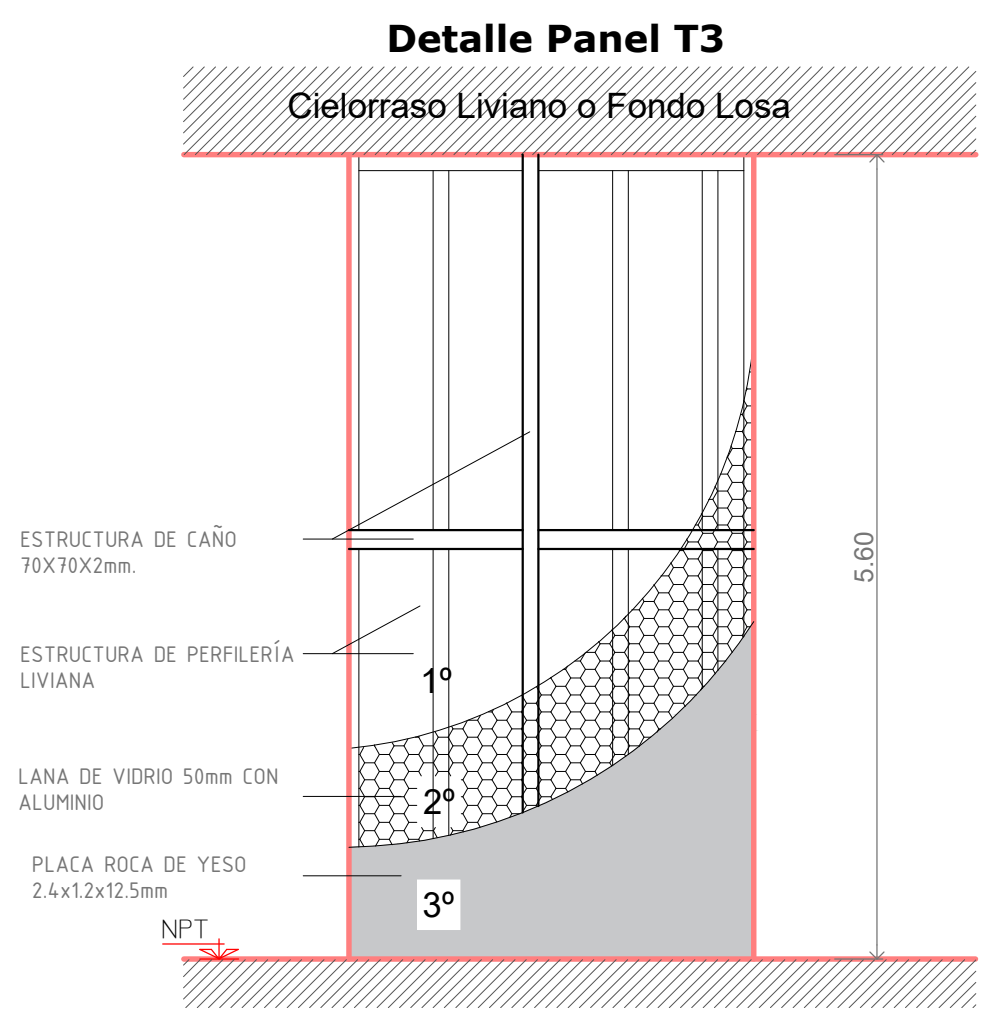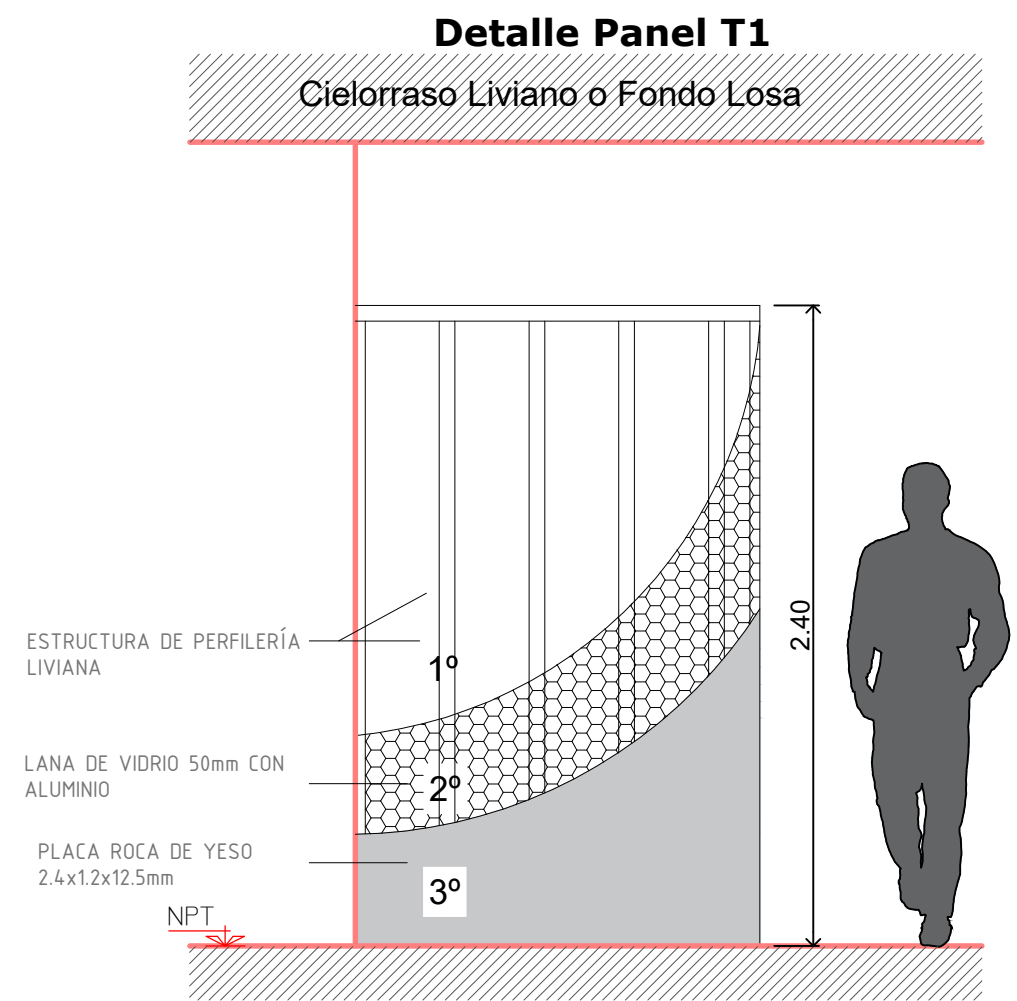


PODER JUDICIAL PROVINCIA DE SAN JUAN			
DIRECCIÓN DE SERVICIOS GENERALES			
DESTINO DE LA OBRA : SISTEMA ACUSATORIO PENAL			Revisión N° 14.-
PLANO: DETALLE TABIQUES.			PLANO N°: 17
		ESCALA: 1:100	FECHA: 02/11/2020


Planta

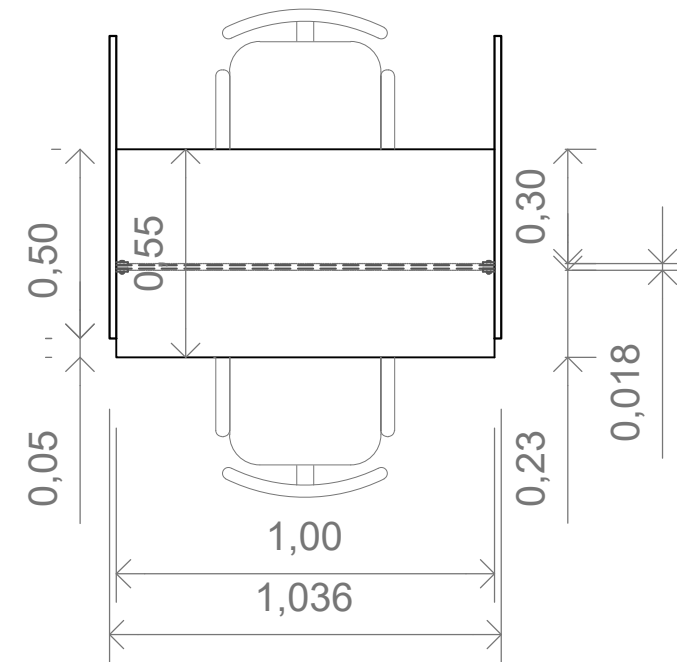


Corte Transversal

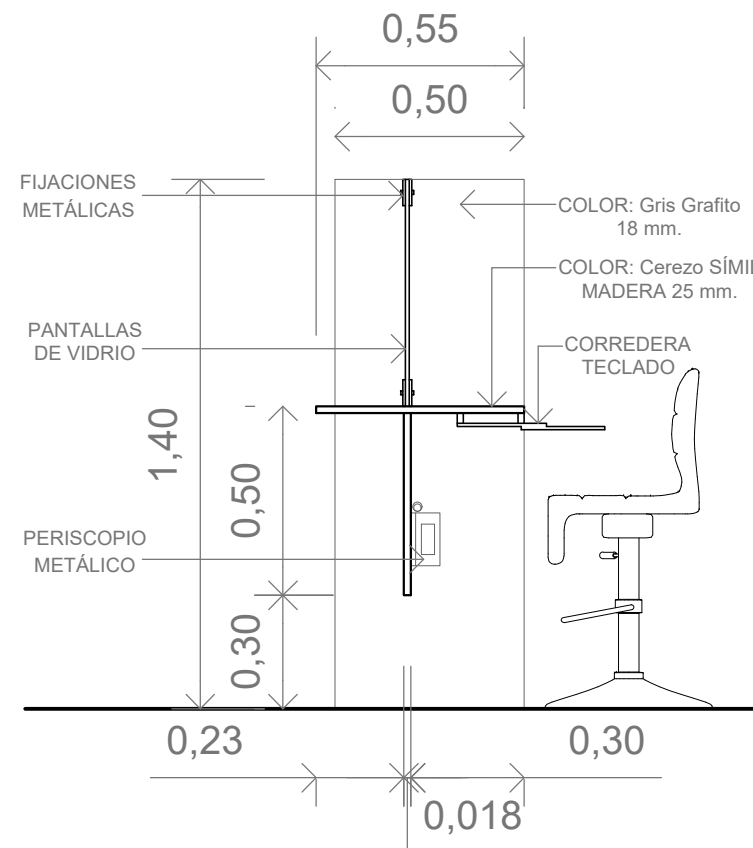

Vista Frontal

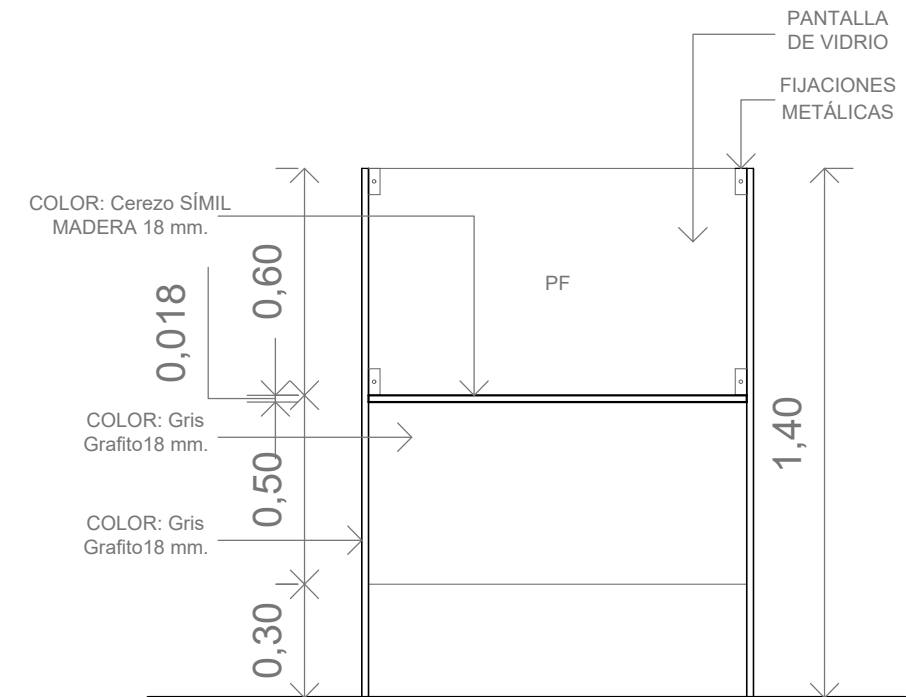

Vista Posterior

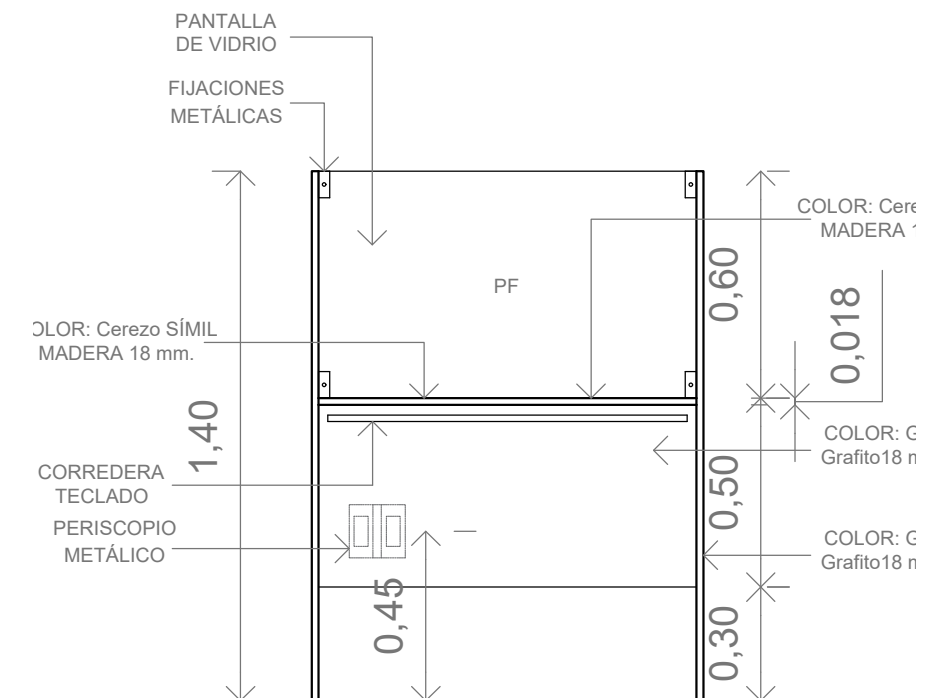

PODER JUDICIAL PROVINCIA DE SAN JUAN

DIRECCIÓN DE SERVICIOS GENERALES

DESTINO DE LA OBRA : SISTEMA ACUSATORIO PENAL

Revisión N° 14.-

PLANO: DETALLE MOBILIARIO.

PLANO N°:
18

ESCALA:

FECHA:
02/11/2020