




PLANTA BAJA

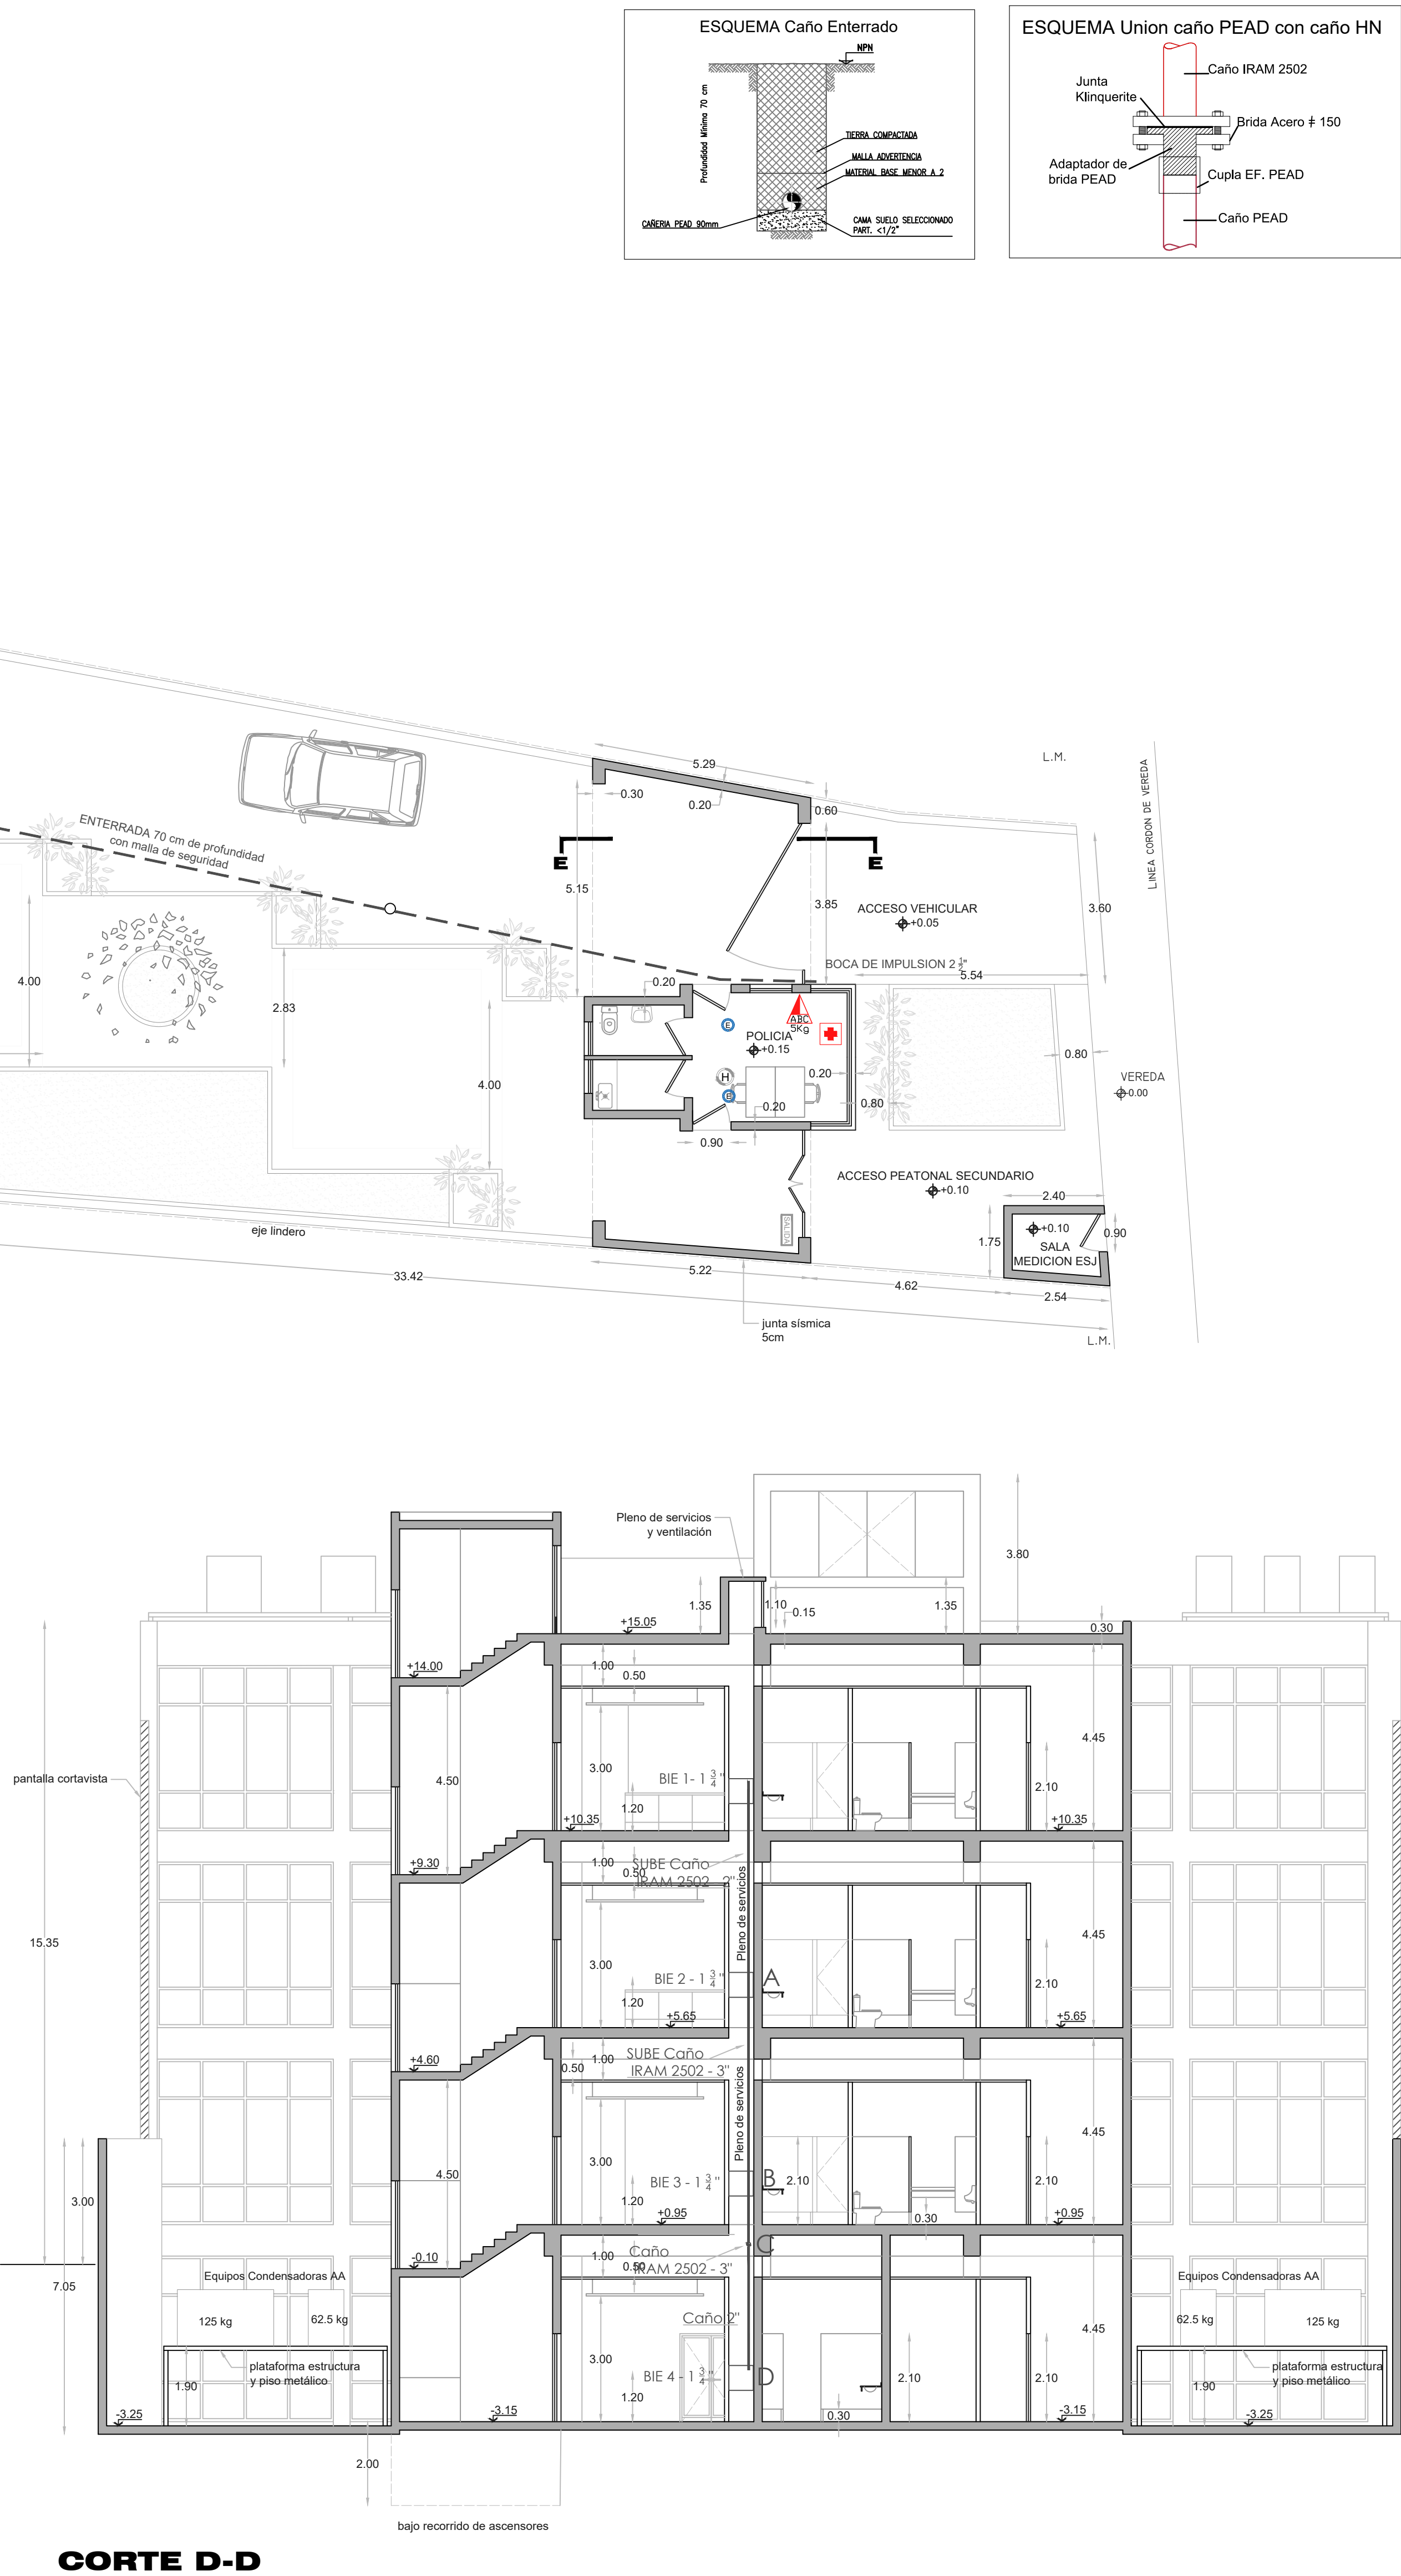

CORTE D-D

REFERENCIAS

SISTEMA DE DETECCIÓN Y AVISO DE INCENDIO	
	Central de Incendio Inteligente Expandible (Detección, Aviso y Alarma)
	Detector de humos, Sistema Direccional.
	Detector de humos, Sistema Direccional, sobre cielo raso
	Detector de humos, Sistema Detección temprana por aspiración VESDA-E
	Avisador Manual de Incendio
	Alarma Combinada 90 dBA con Luz Estroboscópica
SISTEMA DE EXTINCIÓN	
	Matafuego ABC
	Matafuego CO2
	Matafuego limpio HCFC
	Toma de Incendio para Bomberos en Vereda
	Reserva de Agua Exclusiva para Extinción de Incendios Capacidad mínima 10.000 litros.
	Sistema de Bombeo Incendio: Electro Bomba Principal y reserva Electrobomba Jockey.
	Cañería de Agua para Extinción de Incendios en ACERO aérea.
	Cañería de Agua para Extinción de Incendios en PEAD enterrada.
	Grupo Electrógeno
	Gabinete Antivándalo para Hidrante Completo Manguera 45 mm largo 25mts.
SISTEMA DE SEÑALIZACIÓN	
	Cartel de Salida con Iluminación Autónoma Mínimo de 90min.
	Cartel de vía de evacuación
	Cartel con flecha
PRIMEROS AUXILIOS	
	Botiquín Primeros Auxilios

GOP.	GOP.	Plano N° 1
DESTINO DE LA OBRA: CENTRO JUDICIAL (Servicios Administrativos)		
PROPIETARIO: PODER JUDICIAL DE SAN JUAN		
PLANO: SERVICIO DE PROTECCIÓN CONTRA INCENDIOS(planta baja)		
BALANCE DE SUPERFICIE Sup. Cubierta 4027,36 m2 Sup. Semicubierta 275,15 m2 SUPERFICIE TOTAL: 4302,51 m2		Categoría s/código: 1°,2°y4° Escala: 1/100 - 1/50 San Juan, Octubre de 2022
Croquis de ubicación Domicilio Calle Gral. San Martín 454 Localidad / Barrio: Ciudad de Jáchal Departamento: Jáchal		N.C. 18-60-3404550 18-60-340430 FACTORES URBANÍSTICOS ZONA: FACTORES OCUPACIÓN SEGUN ZONA FOS - FOL 31,17 FOT - FE 1,83 FACTORES OCUPACIÓN SEGUN PROYECTO FOS - FOL 51,15 FOT - FE 1,83 RETIROS SEGUN ZONA FRENTE: 2,70M FONDO: 12,66M LATERALES: 0,00M - 0,00M USO DEL SUELO: OBSERVACIONES:
PROPIETARIO: DNI:		
PROYECTISTA: PROFESIÓN: MATRÍCULA:		
CALCULISTA: PROFESIÓN: MATRÍCULA:		
DIRECTOR DE OBRA: PROFESIÓN: MATRÍCULA:		
CONDUCTOR DE OBRA: PROFESIÓN: MATRÍCULA:		