

















Subsuelo


Reubicación y
amurado de mueble
de guardado.

Despacho rápido

Democión de tabiques livianos
- extracción puerta placa.

REFERENCIAS

-  Tablero Seccional de piso
-  Bandeja portable media tensión
- Zocaloducto portable media tensión
-  Periscopio Datos
(1 boca c/2 tomas dobles + 1 boca datos rj45)
-  Periscopio Telefonía
(1 boca c/2 tomas dobles + 1 boca datos rj45 y 1 telefonía rj45)
-  Periscopio para Rack de Sala
(1 caja rectáng. c/1 ficha hembra rj45)
-  Periscopio Impresoras de Red
(1 boca c/2 tomas dobles + 1 boca datos rj45)
- Equipo Aire Acond. frío-calor.
-  Rack de Piso
(1 boca c/2 tomas dobles + 1 boca datos rj45)
-  Bandeja portable tensiones débiles
-  Zocaloducto portable tensiones débiles
-  Parlantes
(1 caja c/1 toma)
-  Acces Point
(1 boca c/1 toma + 1 boca datos rj45)
-  Cámara IP de Sala
(2 cajas rectáng. c/1 ficha hembra rj45 c/u interconectadas)
-  Cámara Seguridad
(1 caja rectáng. c/1 boca datos rj45)
-  Televisor
(1 boca c/2 tomas dobles + 1 boca datos rj45)
-  Reloj Fichada Personal
(1 boca c/1 tomacorriente + 1 boca datos rj45)
-  Plafón LED 48w, 60x60

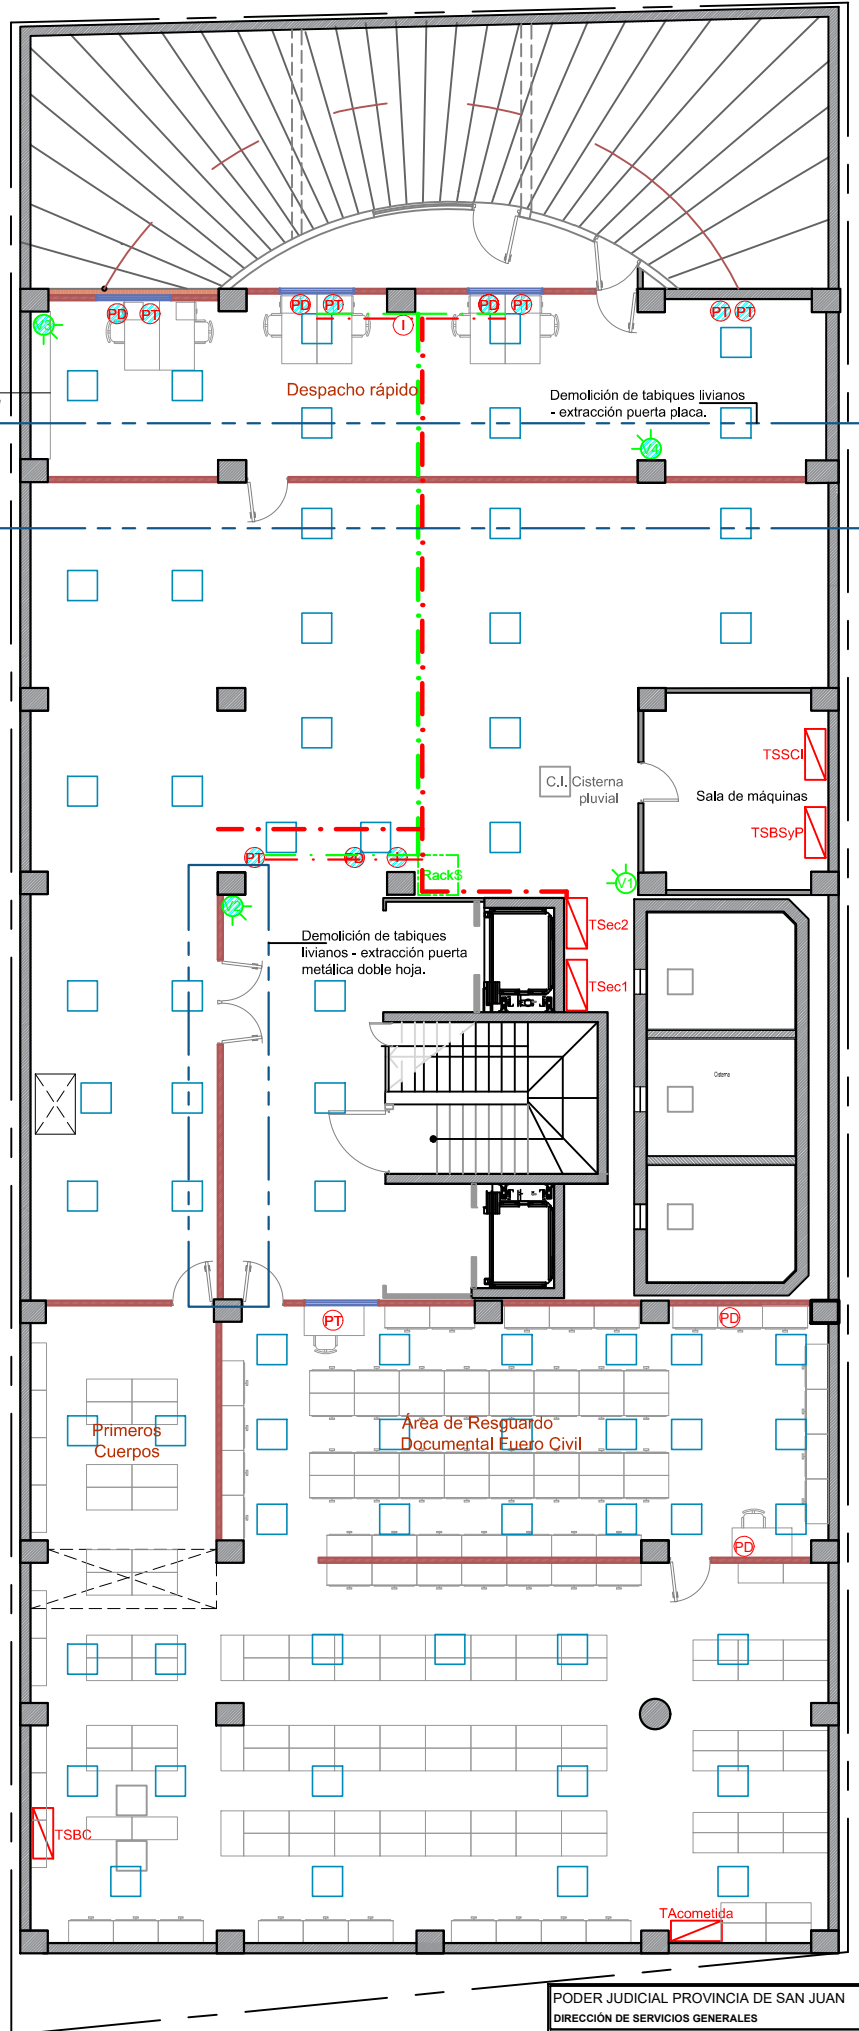

PODER JUDICIAL PROVINCIA DE SAN JUAN
DIRECCIÓN DE SERVICIOS GENERALES

DESTINO DE LA OBRA : REORG. ANEXO JUJUY

Revisión N° 11.-


PLANO : SITUACIÓN ACTUAL/DESMONTAJES.

PLANO N° 01

ESCALA: GRÁFICA

FECHA: 05/06/2023


Planta Baja

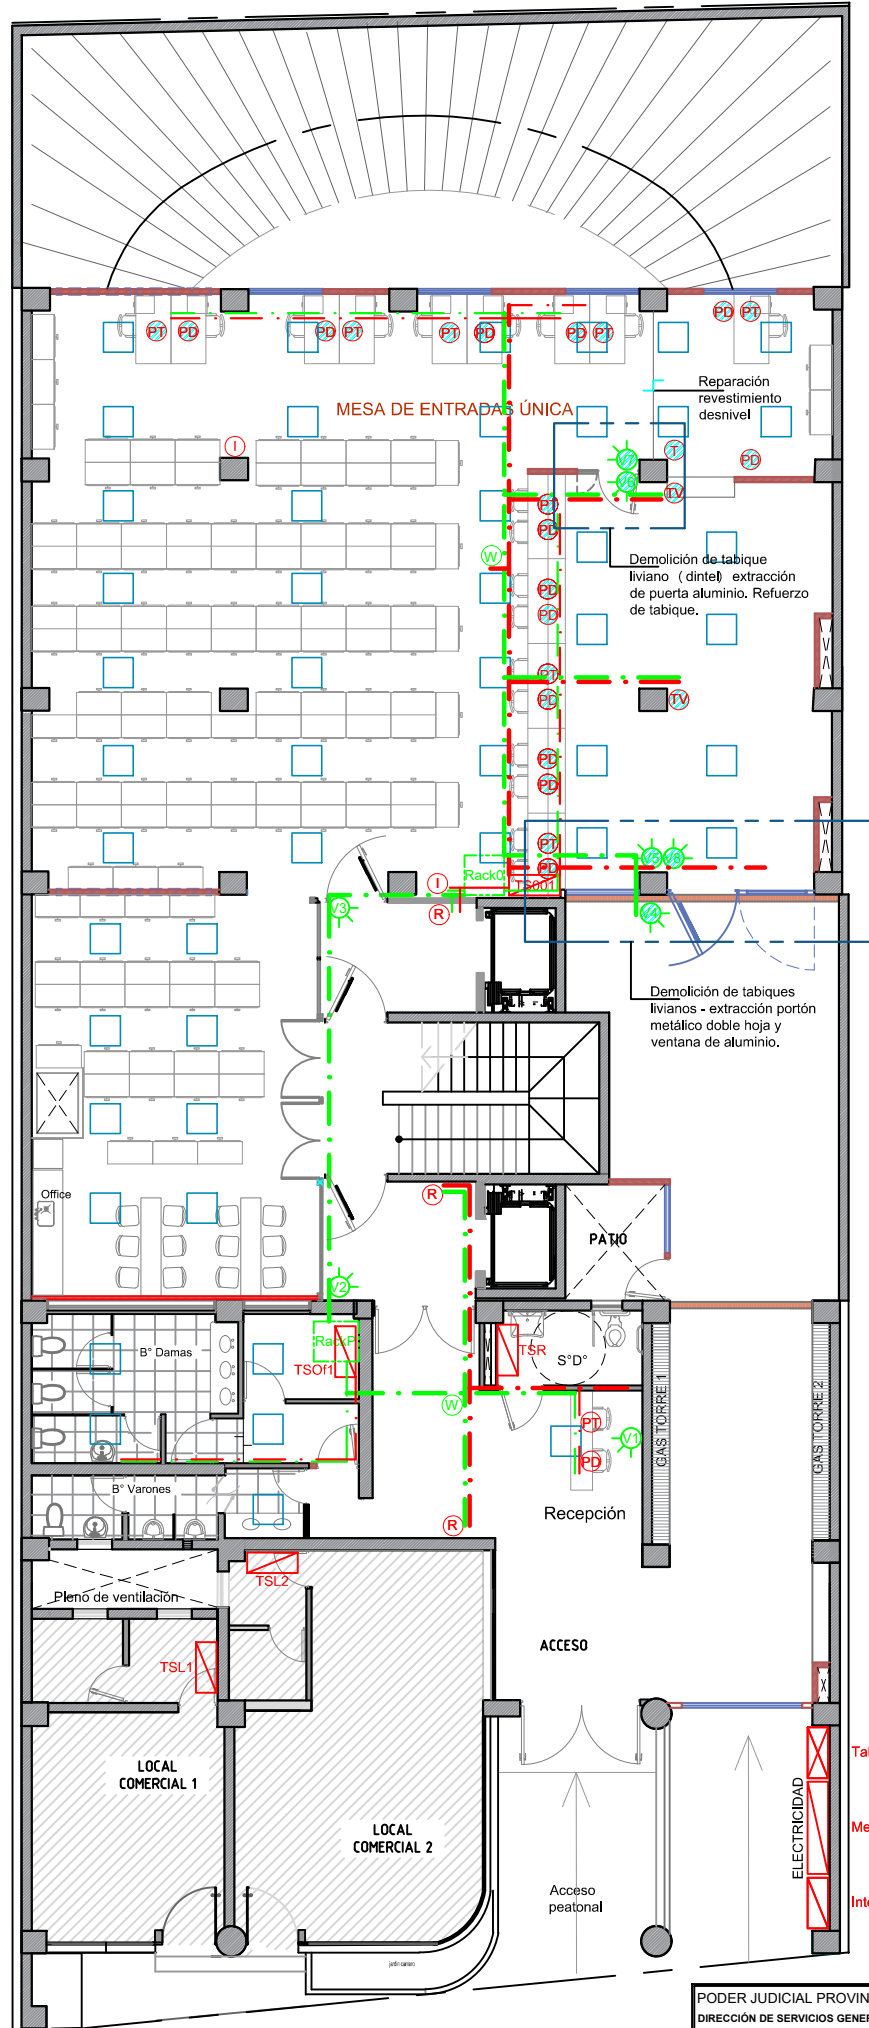

- Tablero Gal.
- Medidores
- Interruptor Gal.

PODER JUDICIAL PROVINCIA DE SAN JUAN		
DIRECCIÓN DE SERVICIOS GENERALES		
DESTINO DE LA OBRA : REORG. ANEXO JUJUY	Revisión N° 11.-	
PLANO : SITUACIÓN ACTUAL/DESMONTAJES.	PLANO: 02 ESCALA: GRÁFICA FECHA: 05/06/2023	

1º Nivel

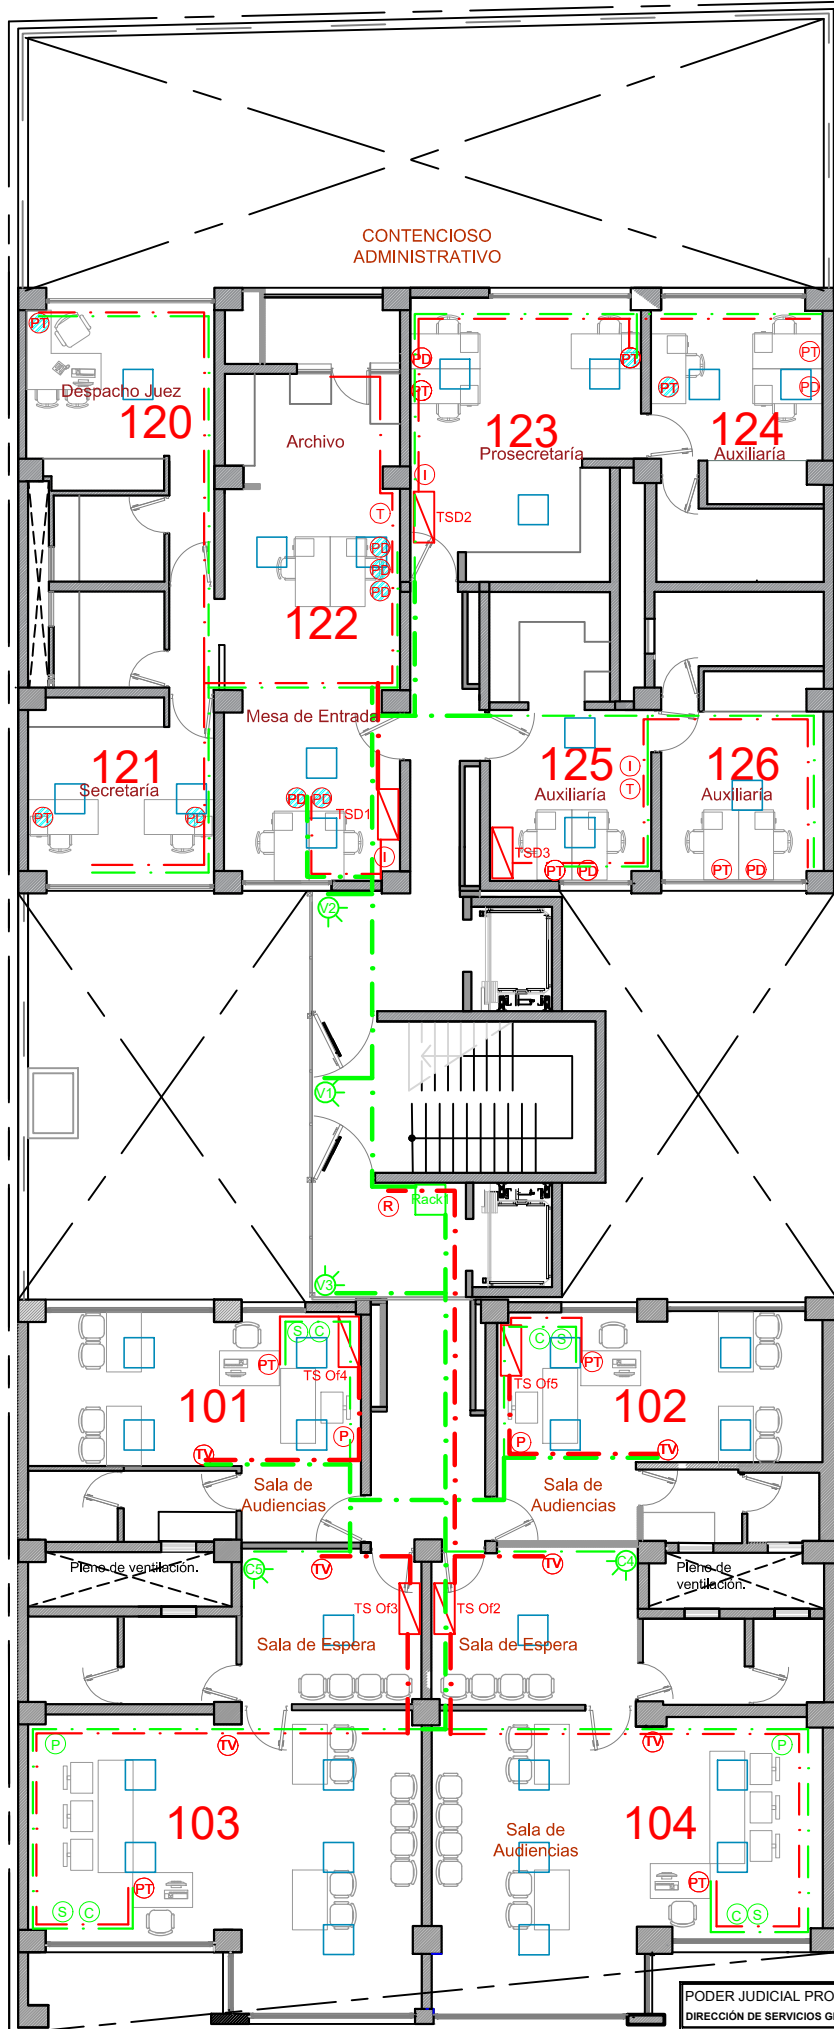

CONTENCIOSO
ADMINISTRATIVO

Despacho Juez
120

122

123
Prosecretaría

124
Auxiliaria

121
Secretaría

125
Auxiliaria

126
Auxiliaria

101

102

Sala de Audiencias

Sala de Audiencias

Pleno de ventilación.

Pleno de ventilación.

Sala de Espera

Sala de Espera


103

104

Sala de Audiencias


PODER JUDICIAL PROVINCIA DE SAN JUAN DIRECCIÓN DE SERVICIOS GENERALES	
DESTINO DE LA OBRA : REORG. ANEXO JUJUY	Revisión N° 11.-
PLANO : SITUACIÓN ACTUAL/DESMONTAJES.	PLANO Nº: 03 ESCALA: GRÁFICA FECHA: 05/06/2023

2º Nivel

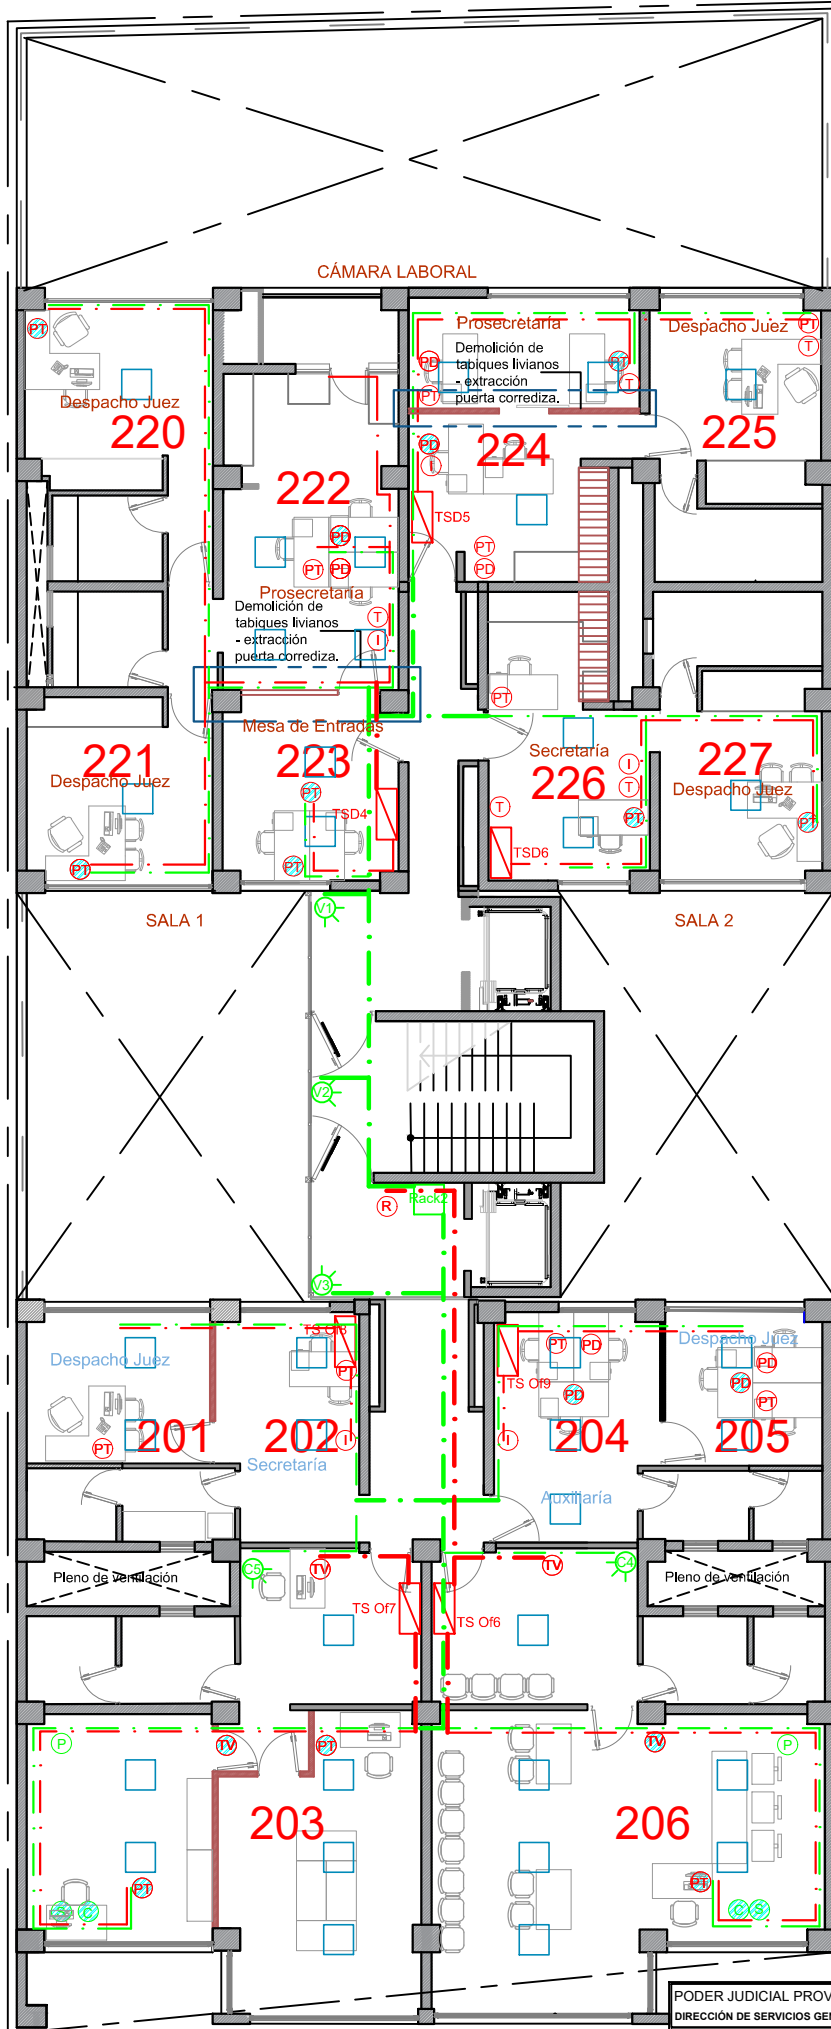


PODER JUDICIAL PROVINCIA DE SAN JUAN DIRECCIÓN DE SERVICIOS GENERALES		
DESTINO DE LA OBRA : REORG. ANEXO JUJUY		Revisión N° 11.-
PLANO N° : 04	ESCALA : GRÁFICA	FICHA : 05/06/2023

3° Nivel

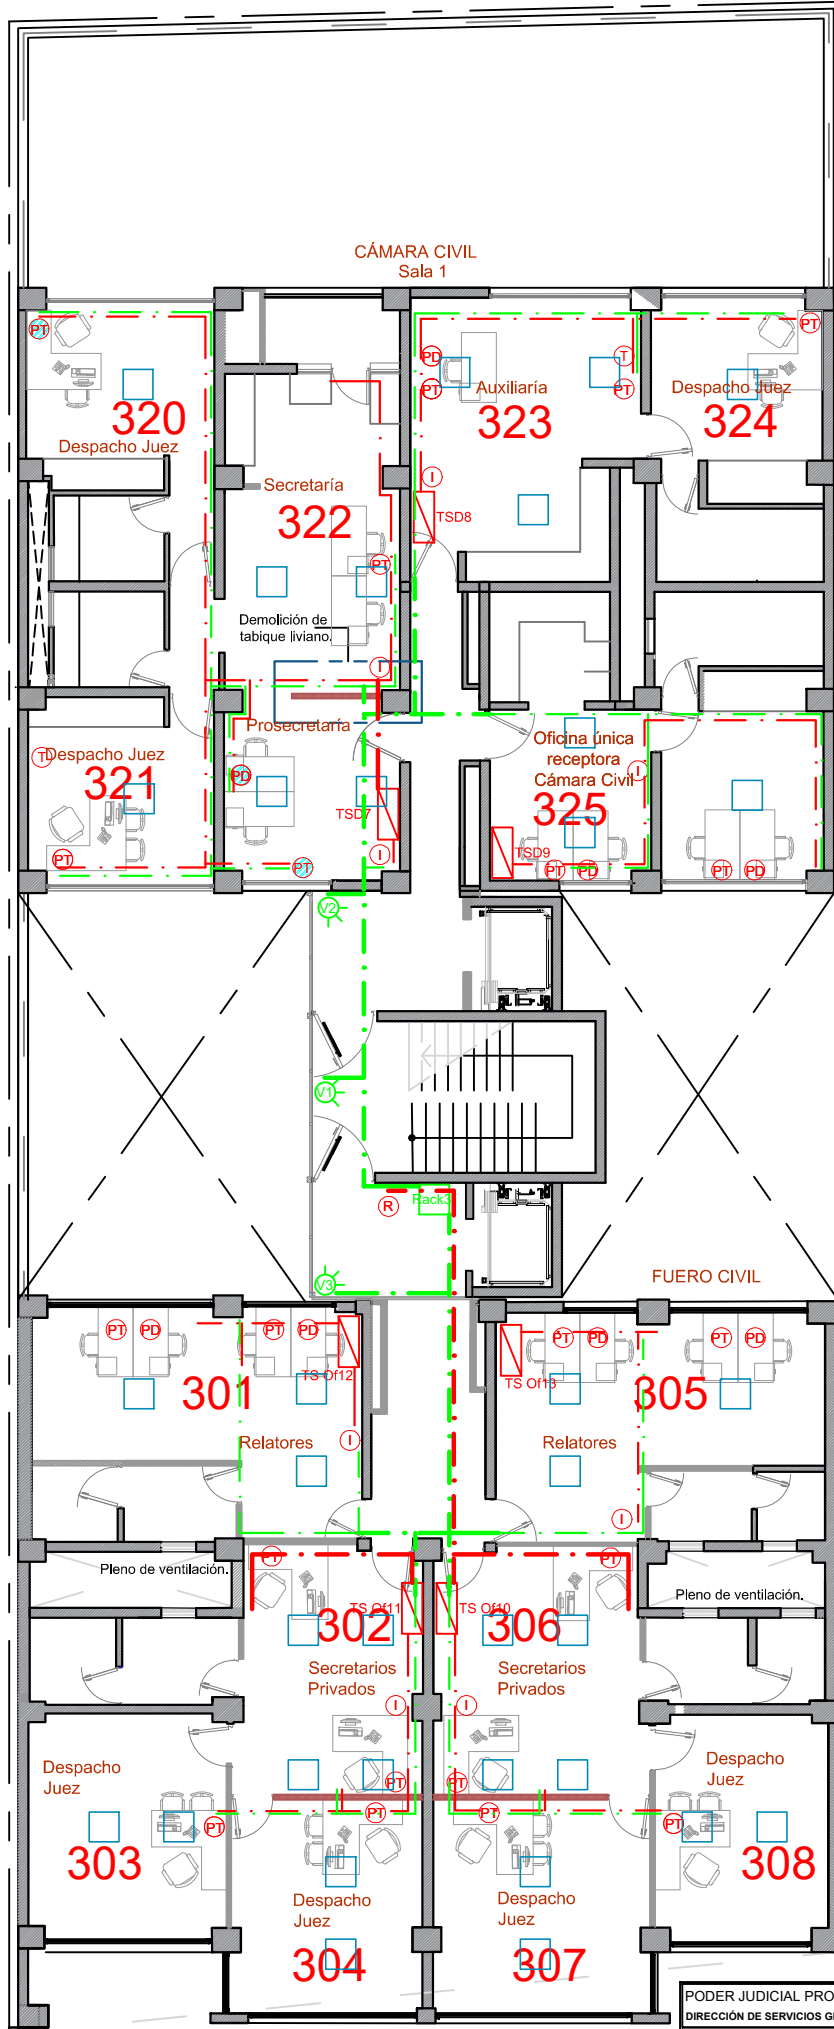


PODER JUDICIAL PROVINCIA DE SAN JUAN		
DIRECCIÓN DE SERVICIOS GENERALES		
DESTINO DE LA OBRA : REORG. ANEXO JUJUY	Revisión N° 11.-	
PLANO : SITUACIÓN ACTUAL/DESMONTAJES.	05	ESCALA: 1/200 FECHA: 05/06/2023

4° Nivel

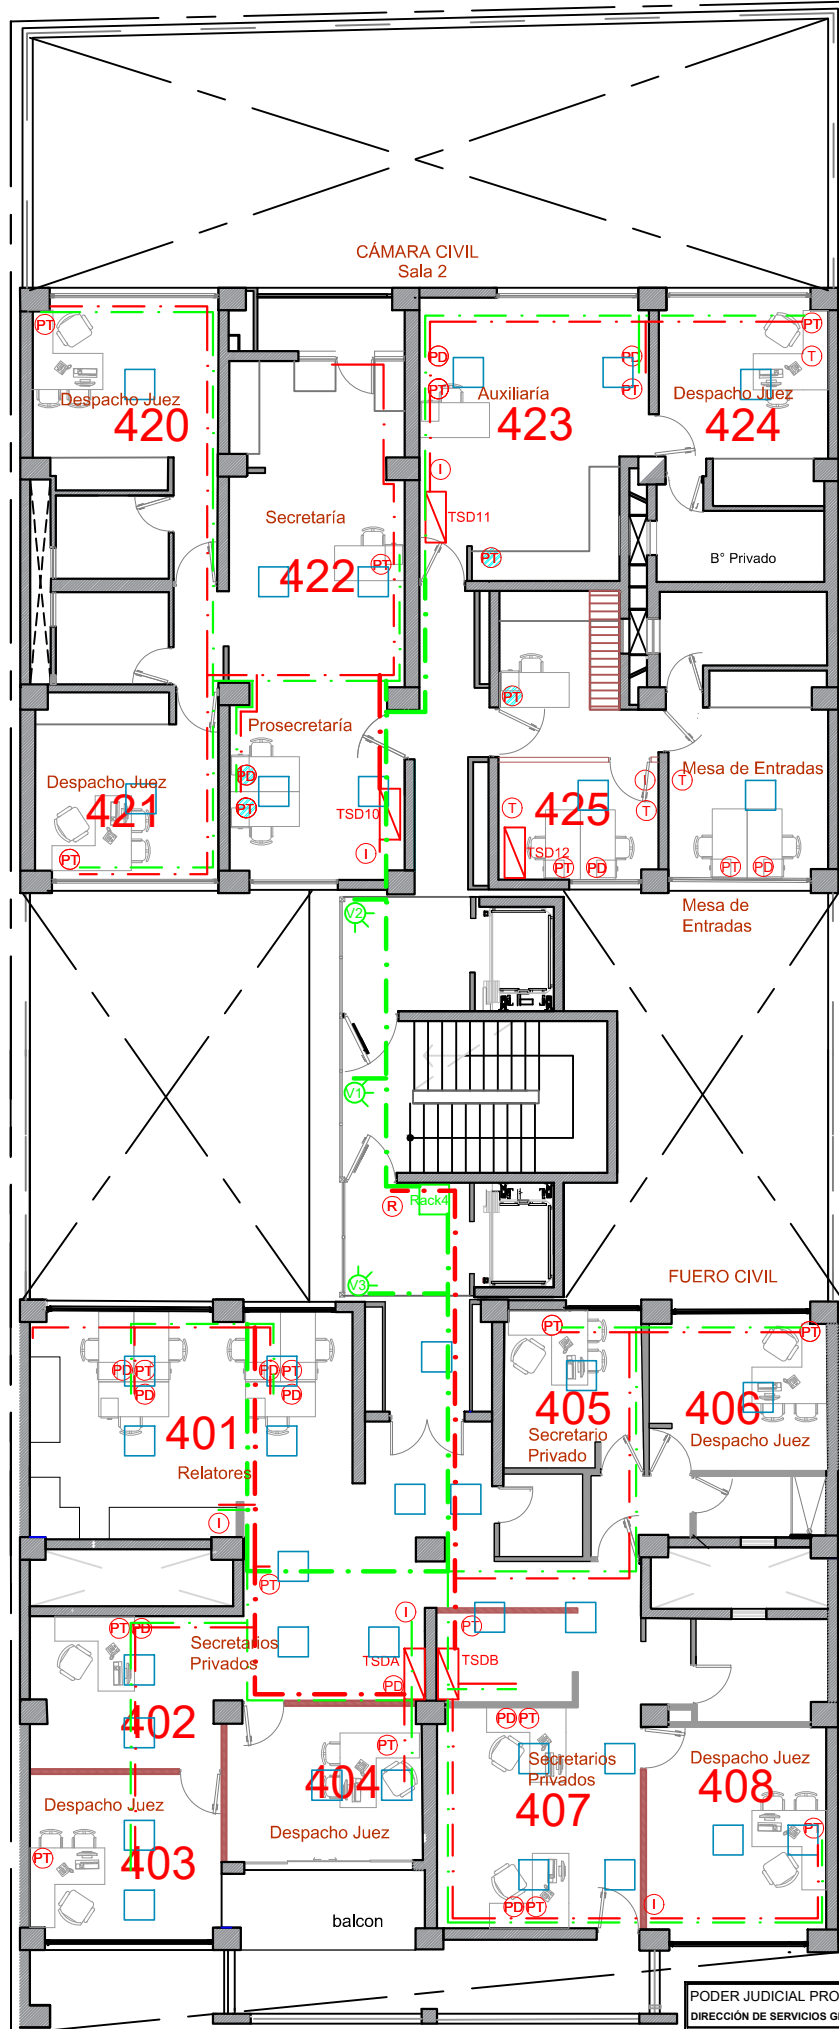


5° Nivel

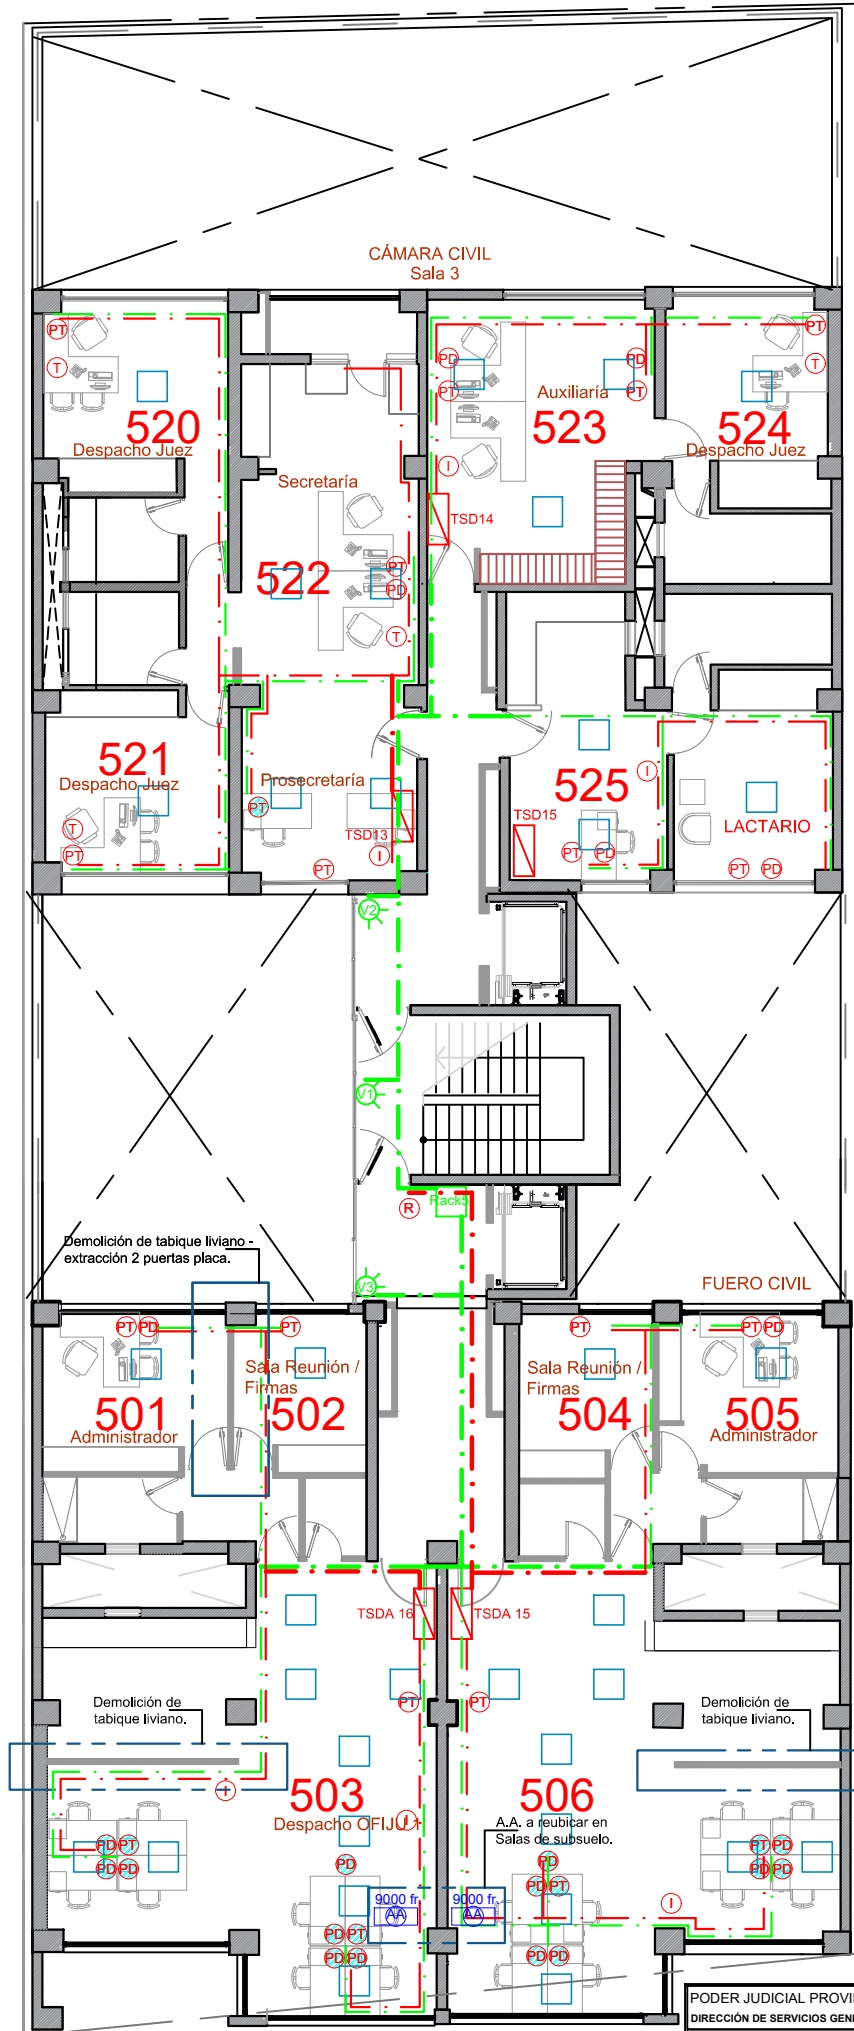


PODER JUDICIAL PROVINCIA DE SAN JUAN		
DIRECCIÓN DE SERVICIOS GENERALES		
DESTINO DE LA OBRA: REORG. ANEXO JUJUY	Revisión N° 11.-	
PLANO: SITUACIÓN ACTUAL/DESMONTAJES.	07	ESCALA: 1/50 FECHA: 05/06/2023

6° Nivel

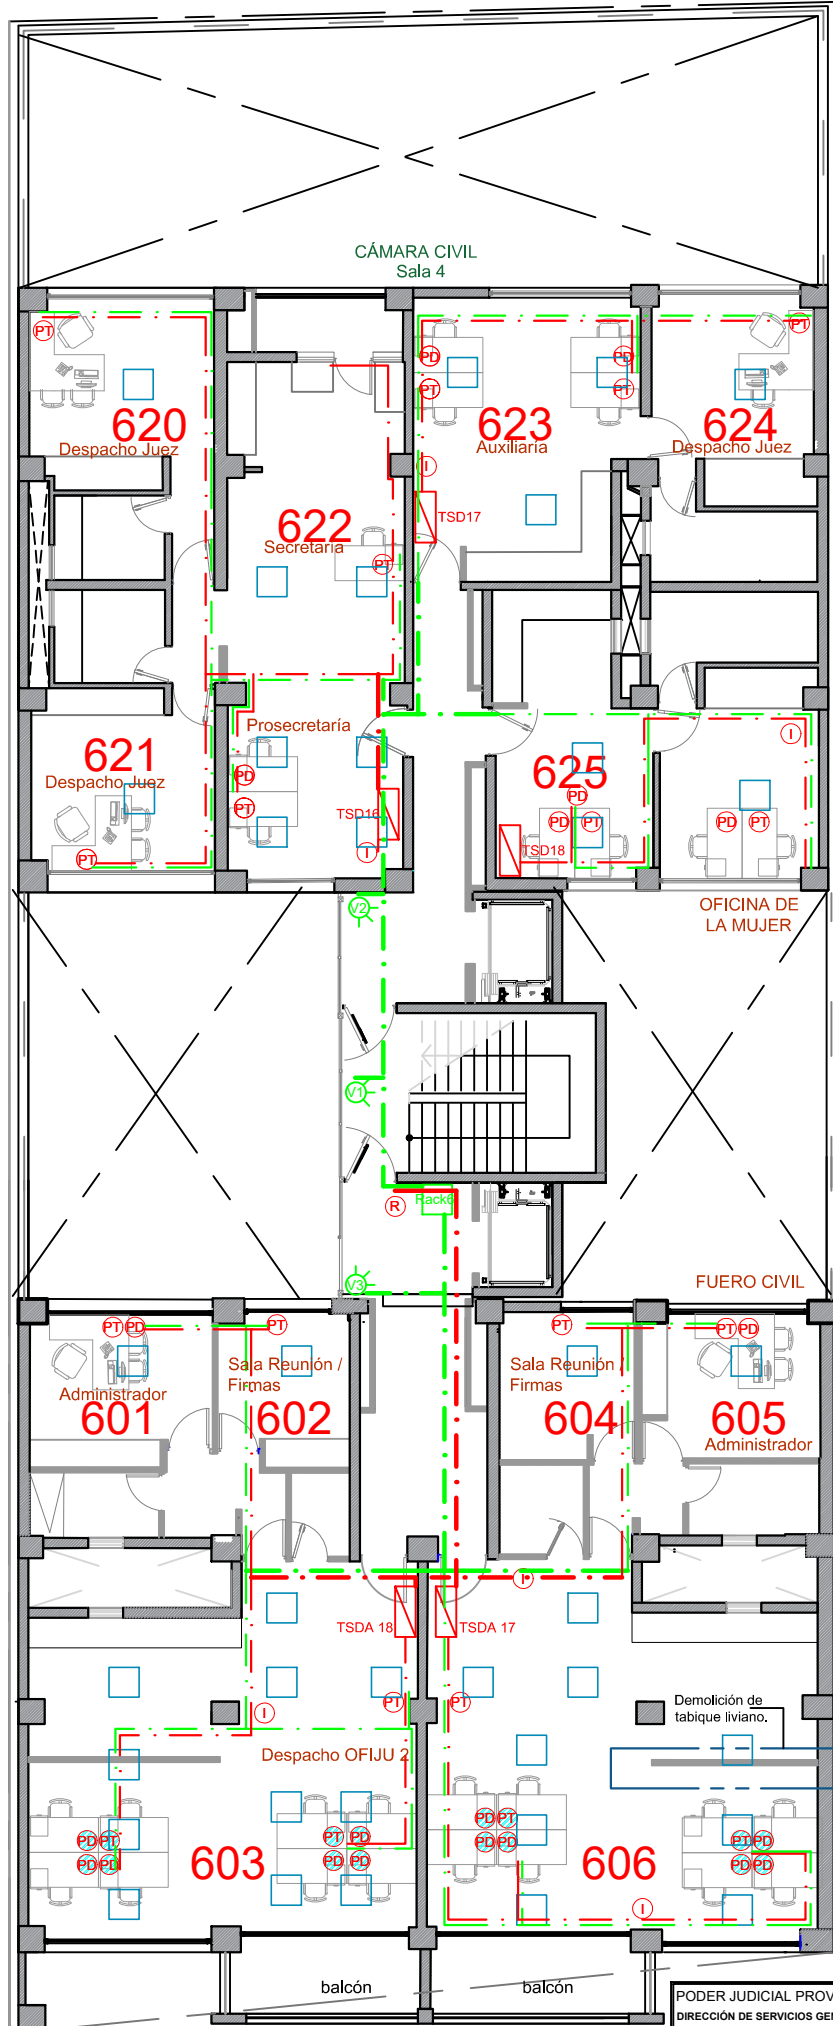

Nivel 7° SUM

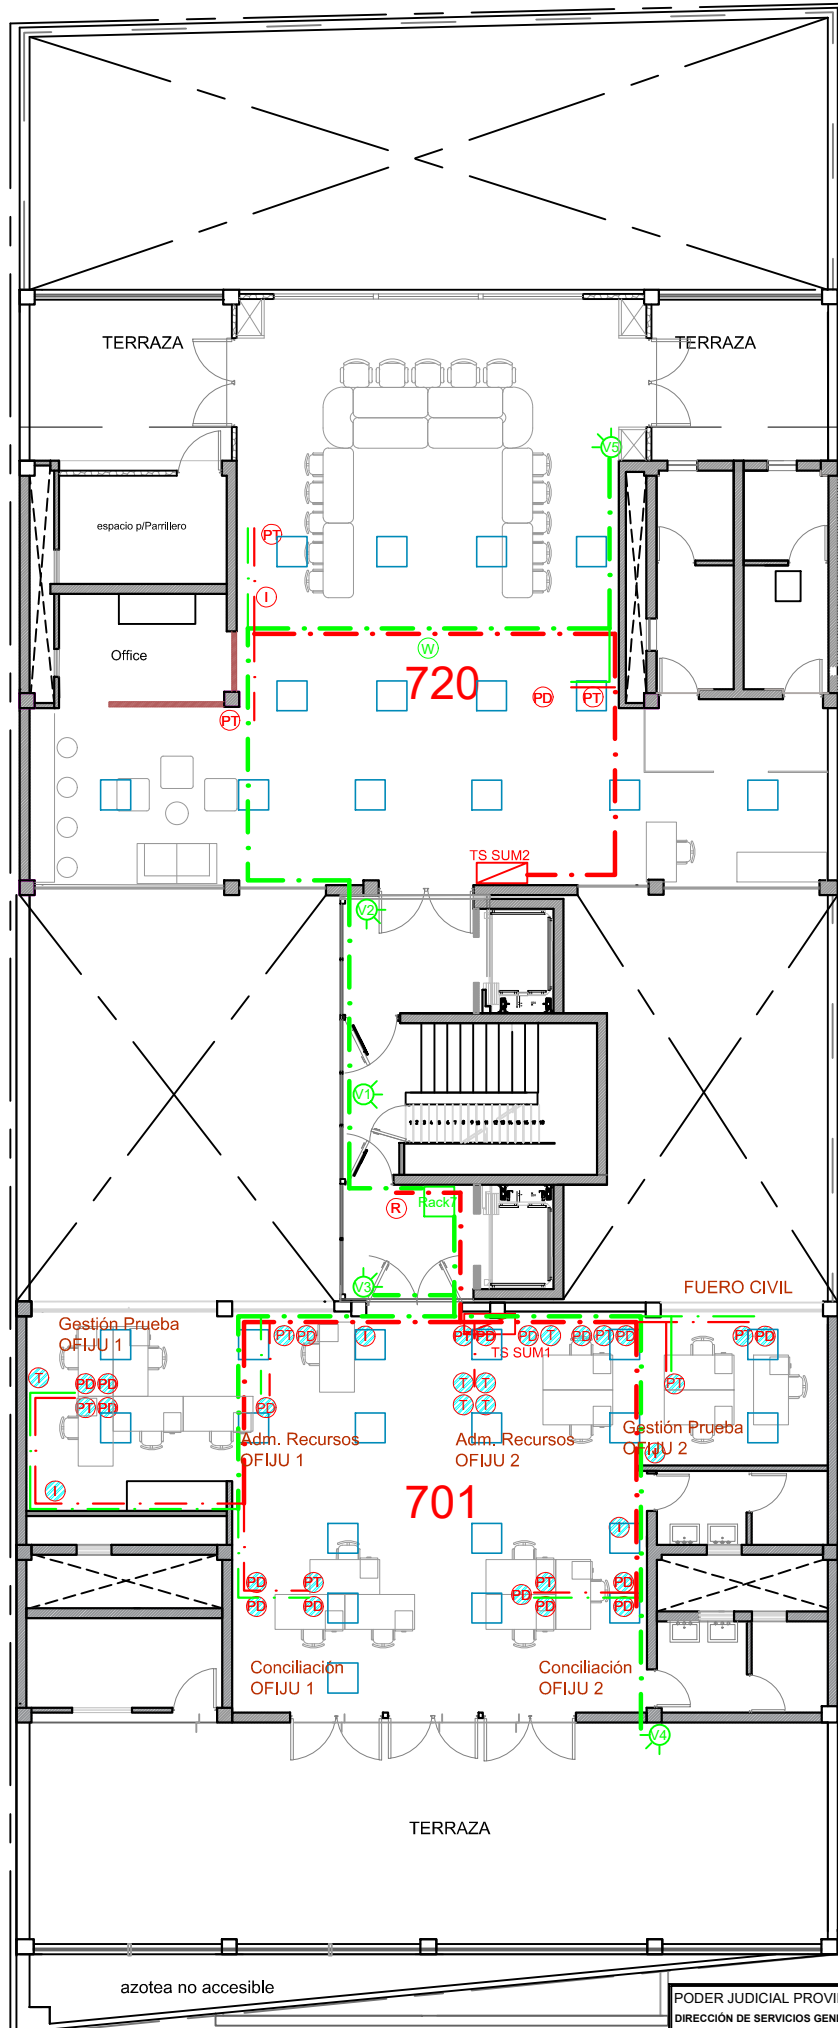

PODER JUDICIAL PROVINCIA DE SAN JUAN		
DIRECCIÓN DE SERVICIOS GENERALES		
DESTINO DE LA OBRA : REORG. ANEXO JUJUY	Revisión N° 11.-	
PLANO : SITUACIÓN ACTUAL/DESMONTAJES.	PLANO N° 09	FECHA: 05/06/2023