



SUBSUELO

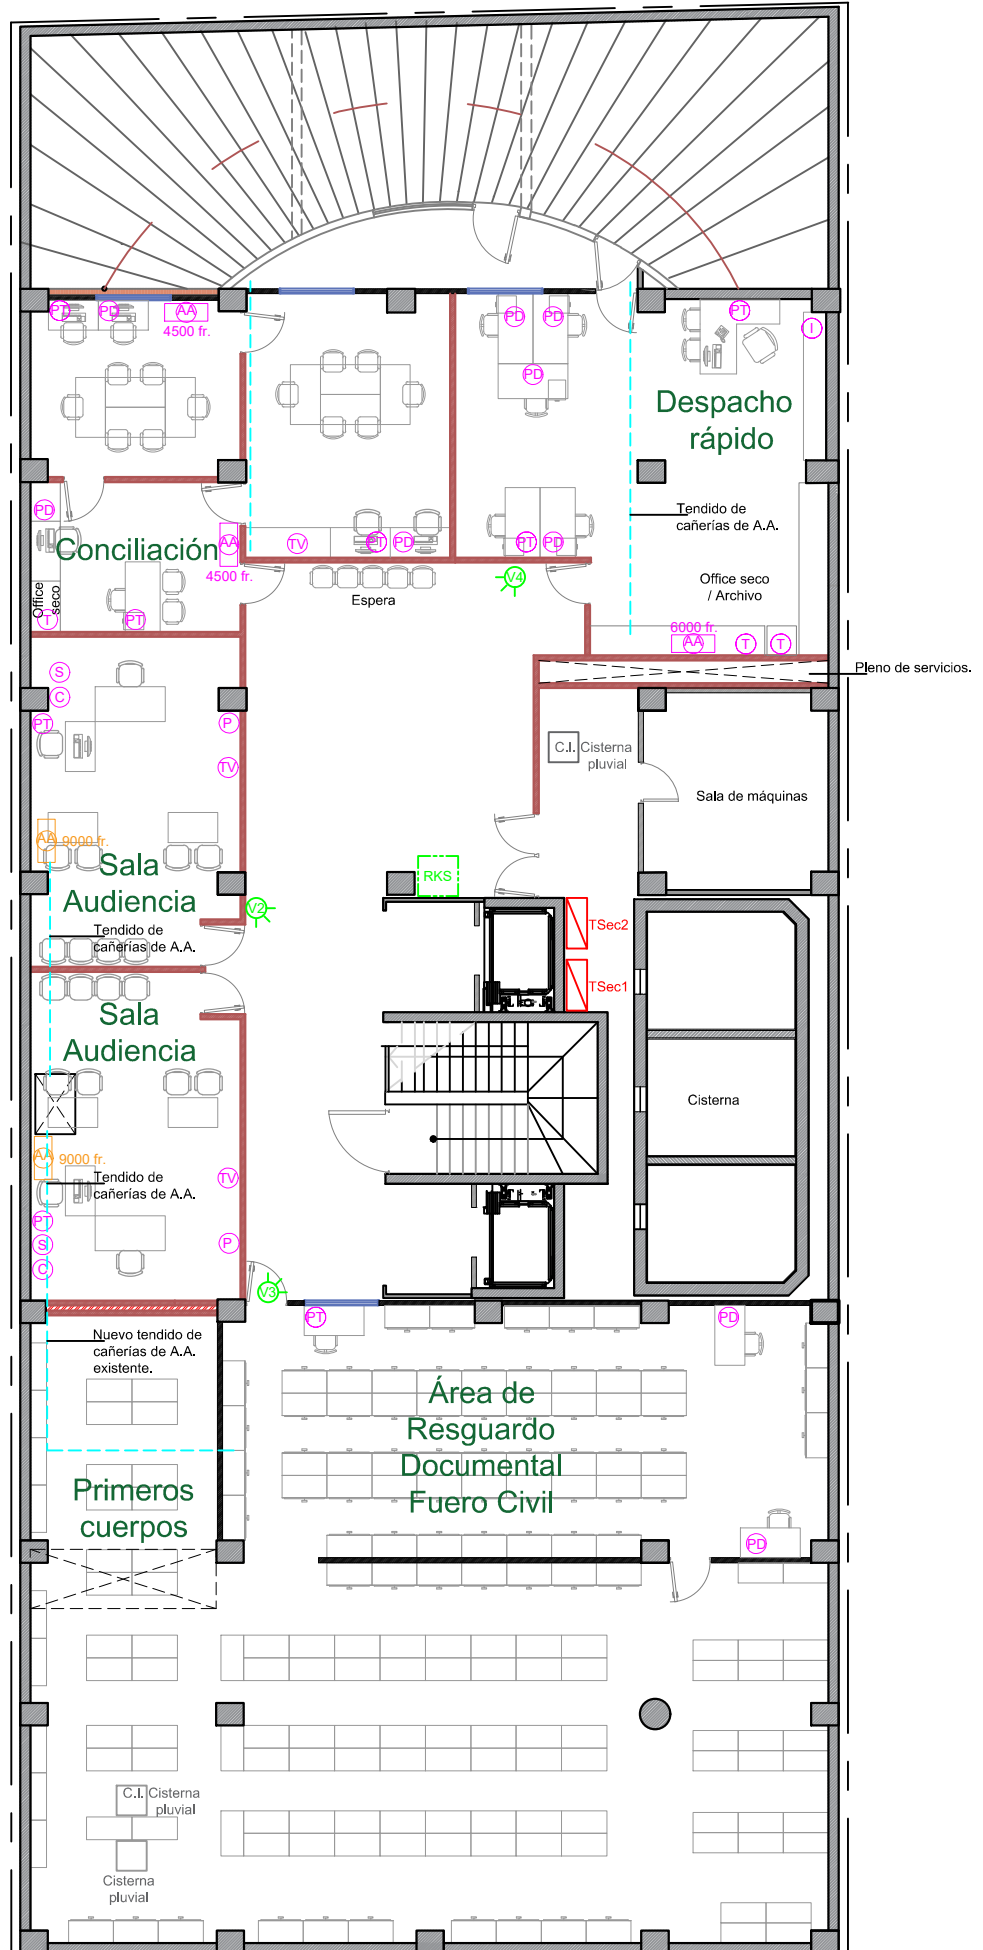

REFERENCIAS


- PT Periscopio Datos
(1 boca c/2 tomas dobles + 1 boca datos rj45)
- PT Periscopio Telefonía
(1 boca c/2 tomas dobles + 1 boca datos rj45 y 1 telefonía rj45)
- I Periscopio Impresoras de Red
(1 boca c/2 tomas dobles + 1 boca datos rj45)
- Equipo Aire Acond. frío-calor.
- S Periscopio para Rack de Sala
(1 caja rectáng. c/1 ficha hembra rj45)
- P Parlantes
(1 caja c/1 toma)
- C Cámara IP de Sala
(2 cajas rectáng. c/1 ficha hembra rj45 c/u interconectadas)
- TV Televisor
(1 boca c/2 tomas dobles + 1 boca datos rj45)
- T Tomacorriente
(1 caja c/2 tomacorrientes)
- V1 Cámara Seguridad (1 caja rectáng. c/1 boca datos rj45)
- AA Equipo Aire Acond. frío-calor a reubicar.
- AA Equipo Aire Acond. frío-calor.
- Tendido de cañerías A.A. por bandeja.

PLANTA BAJA

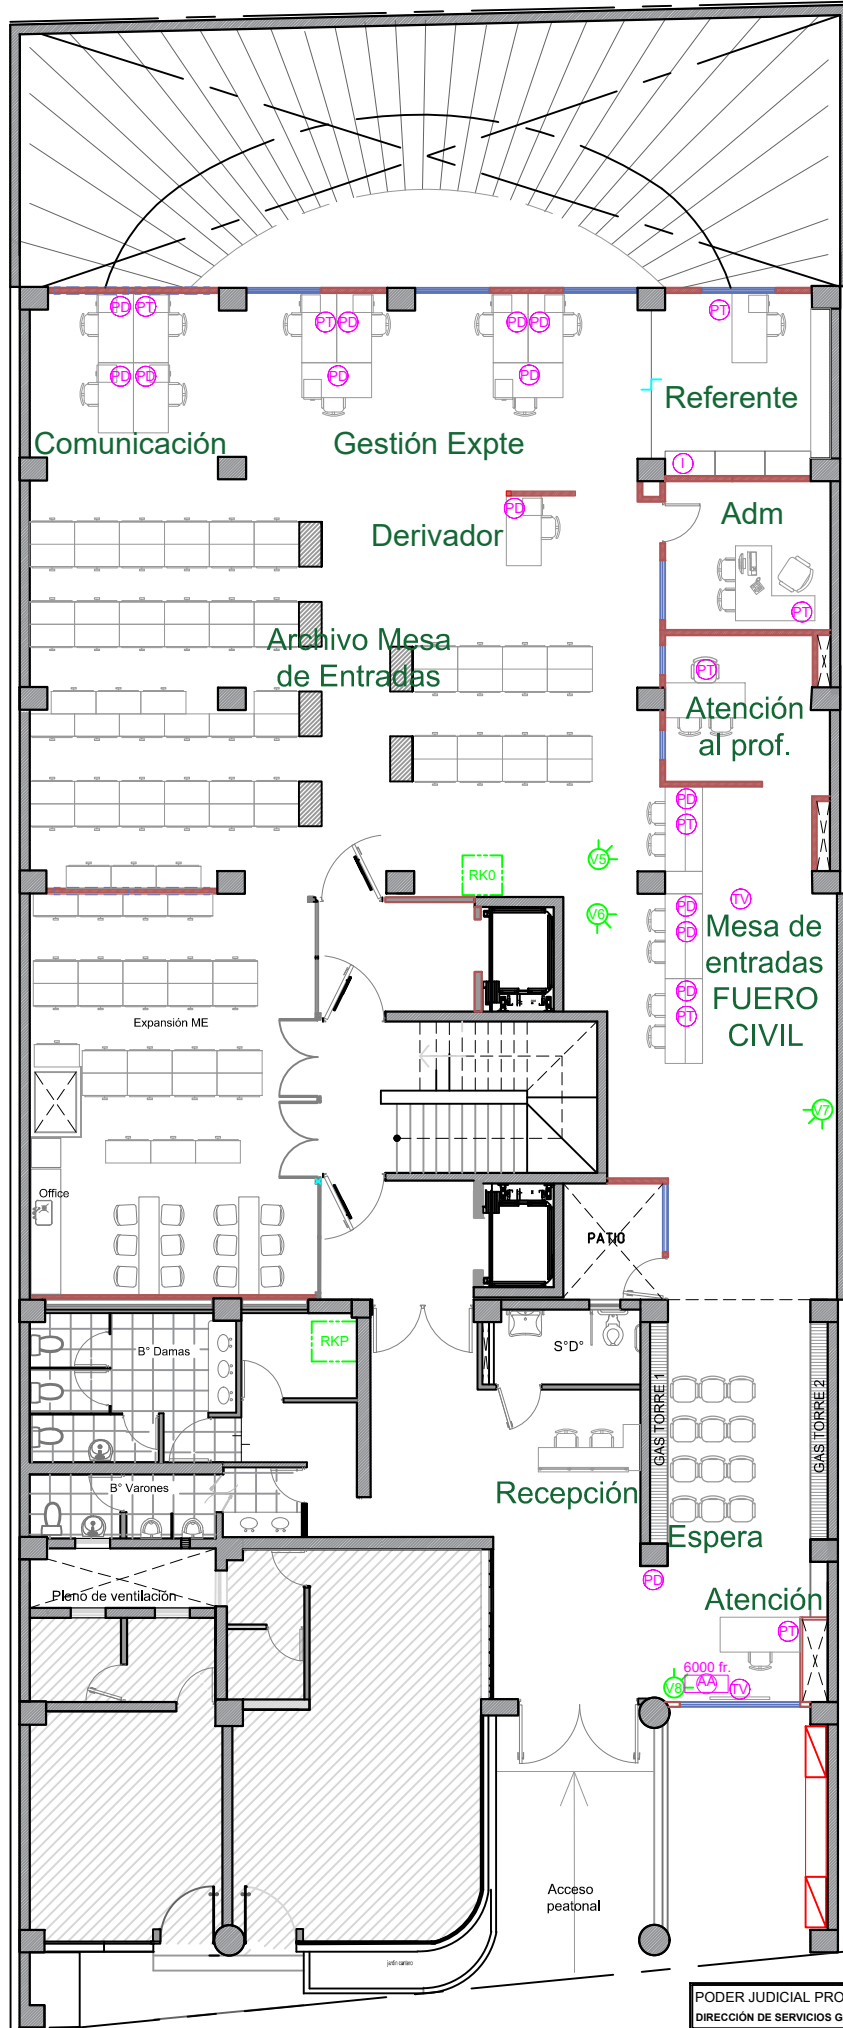


PODER JUDICIAL PROVINCIA DE SAN JUAN			
DIRECCIÓN DE SERVICIOS GENERALES			
DESTINO DE LA OBRA : REORG. ANEXO JUJUY		Revisión N° 11.-	
PLANO : ARQUITECTURA/ELECTRICIDAD/DATOS.	PLANO N° 27	ESCALA: GRAFICA	FECHA: 05/06/2013


1º Nivel

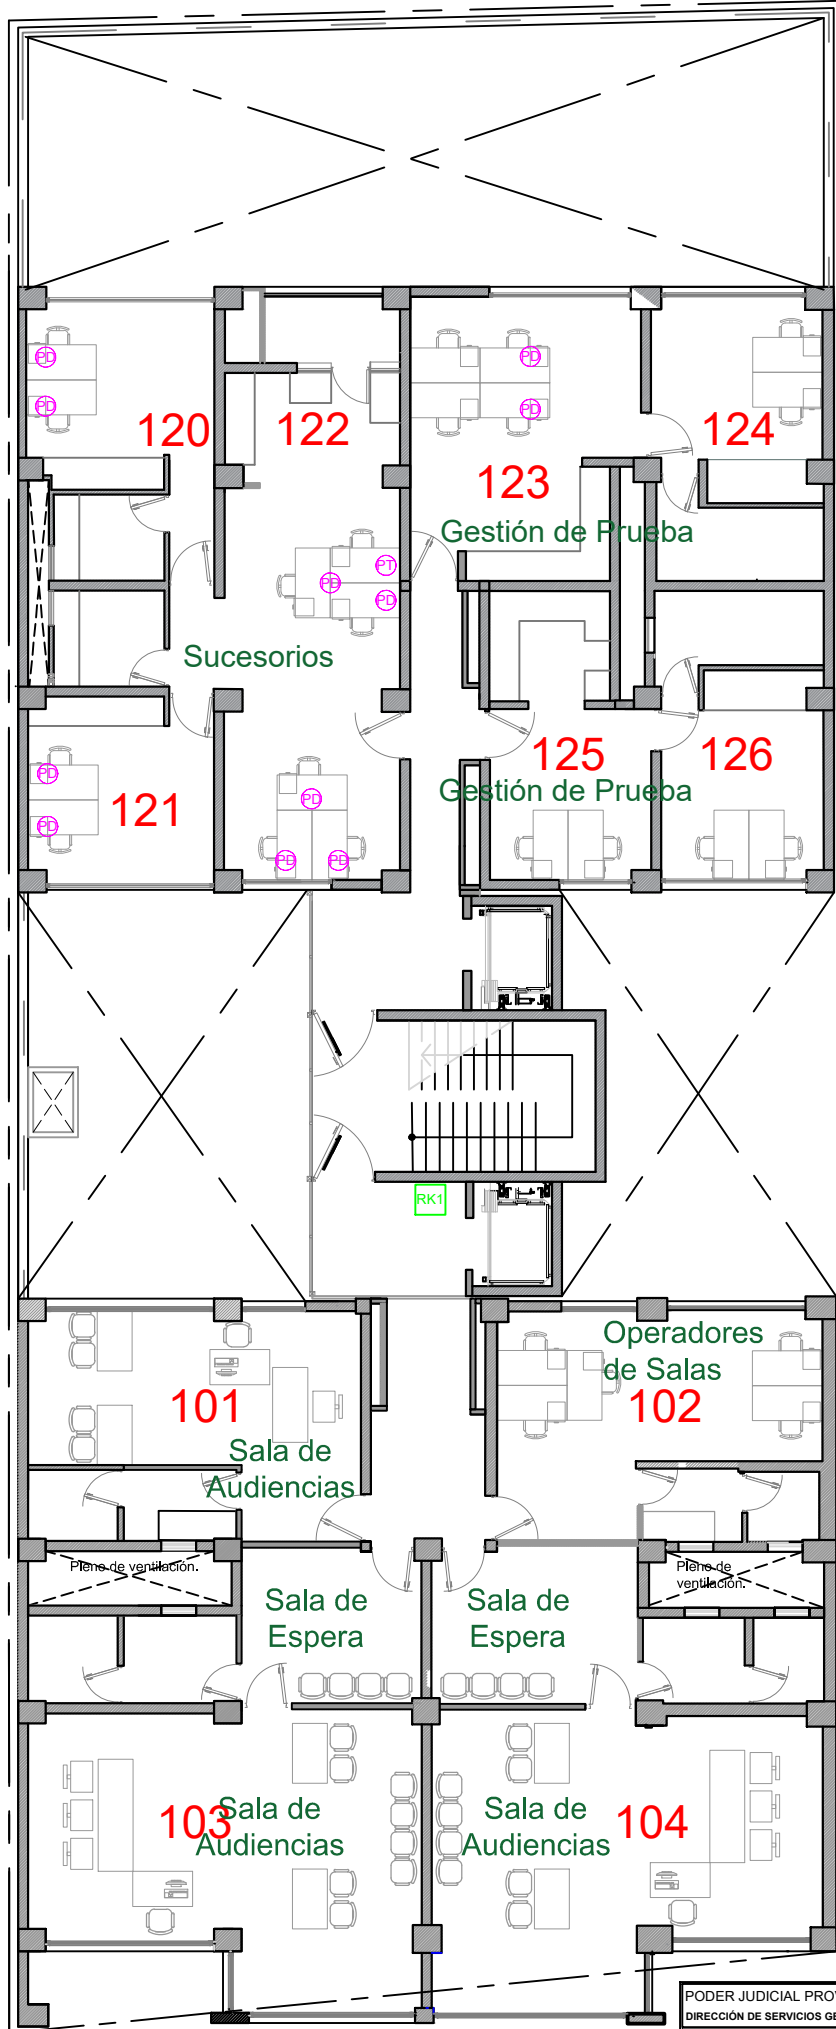

2º Nivel

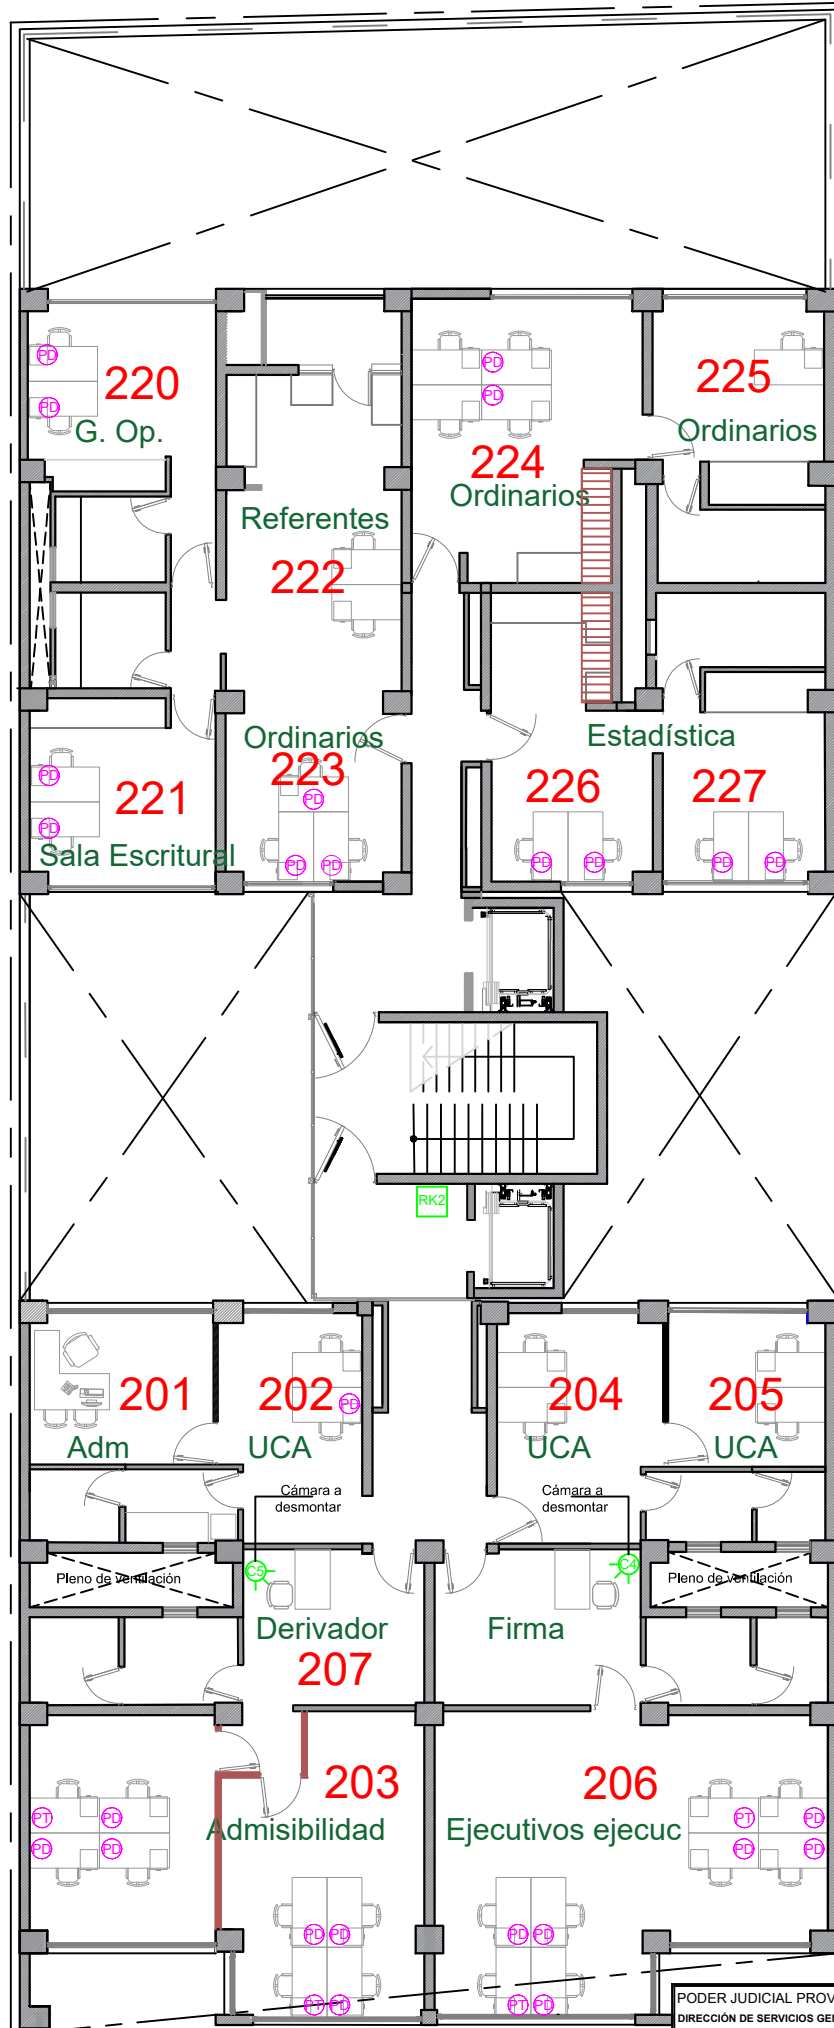


3° Nivel

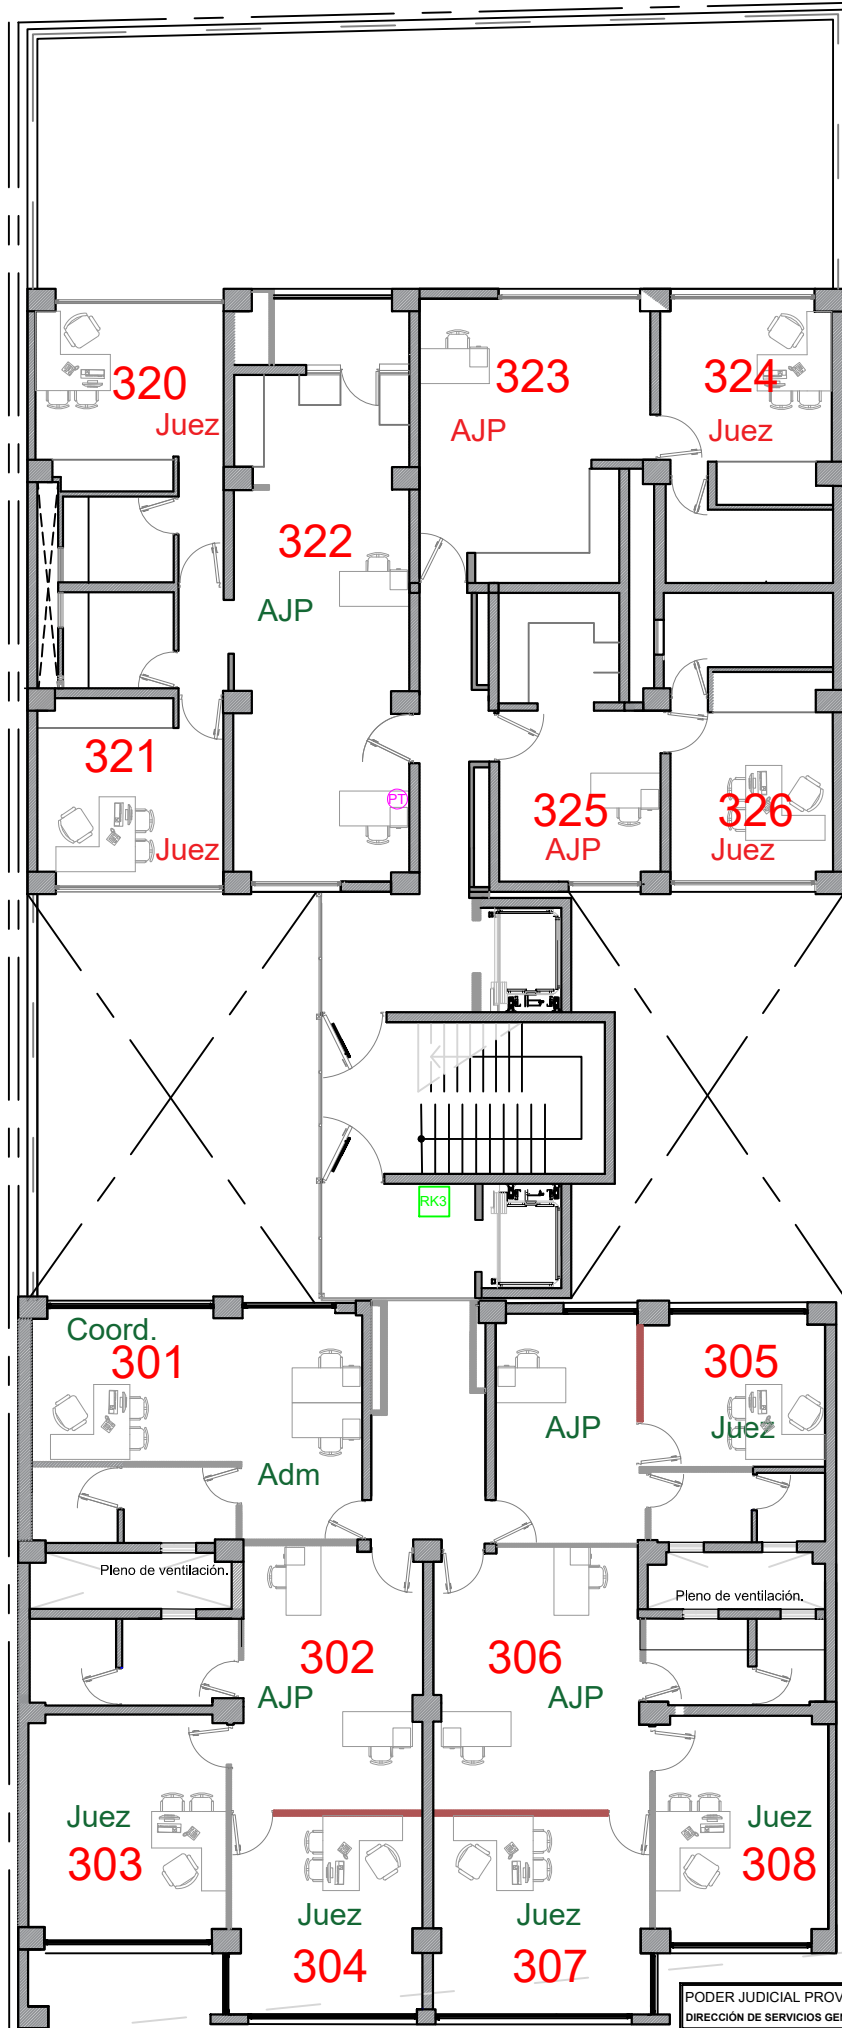


PODER JUDICIAL PROVINCIA DE SAN JUAN			
DIRECCIÓN DE SERVICIOS GENERALES			
DESTINO DE LA OBRA : REORG. ANEXO JUJUY		Revisión N° 11.-	
PLANO N°	ESCALA	FECHA	
30	30	05/06/2023	
PLANO : ARQUITECTURA/ELECTRICIDAD/DATOS.		GRÁFICA	

4° Nivel

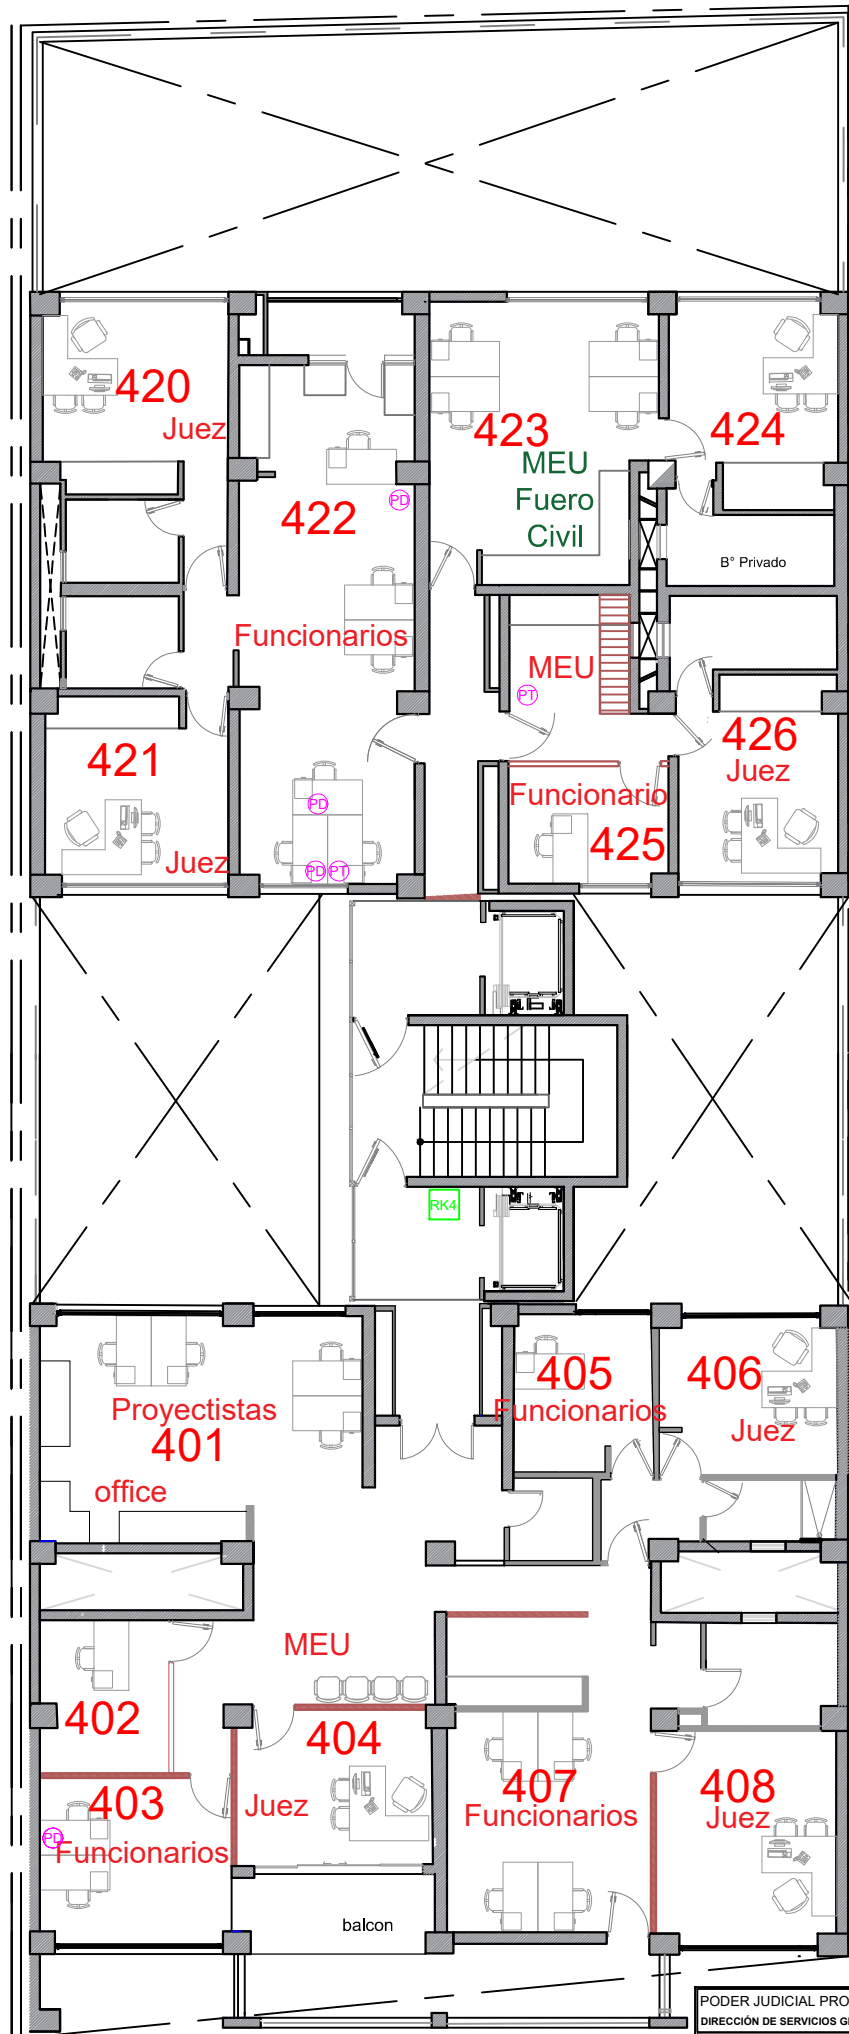


5° Nivel

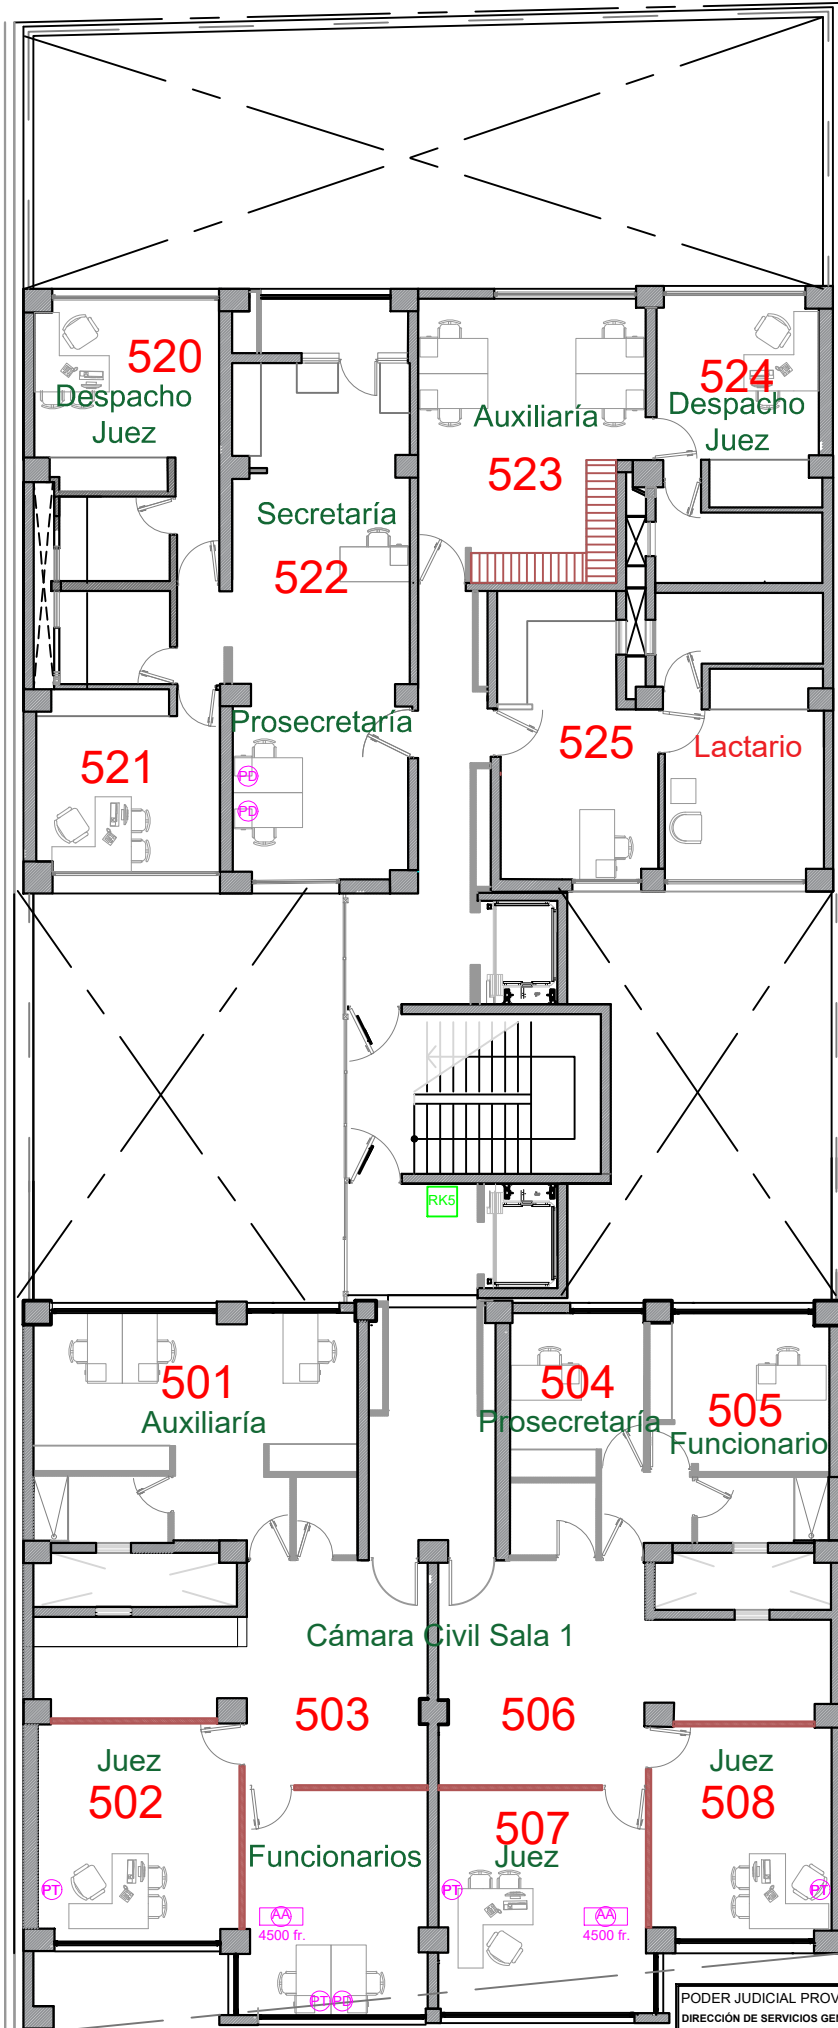


PODER JUDICIAL PROVINCIA DE SAN JUAN		
DIRECCIÓN DE SERVICIOS GENERALES		
DESTINO DE LA OBRA : REORG. ANEXO JUJUY	Revisión N° 11.-	
PLANO : ARQUITECTURA/ELECTRICIDAD/DATOS.	32	ESCALA : 1/500 FECHA : 05/06/2013

6° Nivel

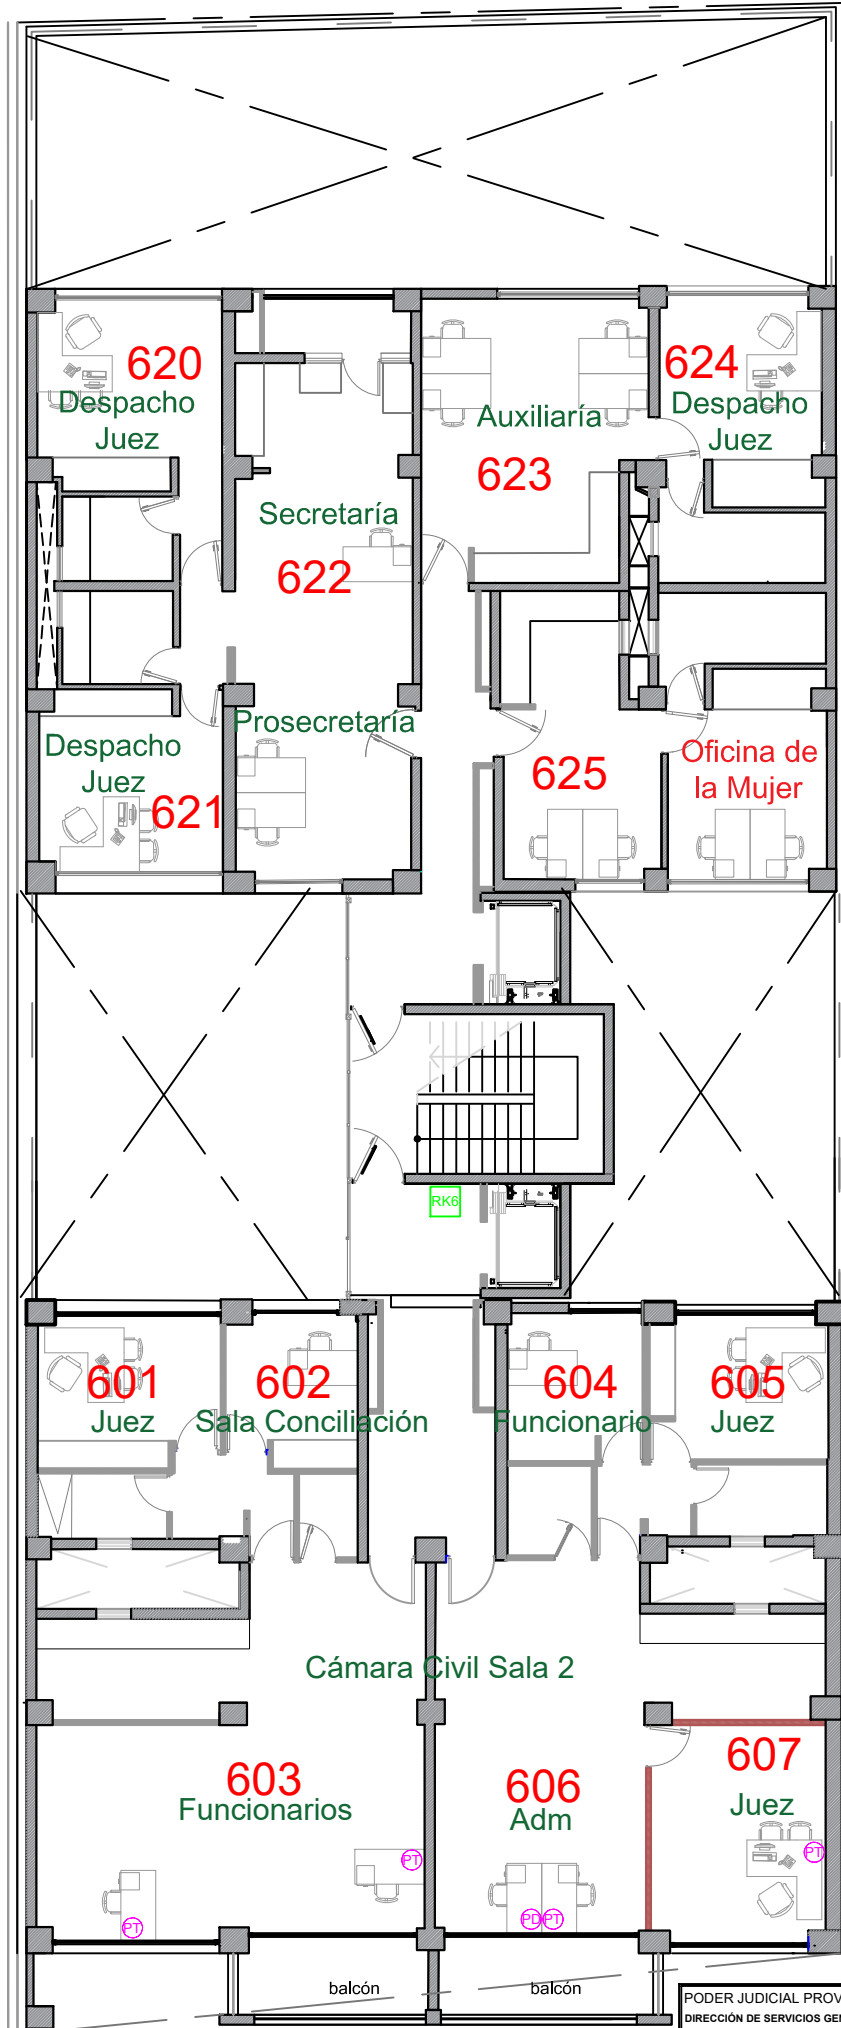

PODER JUDICIAL PROVINCIA DE SAN JUAN DIRECCIÓN DE SERVICIOS GENERALES		
DESTINO DE LA OBRA: REORG. ANEXO JUJUY	Revisión N° 11.-	
PLANO: ARQUITECTURA/ELECTRICIDAD/DATOS.	N° ANO: 33	ESCALA: 1:500 FECHA: 05/06/2023

Nivel 7° SUM

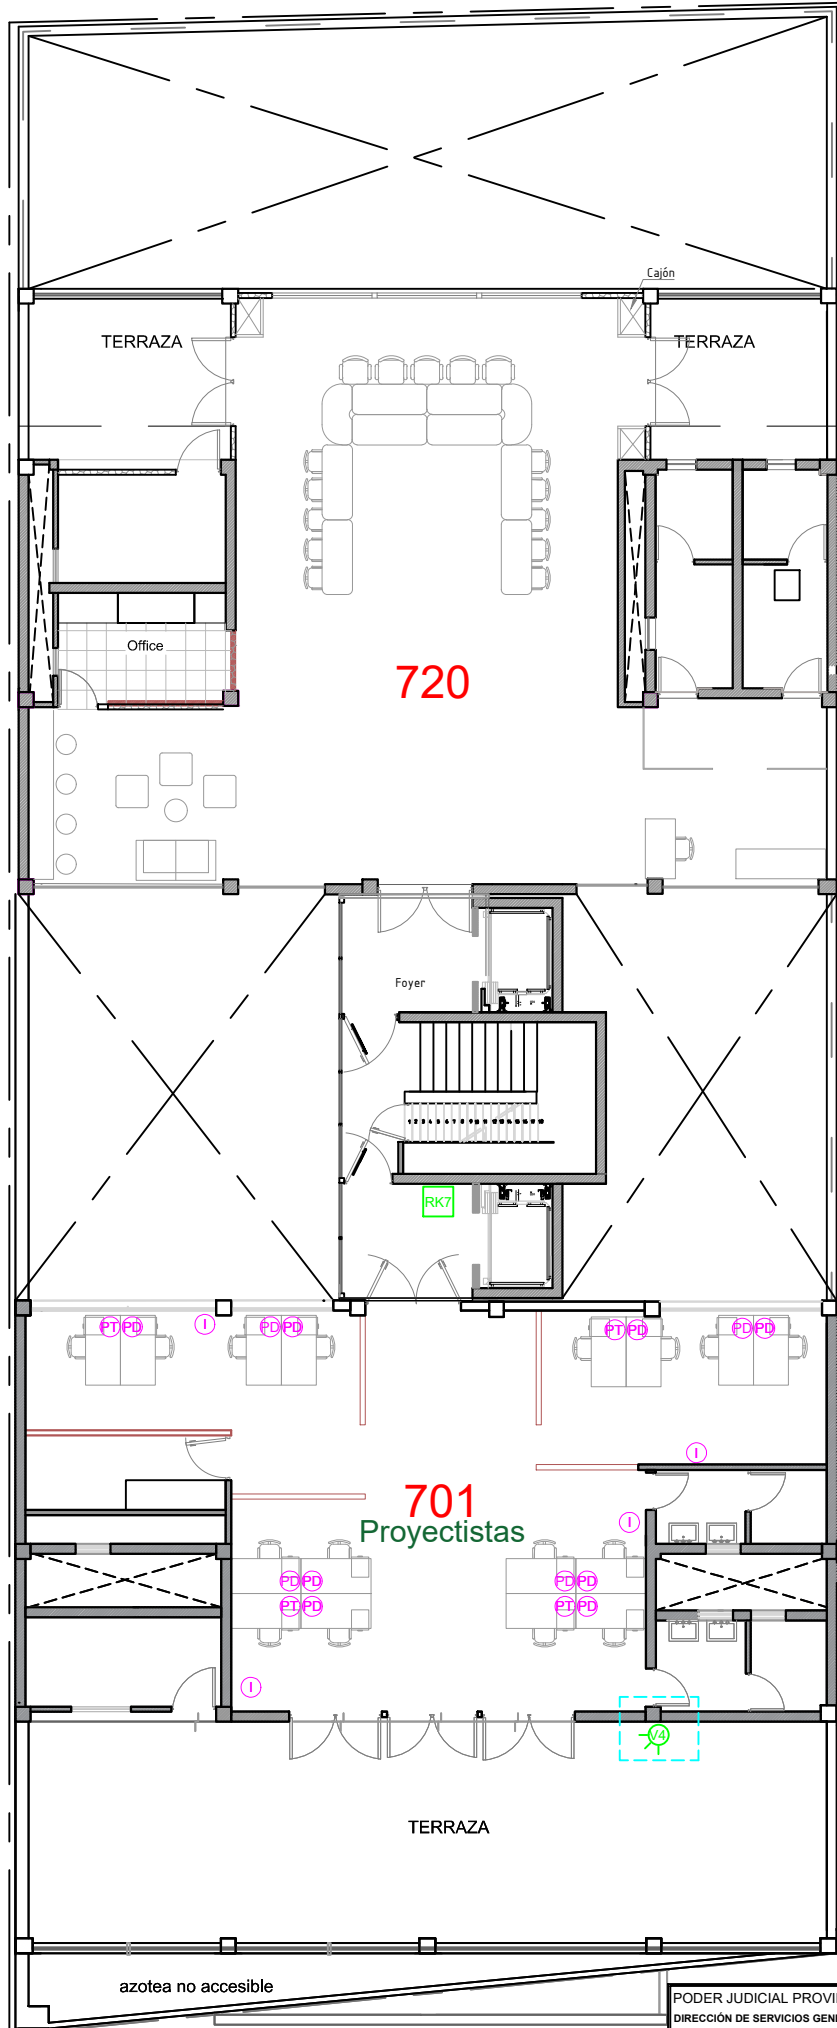

PODER JUDICIAL PROVINCIA DE SAN JUAN		
DIRECCIÓN DE SERVICIOS GENERALES		
DESTINO DE LA OBRA : REORG. ANEXO JUJUY	Revisión N° 11.-	
PLANO : ARQUITECTURA/ELECTRICIDAD/DATOS.	34	ESCALA: FICHA: 05/06/2023