



SUBSUELO

REFERENCIAS


- Plafón LED 48w, 60x60.
- Plafón LED 48w, 60x60 a reubicar .
- Iluminación de emergencia.

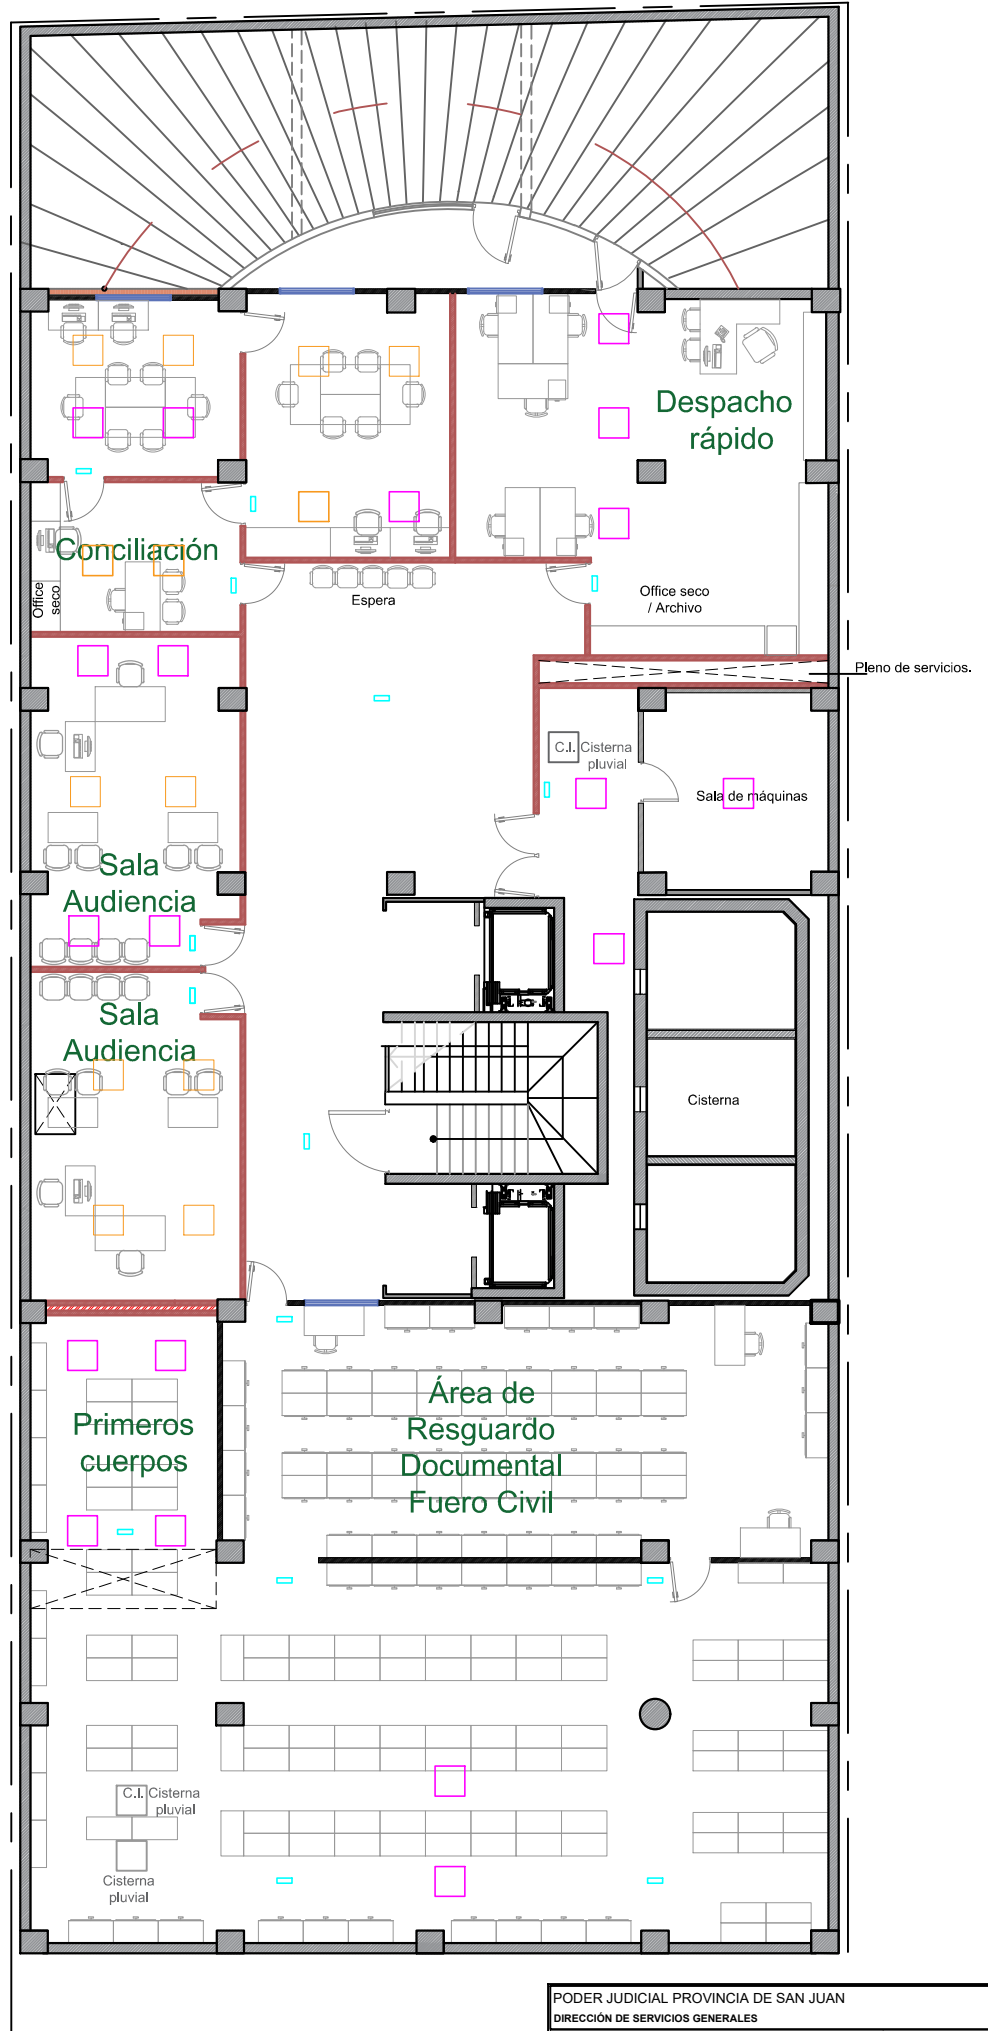

PLANTA BAJA

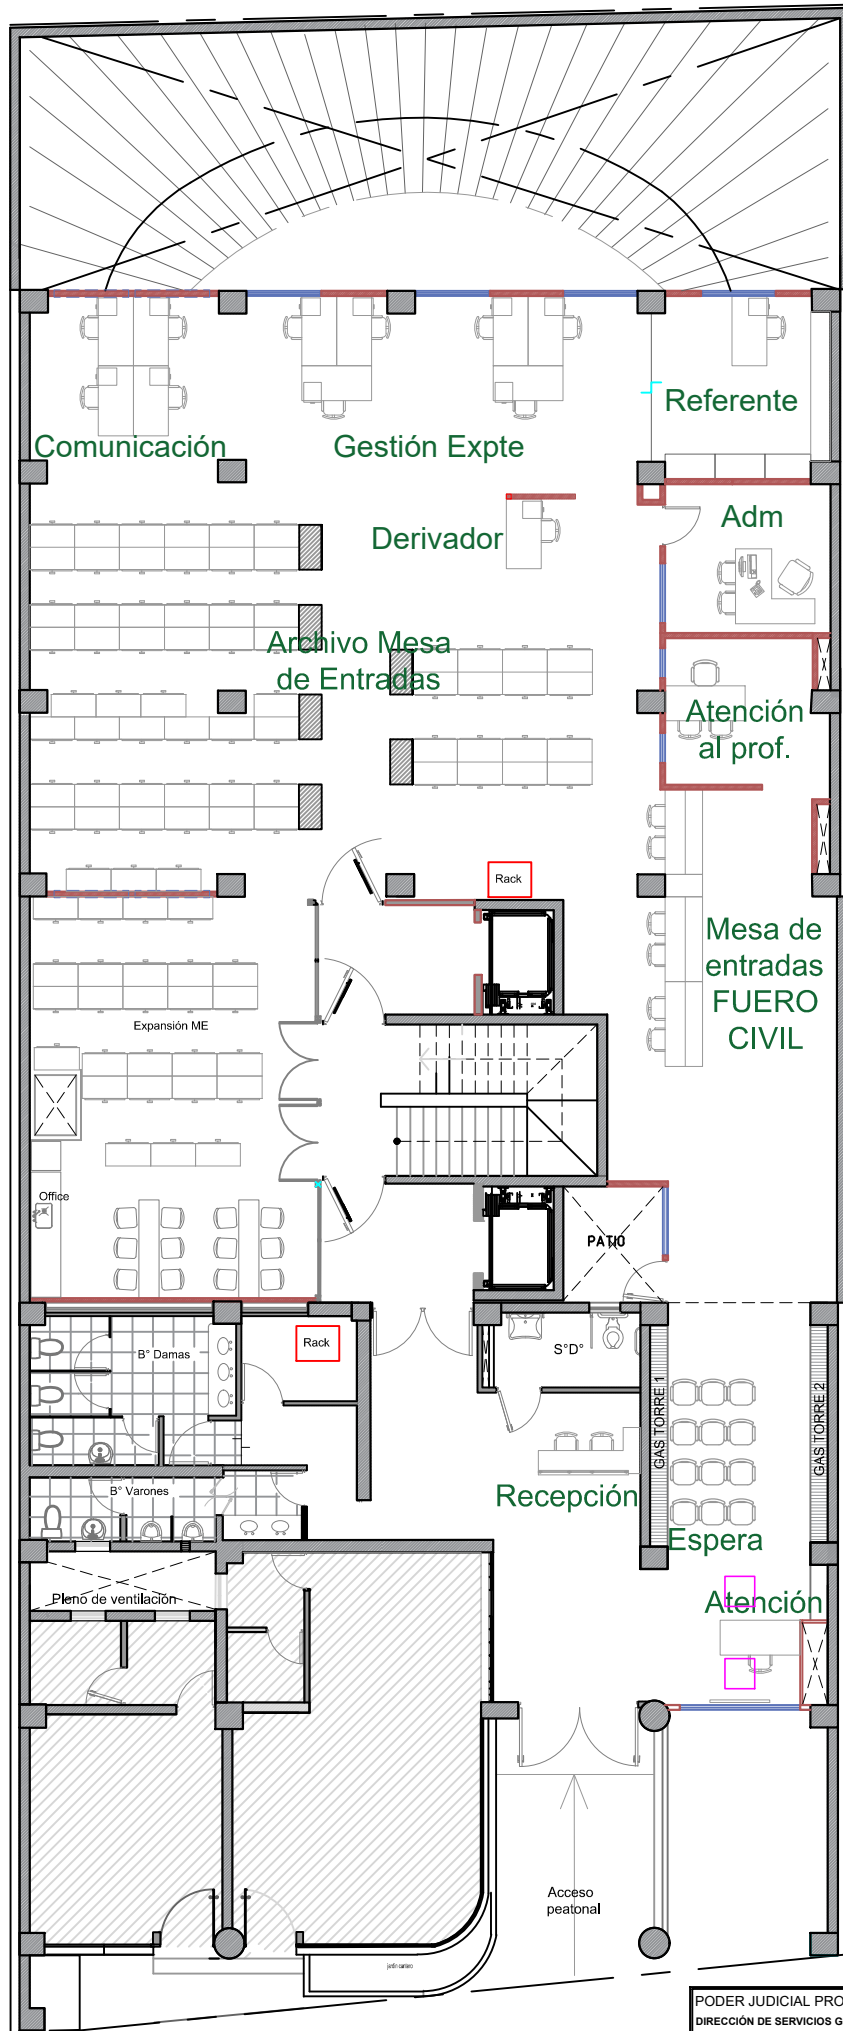

Nivel 7° SUM

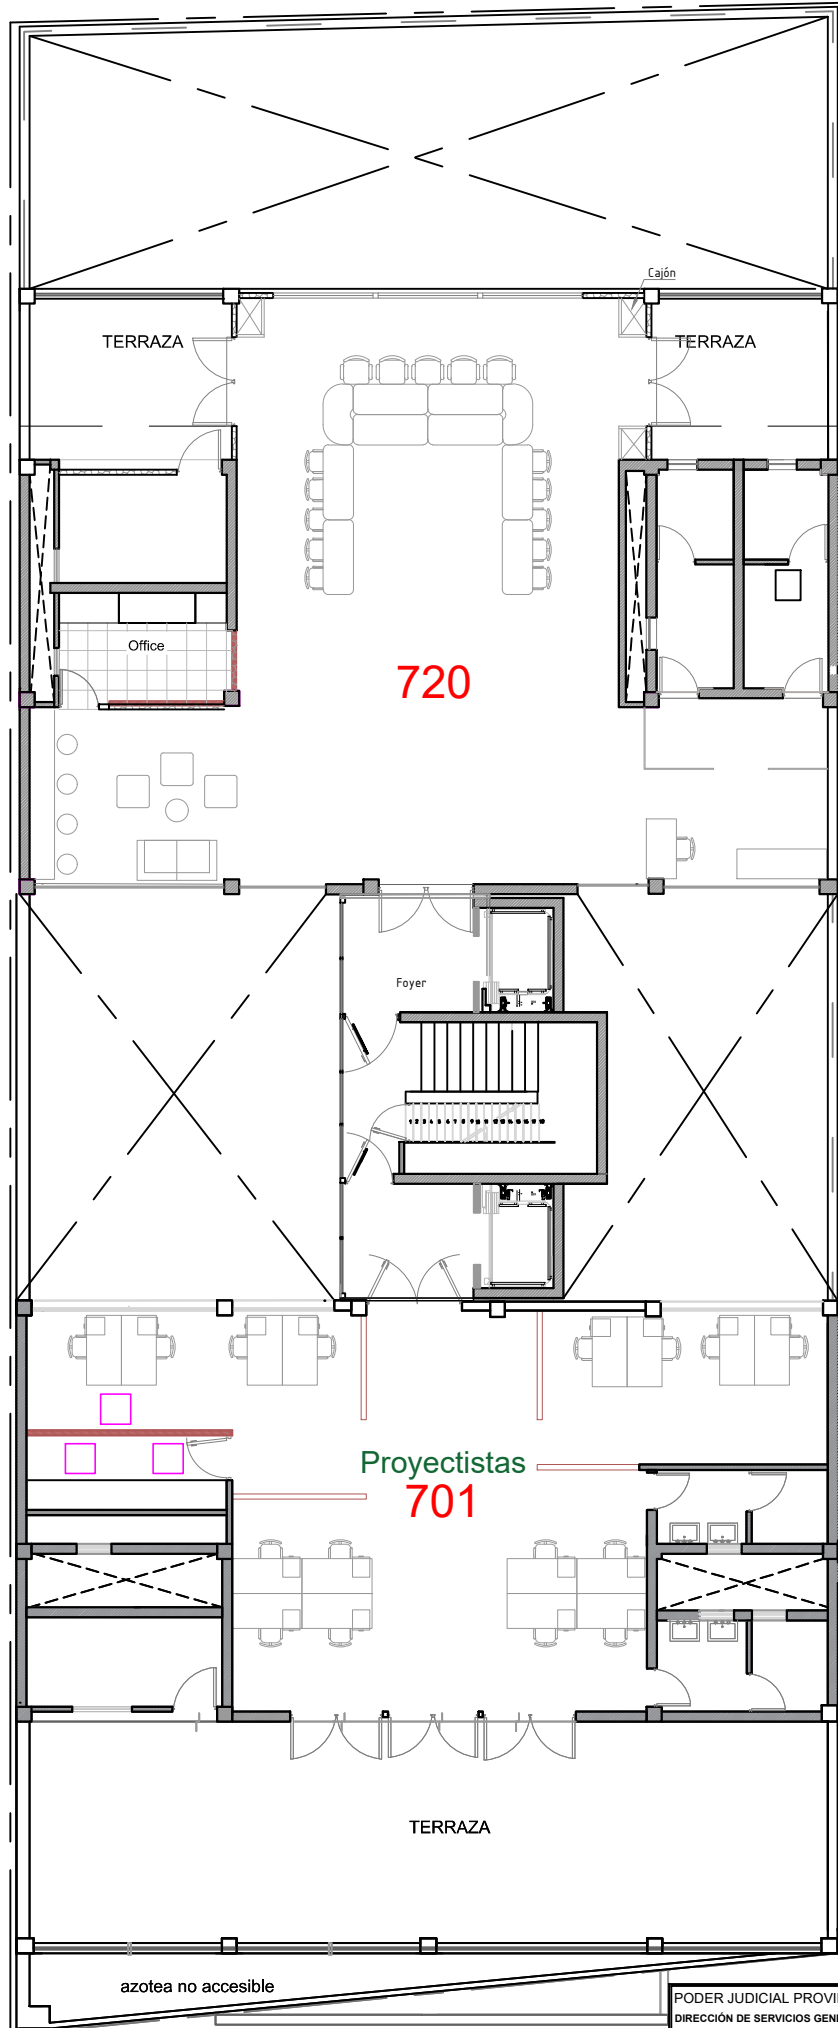

PODER JUDICIAL PROVINCIA DE SAN JUAN		
DIRECCIÓN DE SERVICIOS GENERALES		
DESTINO DE LA OBRA : REORG. ANEXO JUJUY	Revisión N° 11.-	
PLANO : ARQUITECTURA/ELECTRICIDAD/DATOS.	37	ESCALA: 1:500 FECHA: 05/06/2023